

PLANTA BAJA

Instalación sanitaria – Planta Baja


Referencias

- Extintor ABC 5Kg.
- Extintor C02 3,5Kg.

Nota: Los caños que estén en contacto con el suelo absorbente deberán cumplir con la reglamentación dispuesta por el Distrito Hierro Fundido

2017 Jefatura de gabinete de ministros
Secretaría de Integración Social y Urbana - GCBA

DIRECCIÓN GENERAL DE OBRAS PROYECTO Y DISEÑO URBANO	
NOMBRE DE OBRA: Vivienda Nueva YPF – Etapa 1	
TIPOLOGÍA: VA-01A – VA-01B – VA-02A – VA-02B	
TIPO DE PLANO: Instalación sanitaria – Planta Baja	ESCALA: 1:50

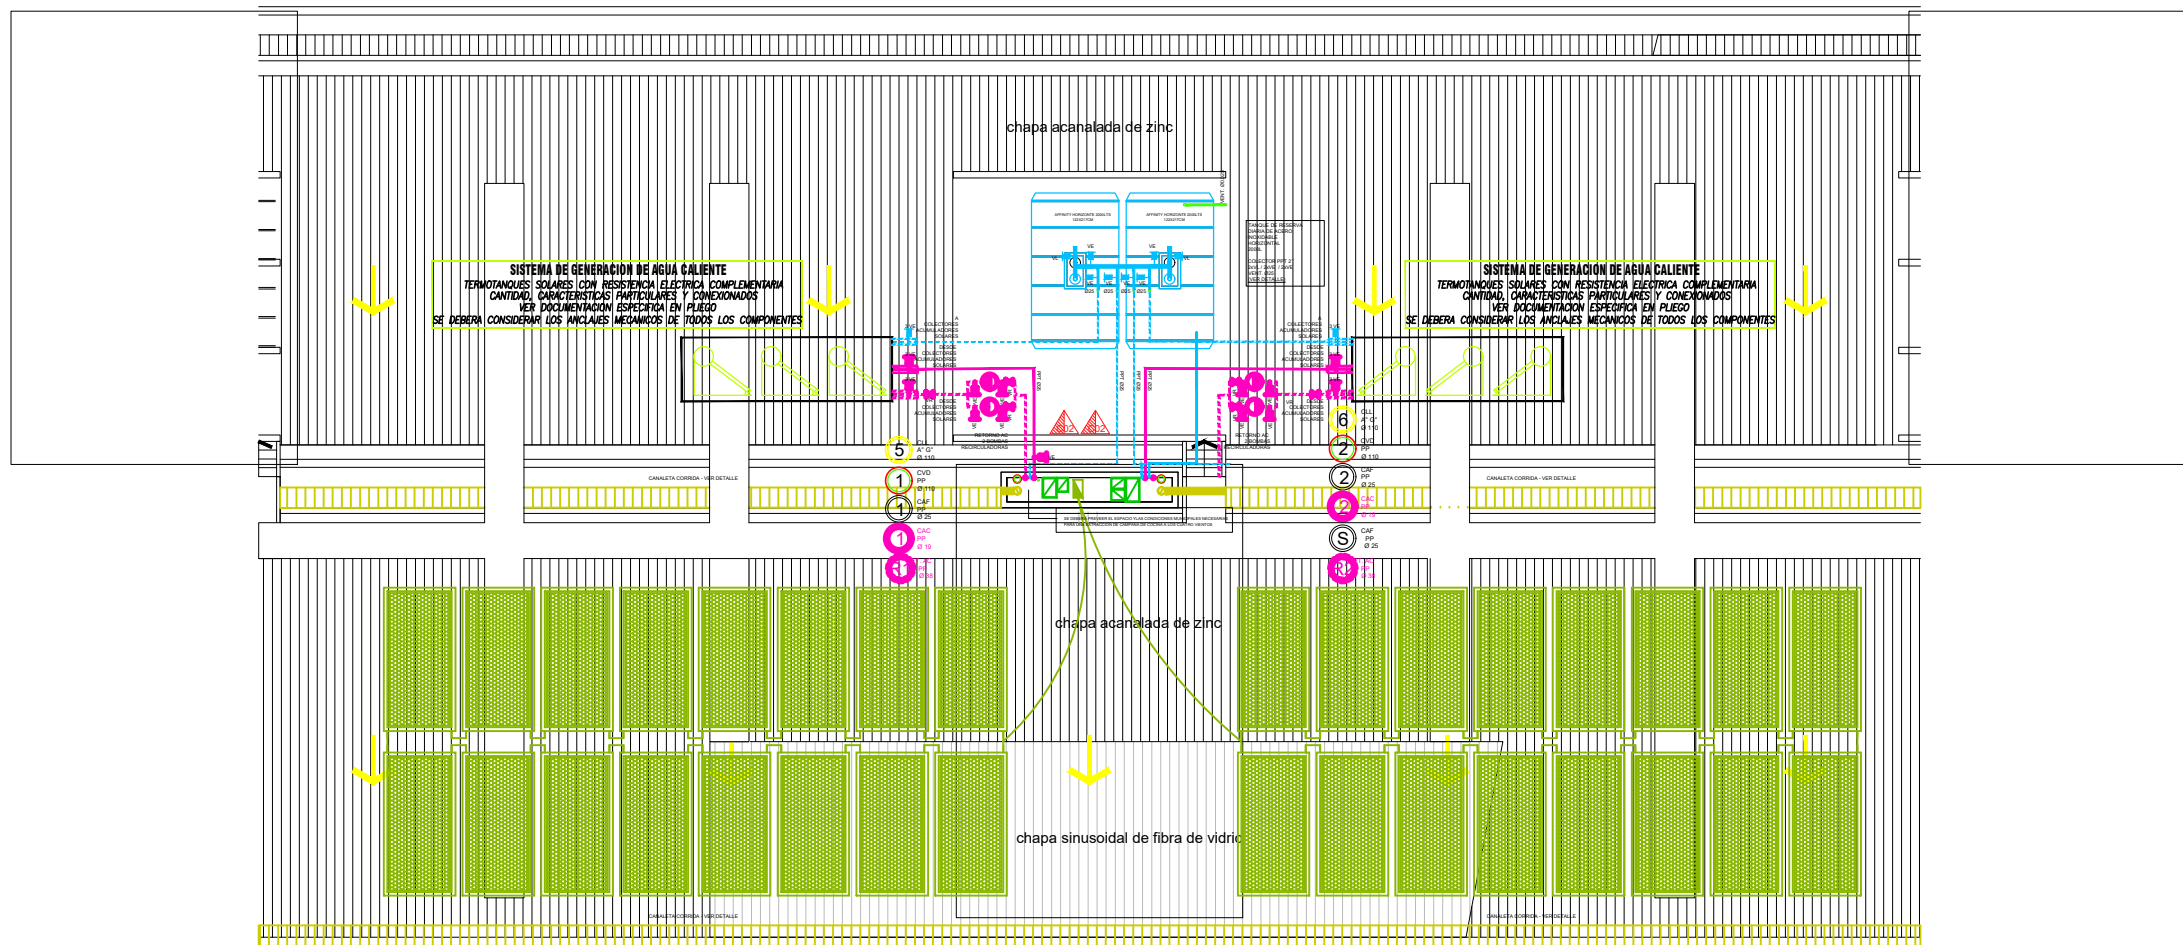


PLANTA DE TECHOS

Instalación sanitaria – Planta de techos

Referencias

- Extintor ABC 5Kg.
- Extintor C02 3,5Kg.

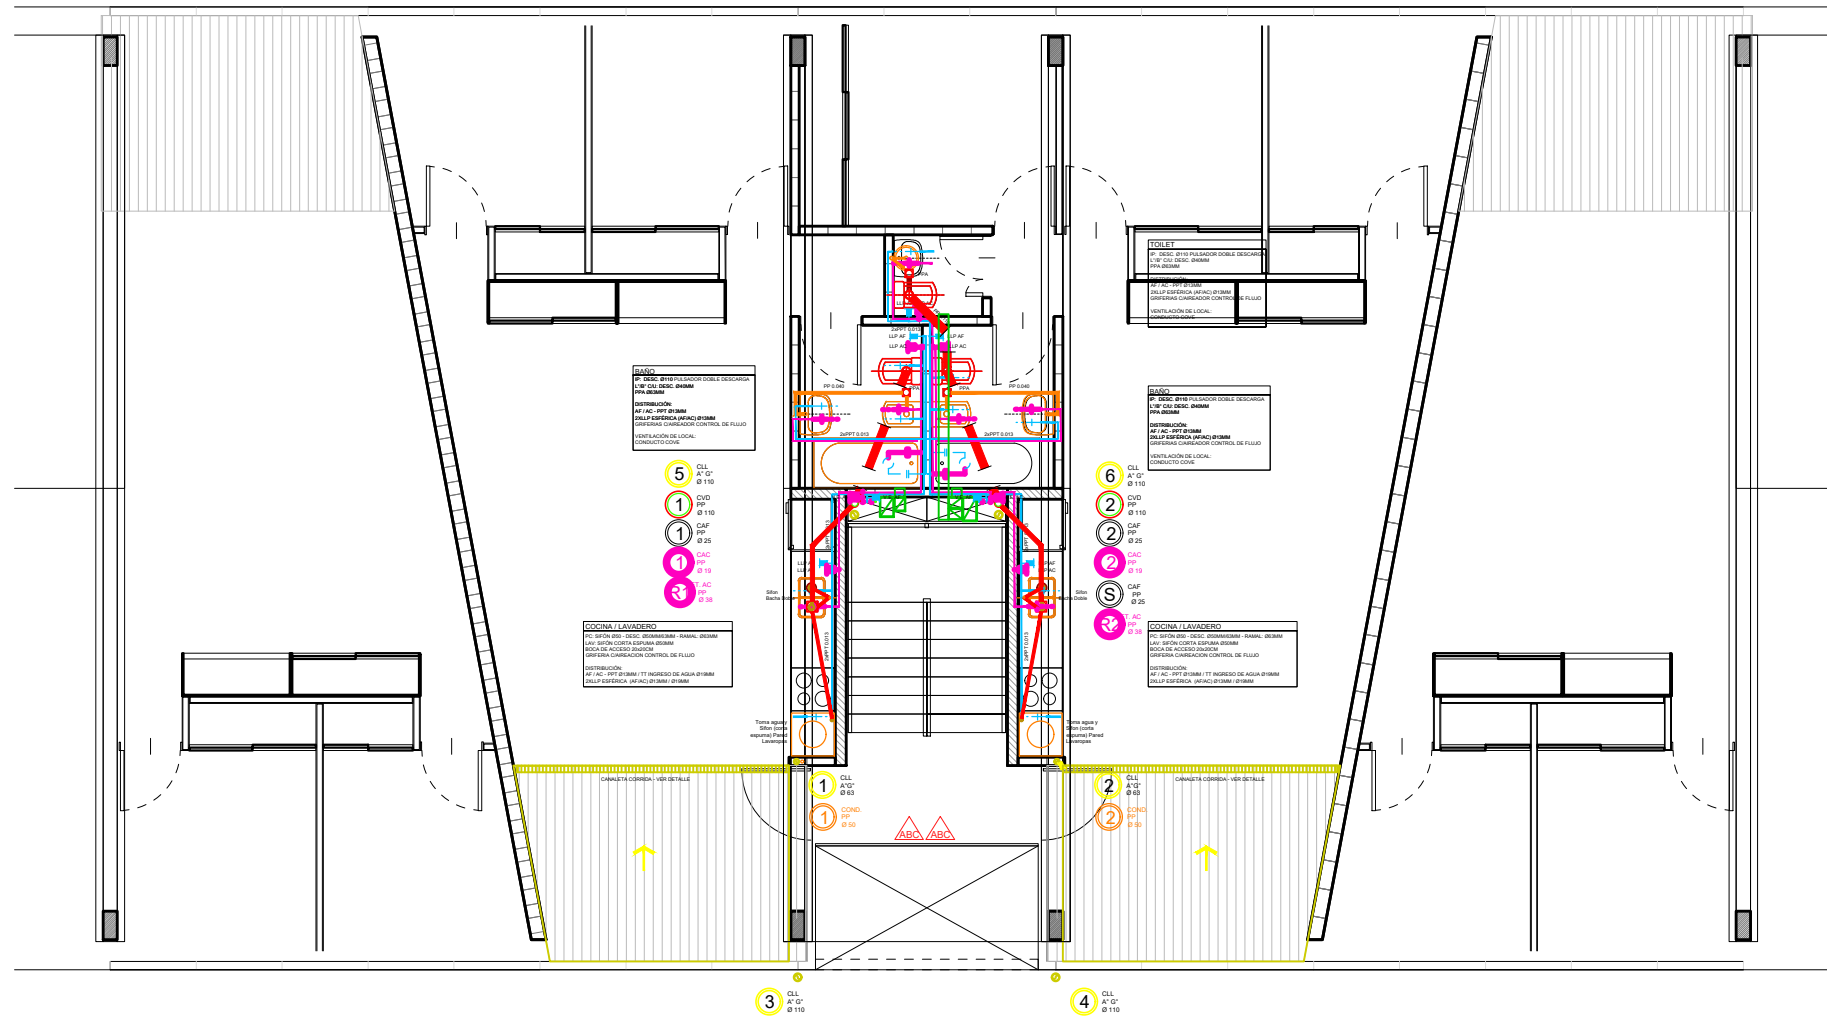

2017 Jefatura de gabinete de ministros	
Secretaría de Integración Social y Urbana - GCBA	
DIRECCIÓN GENERAL DE OBRAS PROYECTO Y DISEÑO URBANO	
NOMBRE DE OBRA: Vivienda Nueva YPF – Etapa 1	
TIPOLOGÍA: VA-01A – VA-01B – VA-02A – VA-02B	
TIPO DE PLANO: Instalación sanitaria – Planta de techos	ESCALA: 1:50




PLANTA TIPO

Instalación sanitaria – Planta Tipo

Referencias

-  Extintor ABC 5Kg.
-  Extintor C02 3,5Kg.

2017	Jefatura de gabinete de ministros	
	Secretaría de Integración Social y Urbana - GCBA	
	DIRECCIÓN GENERAL DE OBRAS PROYECTO Y DISEÑO URBANO	
	NOMBRE DE OBRA: Vivienda Nueva YPF – Etapa 1	
TIPOLOGÍA: VA-01A – VA-01B – VA-02A – VA-02B		
TIPO DE PLANO: Instalación sanitaria – Planta tipo		ESCALA: 1:50

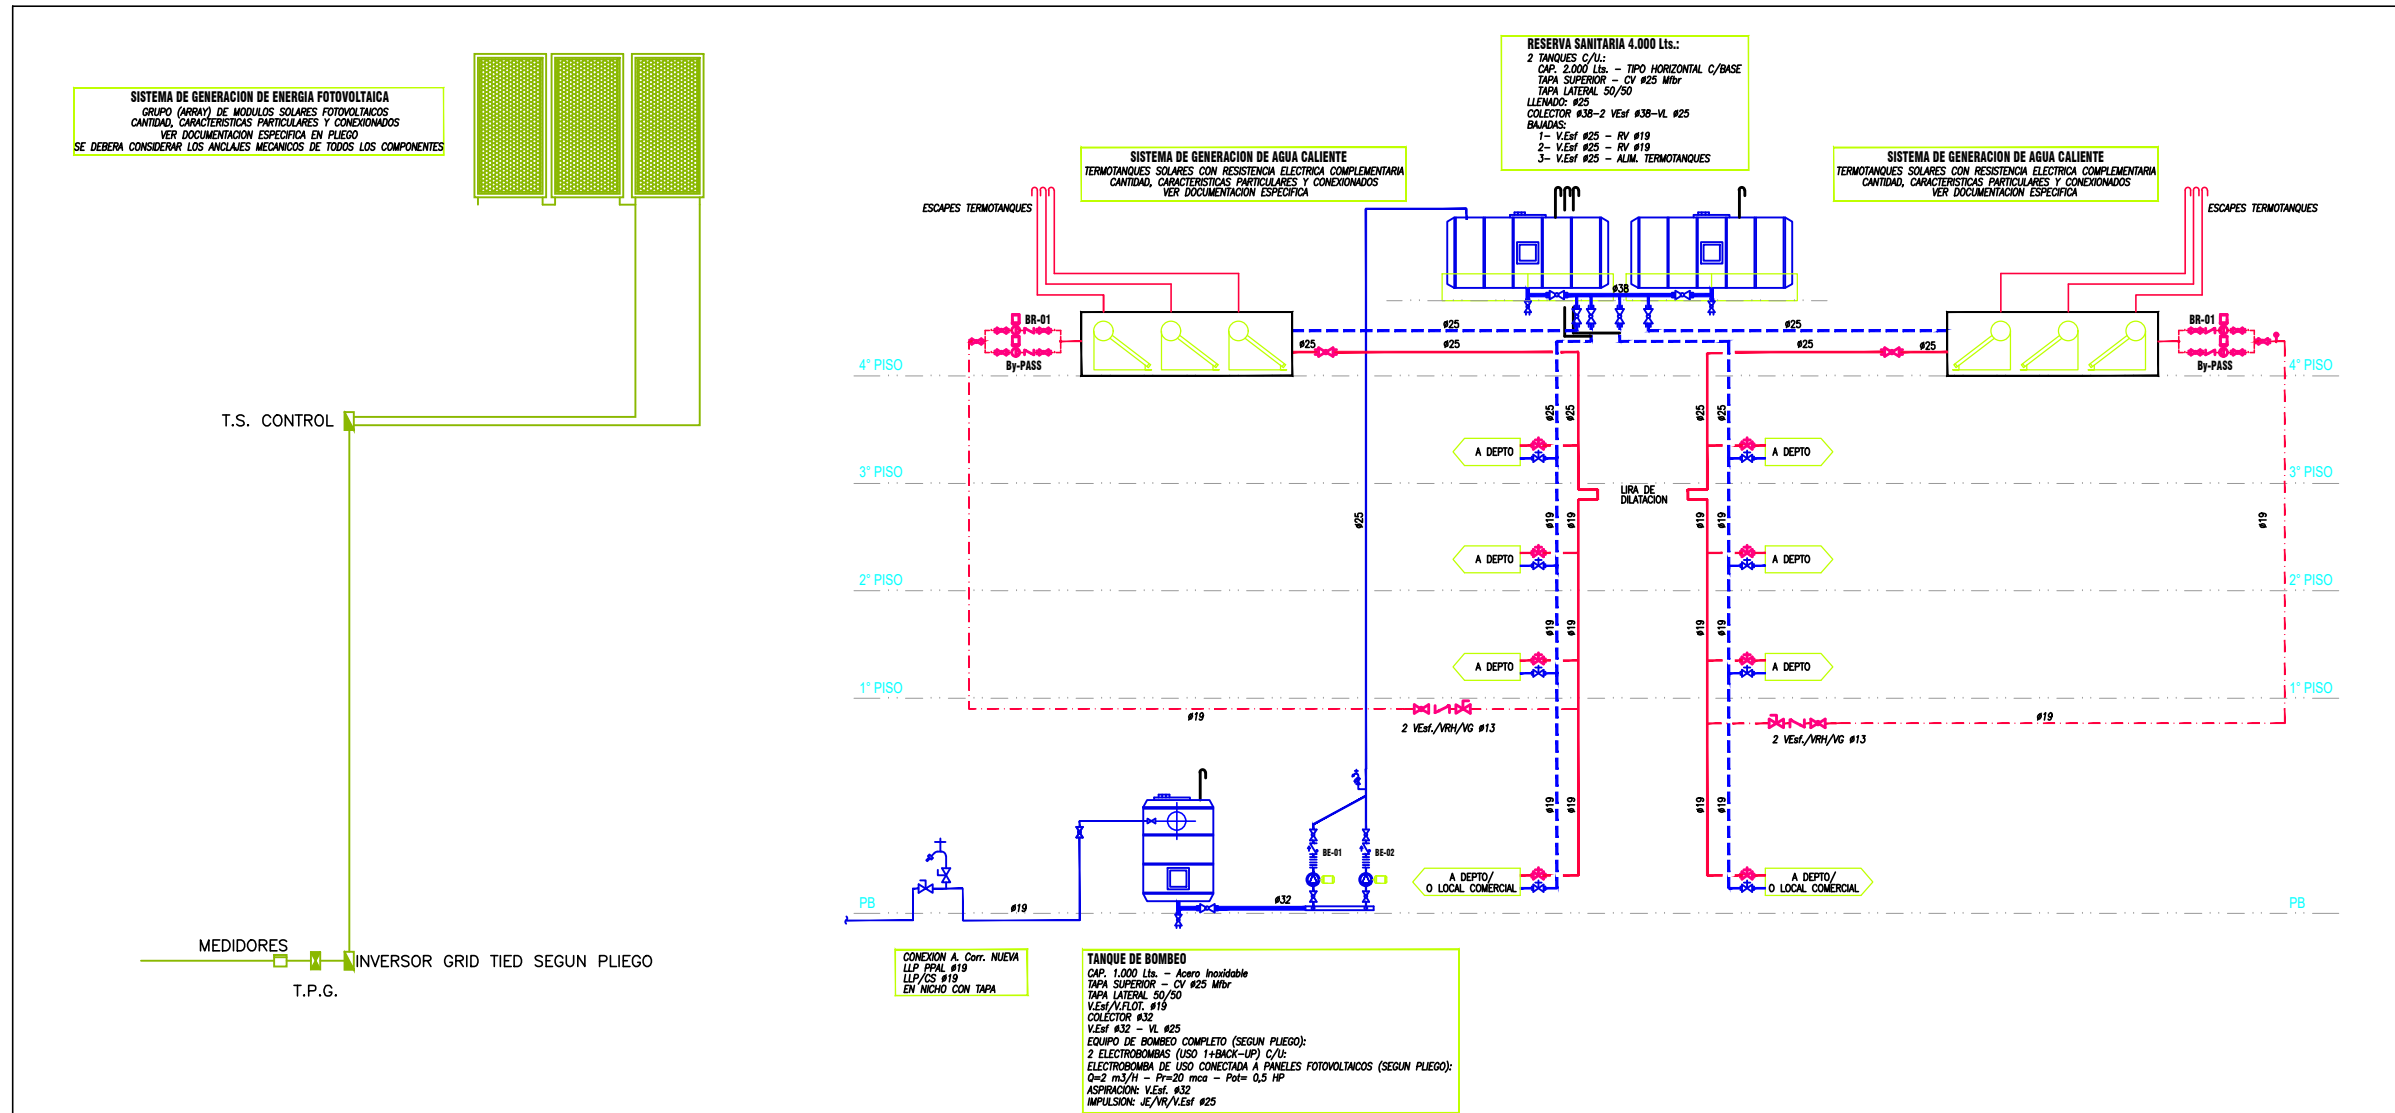

REFUNCIONALIZACION VILLA 31 - TIPOLOGIA BLOQUE

ESQUEMA DE DISTRIBUCION DE AGUA FRIA Y CALIENTE

SIMBOLOGIA Y REFERENCIAS	CAÑERIAS:	VALVULAS Y GRIFERIAS:	NOMENCLATURAS:	NOTAS:
	<p>--- AGUA FRIA</p> <p>--- AGUA CALIENTE ALIMENTACION</p> <p>--- AGUA CALIENTE RETORNO</p>	<p>LLAVE DE PASO AF/AC</p> <p>VALVULA ESFERICA AF/AC</p> <p>VALVULA GLOBO (VG)</p> <p>VALVULA DE RETENCION AC (VR)</p> <p>TERMOSTATO CONTROL CON TABLERO</p>	<p>AF: AGUA FRIA</p> <p>AC: AGUA CALIENTE</p> <p>RAC: RETORNO AGUA CALIENTE</p> <p>TT: TERMOTANQUE</p> <p>BR: BOMBA RECIRCULADORA</p> <p>BE: BOMBA ELEVADORA</p> <p>CY: CARO DE VENTILACION</p> <p>Mbr: MALLA DE BRONCE</p>	