

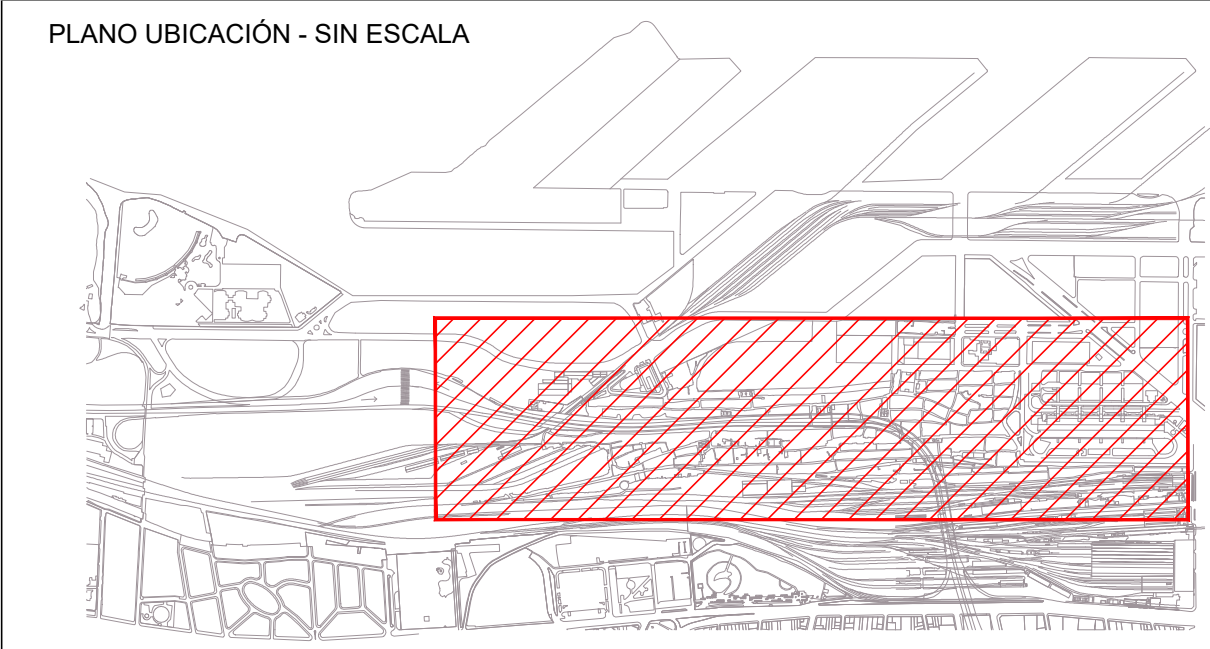


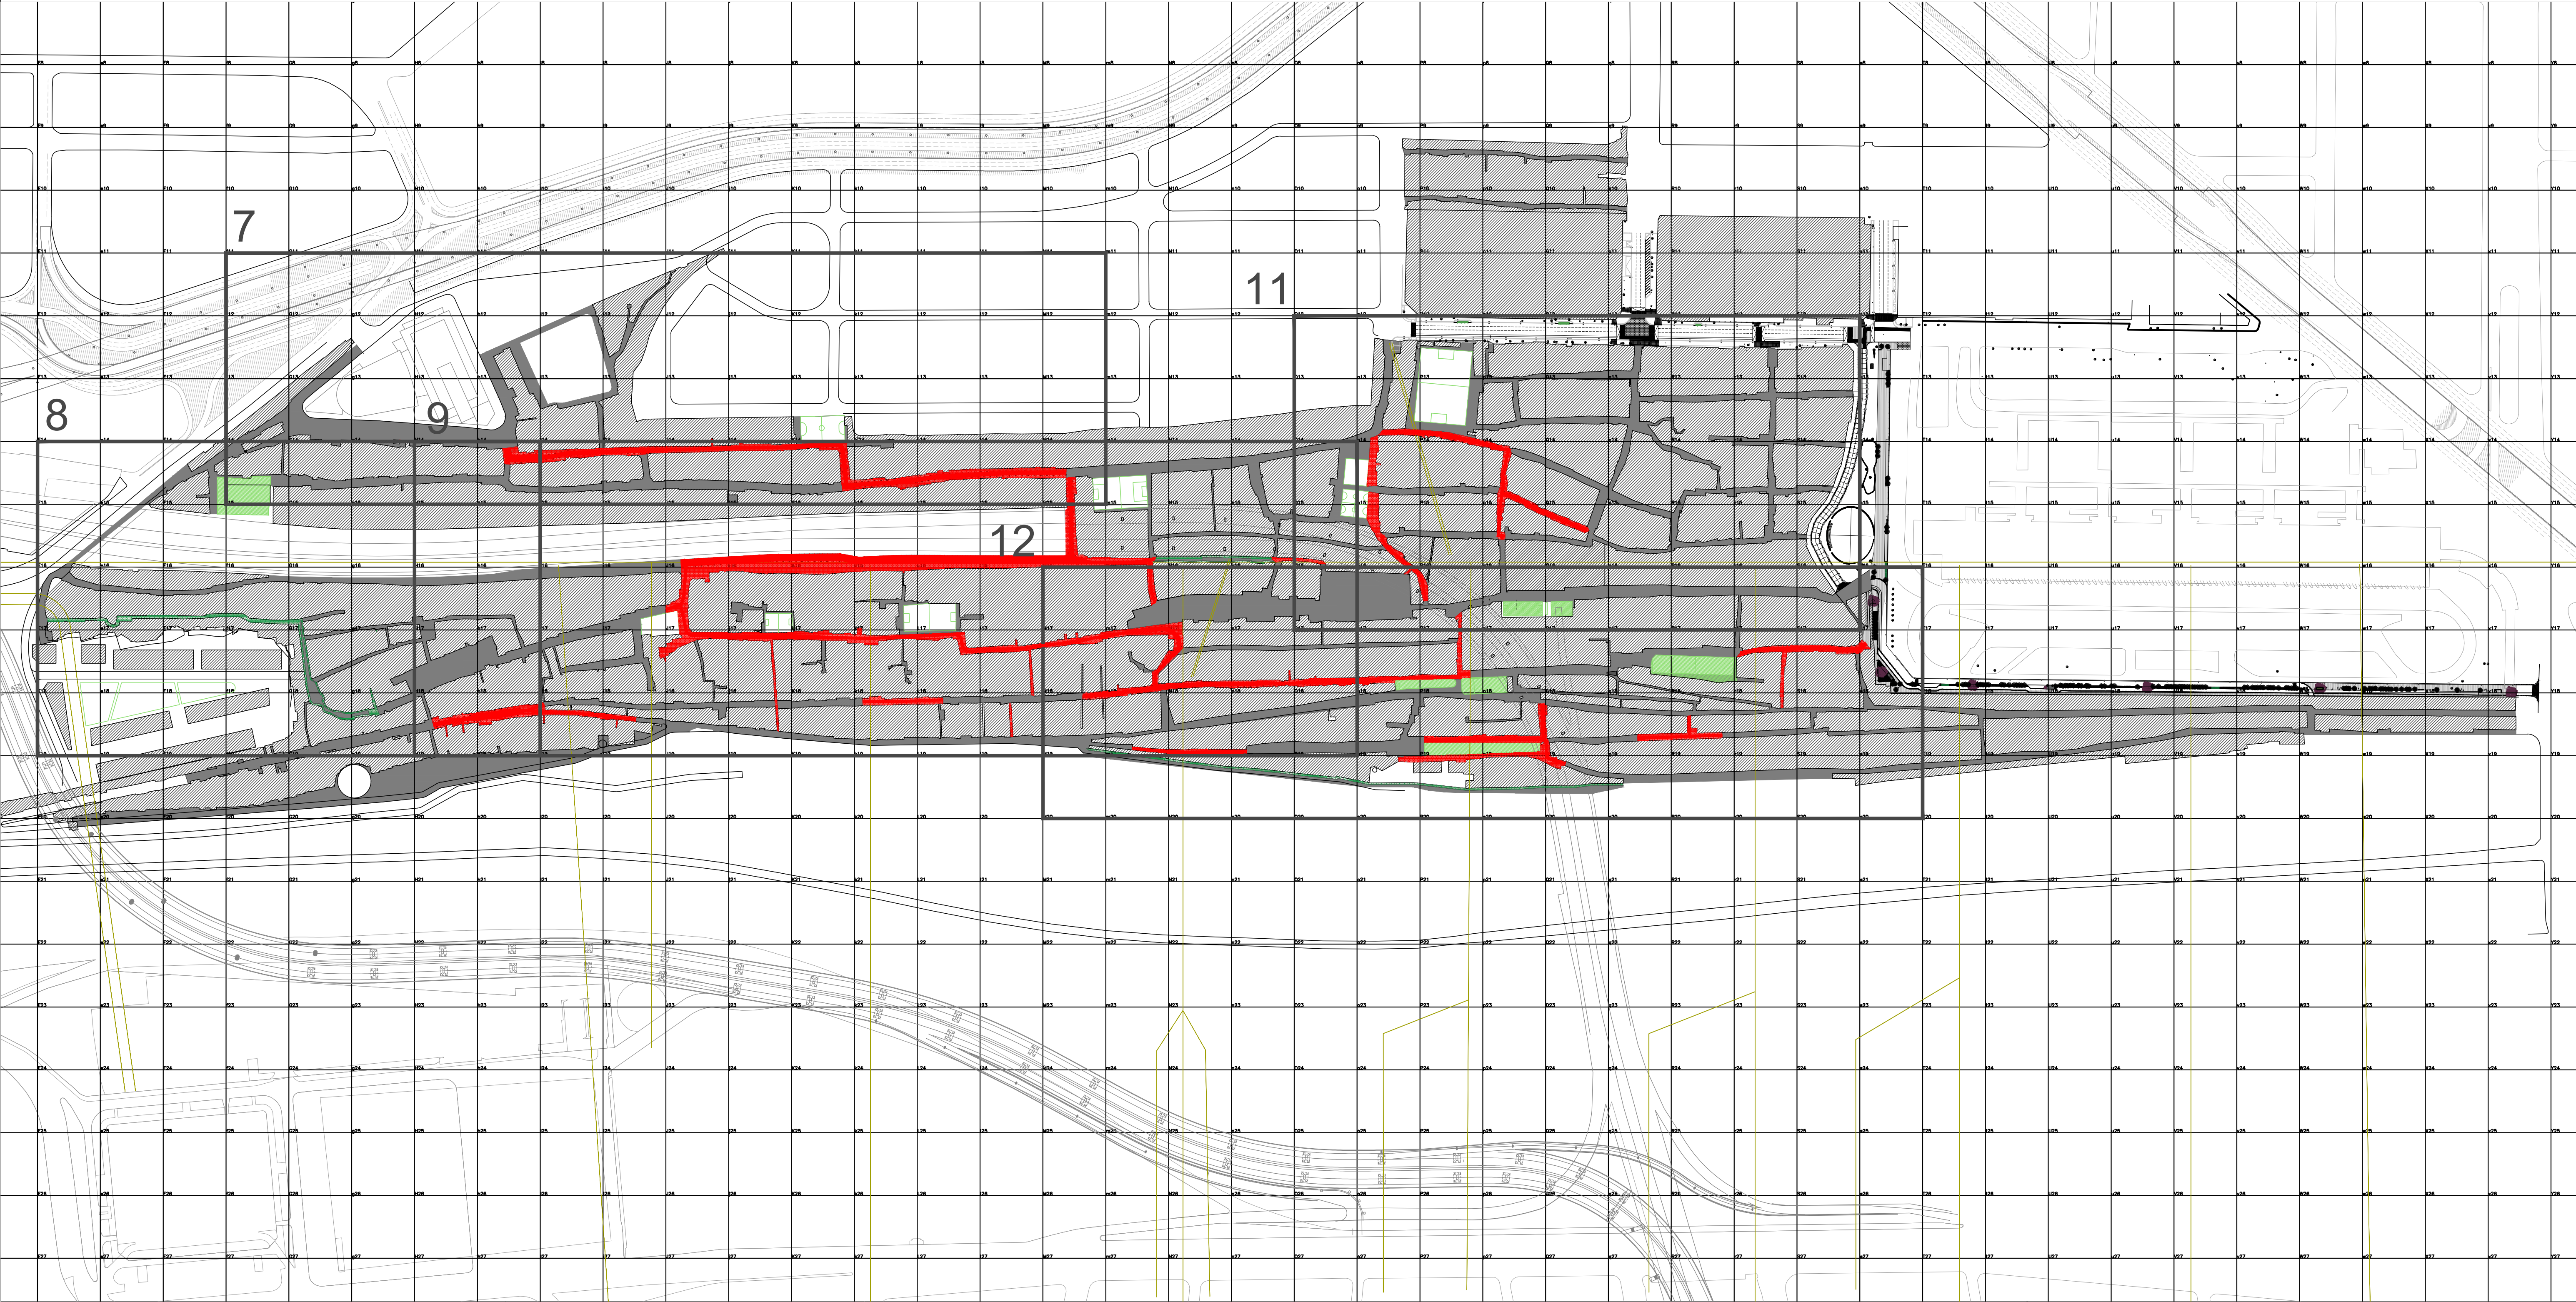

ANEXO 8

Documentación del Proyecto Renovación de Infraestructura - Sectores



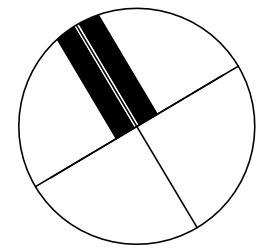


NOTAS:
1. La grilla tiene un tamaño de 50 m x 50 m

- REFERENCIAS:
- SECTOR 7: BARRIO COMUNICACIONES / YPF
 - SECTOR 8: BARRIO CRISTO OBRERO
 - SECTOR 9: BARRIO FERROVIARIO
 - SECTOR 11: BARRIO GÜEMES
 - SECTOR 12: BARRIO FERROVIARIO / PLAYÓN ESTE
- READECUAMIENTO DE TEJIDO INFRAESTRUCTURA COMPLETA
- READECUAMIENTO DE TEJIDO AGUA POTABLE + ALUMBRADO PÚBLICO

PLANO APTO PARA LICITACIÓN, NO APTO PARA CONSTRUCCIÓN

2017		Jefatura de Gabinete de Ministros Secretaría de Integración Social y Urbana - GCBA	
NOMBRE OBRA: RENOVACIÓN DE INFRAESTRUCTURA PLANO: R100GEN-ID0101		DESCRIPCIÓN: IDENTIFICACIÓN DE RENOVACIÓN DE INFRAESTRUCTURA	
DIRECCIÓN GENERAL DE OBRAS PROYECTOS Y DISEÑO URBANO		REVISIÓN: R01	
ÁREA: BARRIO 31 CARLOS MUGICA		ESCALA: 1:2500	
		FECHA:	

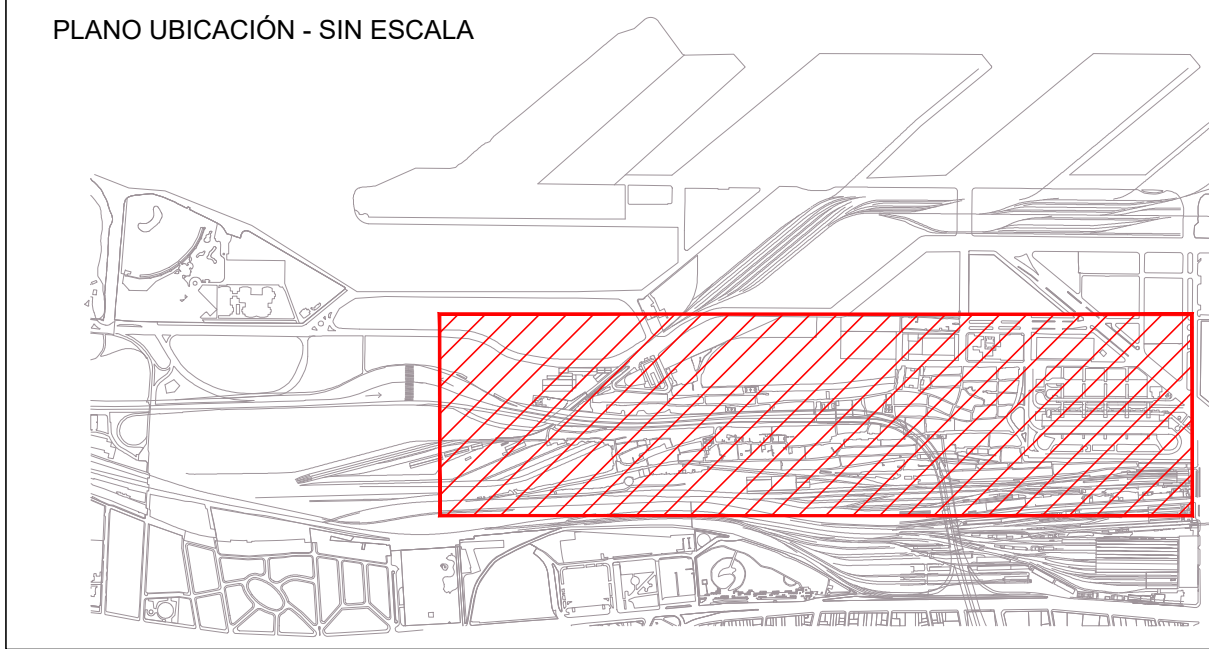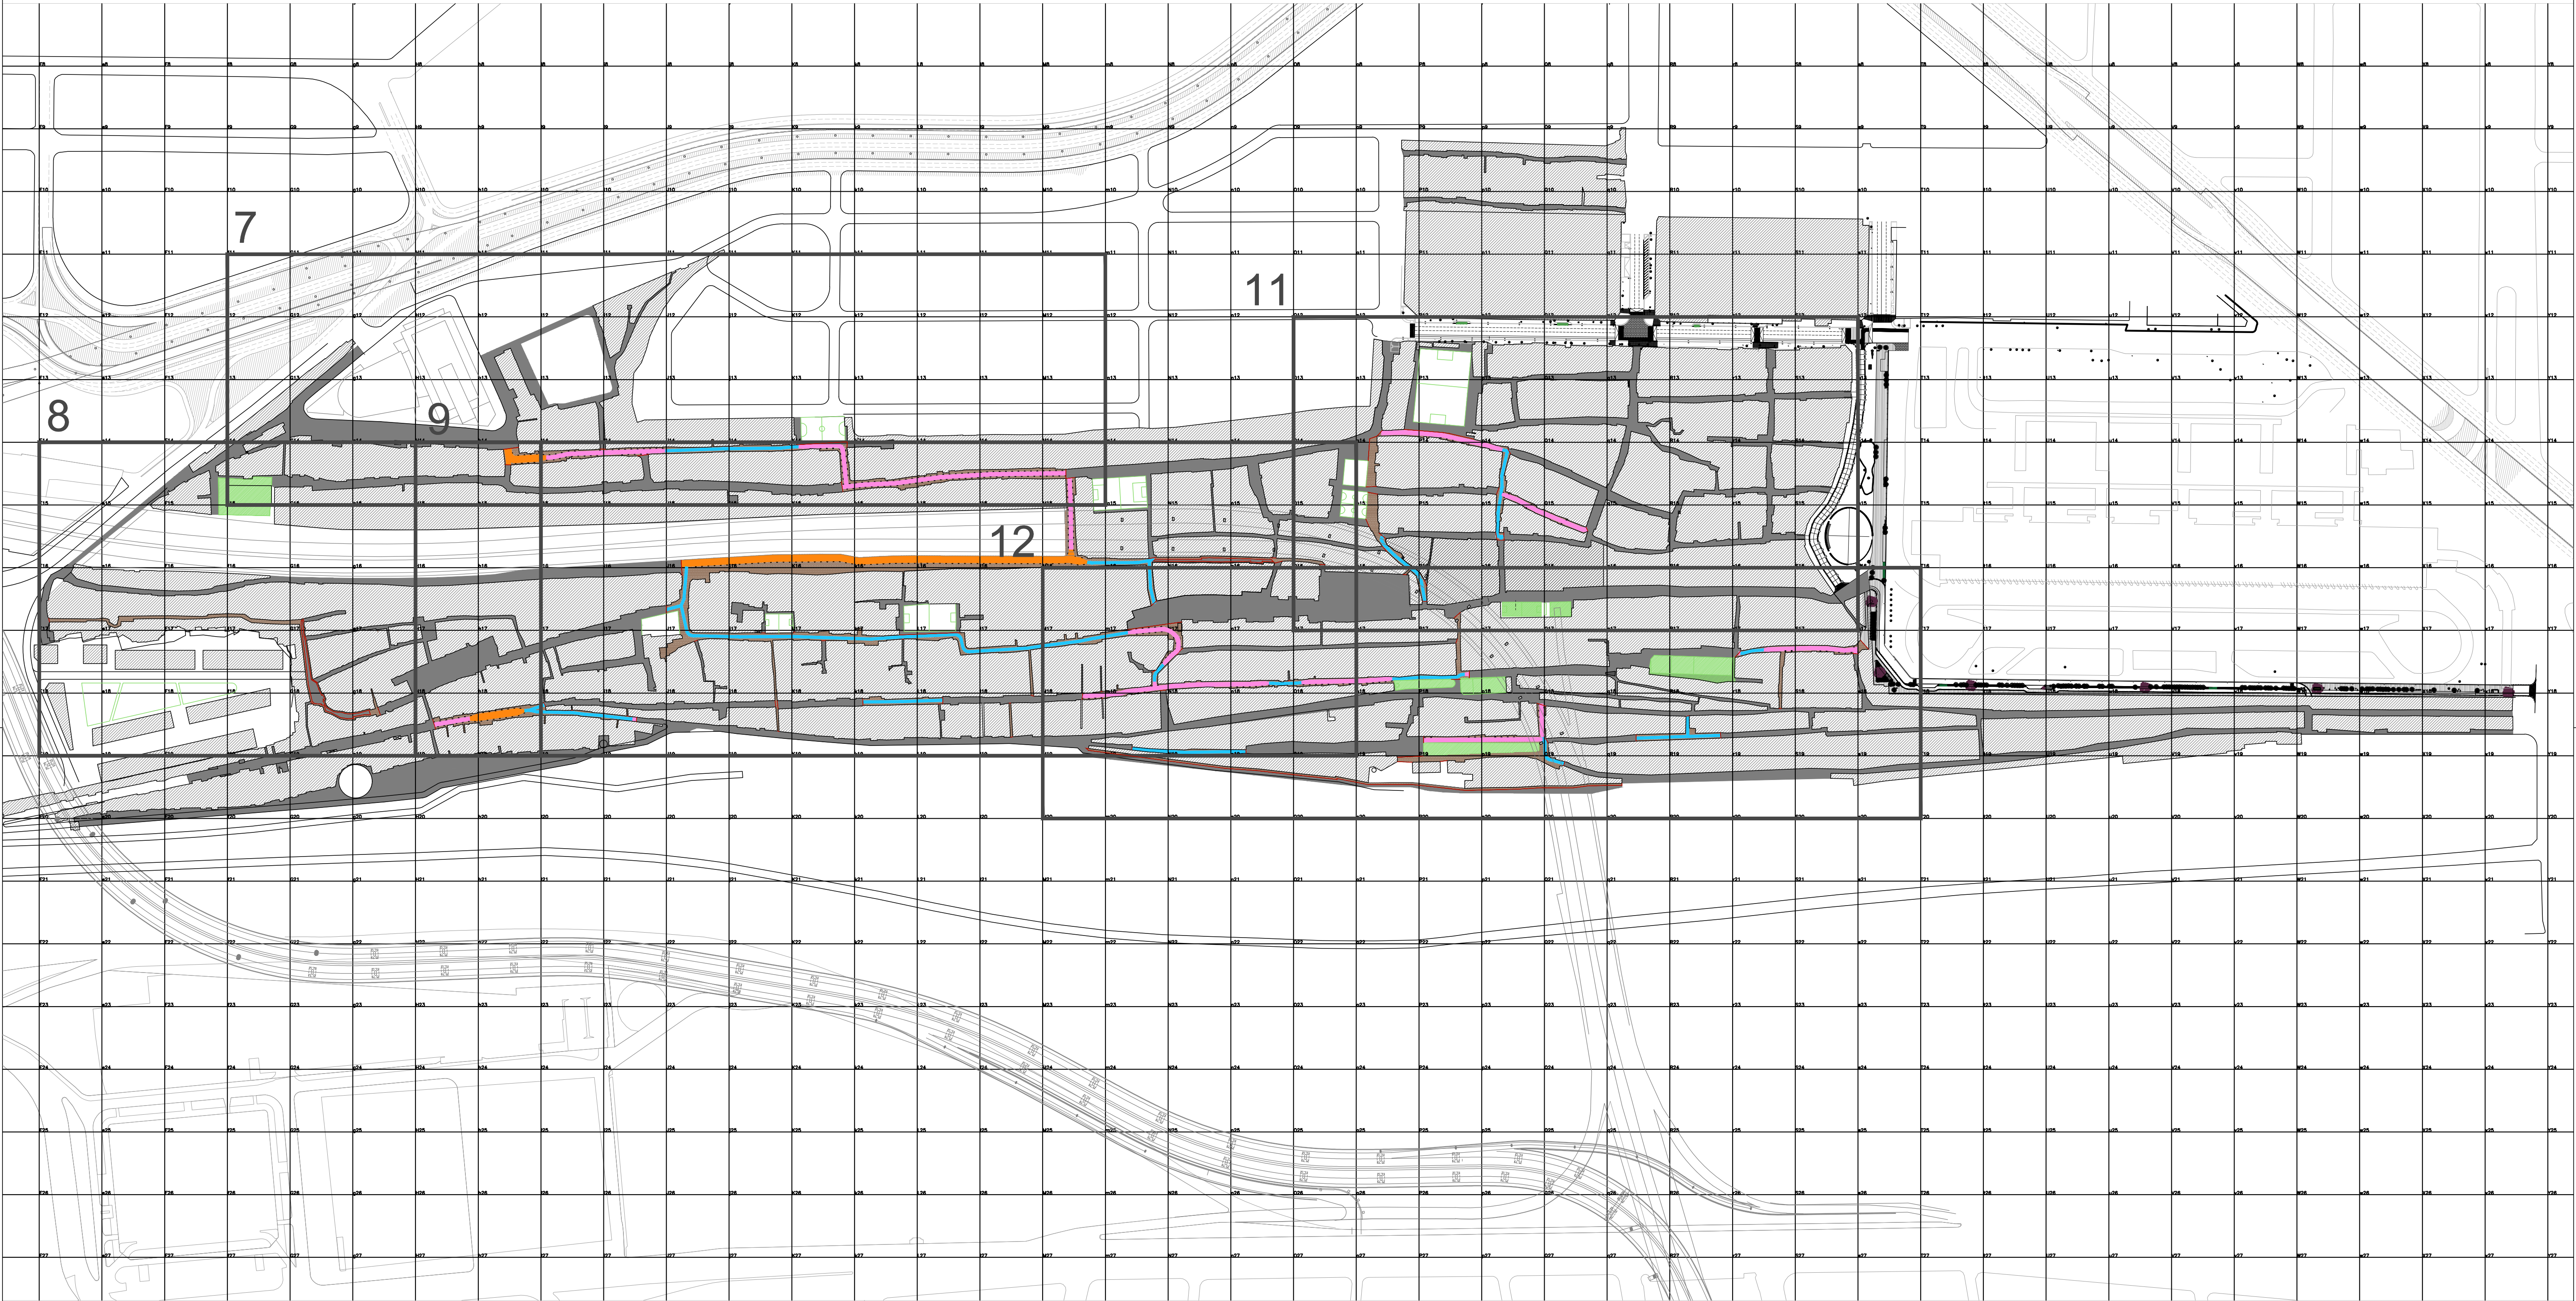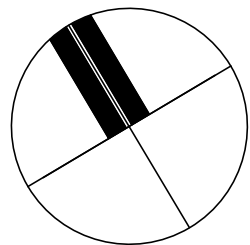

NOTAS:

1. Niveles referidos a +/-0,00 I.G.N.

2. La grilla tiene un tamaño de 50 m x 50 m

3. Para los encuentros de calles con distinto ancho ver plano detalle.

4. Las veredas con un ancho menor a 0.80m no llevarán canteros.

5. Las calles con un ancho menor a 2.20m no llevarán canteros.

REFERENCIAS:

Pavimento existente

Calle pavimentada ancho +2.20M (1 mano)

Punto Arranque colocación

A= Módulo de 5m

C1- Cantero tipo 1 (0.40x0.40m). Ver plano detalle

Obra existente

Calle pavimentada ancho +3.20M (1 mano)

A= Módulo de 5m

Viga de Confinamiento. Ver plano detalle

Plazas / canchas

Calle pavimentada ancho +5.50M (Doble mano ó sobrepaso)

B= Módulo de Ajuste (Variable)

Vereda de intertrabado

C= Módulo atípico (sin canteros)

2017

Jefatura de Gabinete de Ministros
Secretaría de Integración Social y Urbana - GCBA


NOMBRE OBRA: RENOVACIÓN DE INFRAESTRUCTURA
PLANO: R100GEN-PV0201

DESCRIPCIÓN: PAVIMENTOS, VEREDAS Y CANTEROS - LAYOUT GENERAL


DIRECCIÓN GENERAL DE OBRAS PROYECTOS Y DISEÑO URBANO

REVISIÓN: R01
ESCALA: 1:2500
FECHA:

ÁREA: BARRIO 31 CARLOS MUGICA

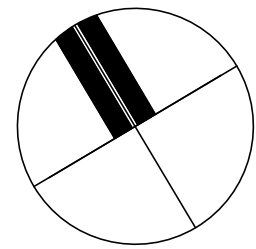

PLANO UBICACIÓN - SIN ESCALA

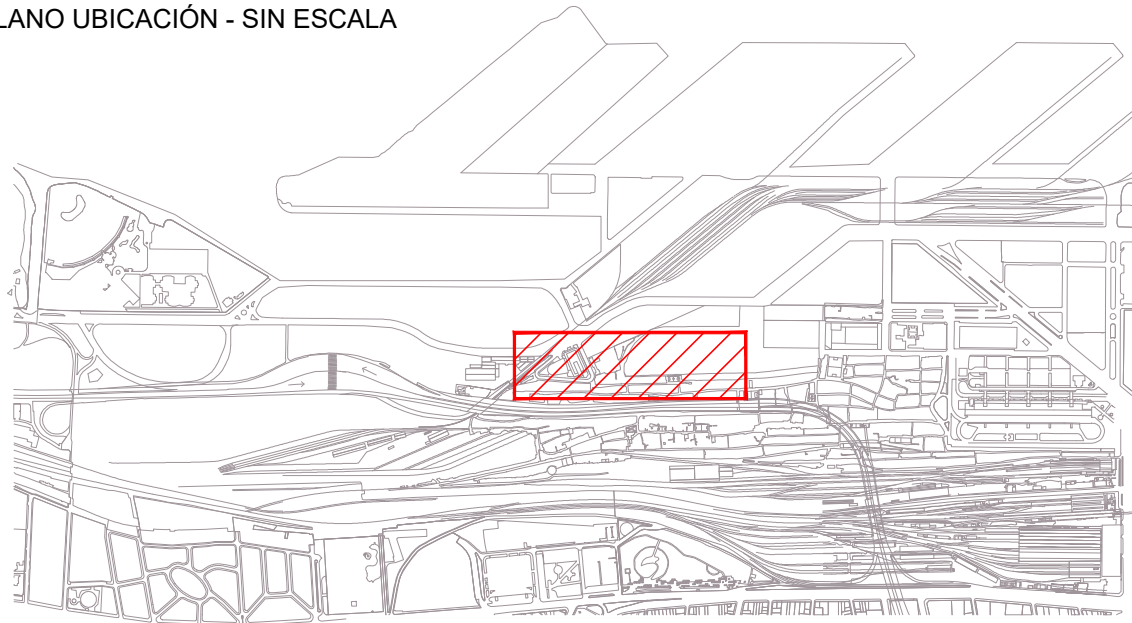

NOTAS:

1. Niveles referidos a $\pm 0,00$ I.G.N.
2. La grilla tiene un tamaño de 50 m x 50 m.
3. Las trincheras para la futura instalación eléctrica deberán contar con derivaciones de hormigón armado y de la misma sección de la Trinchera para conexiones domiciliarias cada 25m aproximadamente.



- REFERENCIAS:
- Red Cloacal
 - Red Pluvial
 - Red de Agua
 - Trinchera para futura instalación eléctrica

PLANO APTO PARA LICITACIÓN, NO APTO PARA CONSTRUCCIÓN


2017

Jefatura de Gabinete de Ministros
Secretaría de Integración Social y Urbana - GCBA

NOMBRE OBRA: RENOVACIÓN DE INFRAESTRUCTURA		DESCRIPCIÓN: INFRAESTRUCTURA DE SERVICIOS - SECTOR 7	
PLANO: RI07COM-IS0101		REVISIÓN: R02	
DIRECCIÓN GENERAL DE OBRAS PROYECTOS Y DISEÑO URBANO		ESCALA: 1:500	
ÁREA: BARRIO 31 CARLOS MUGICA		FECHA:	

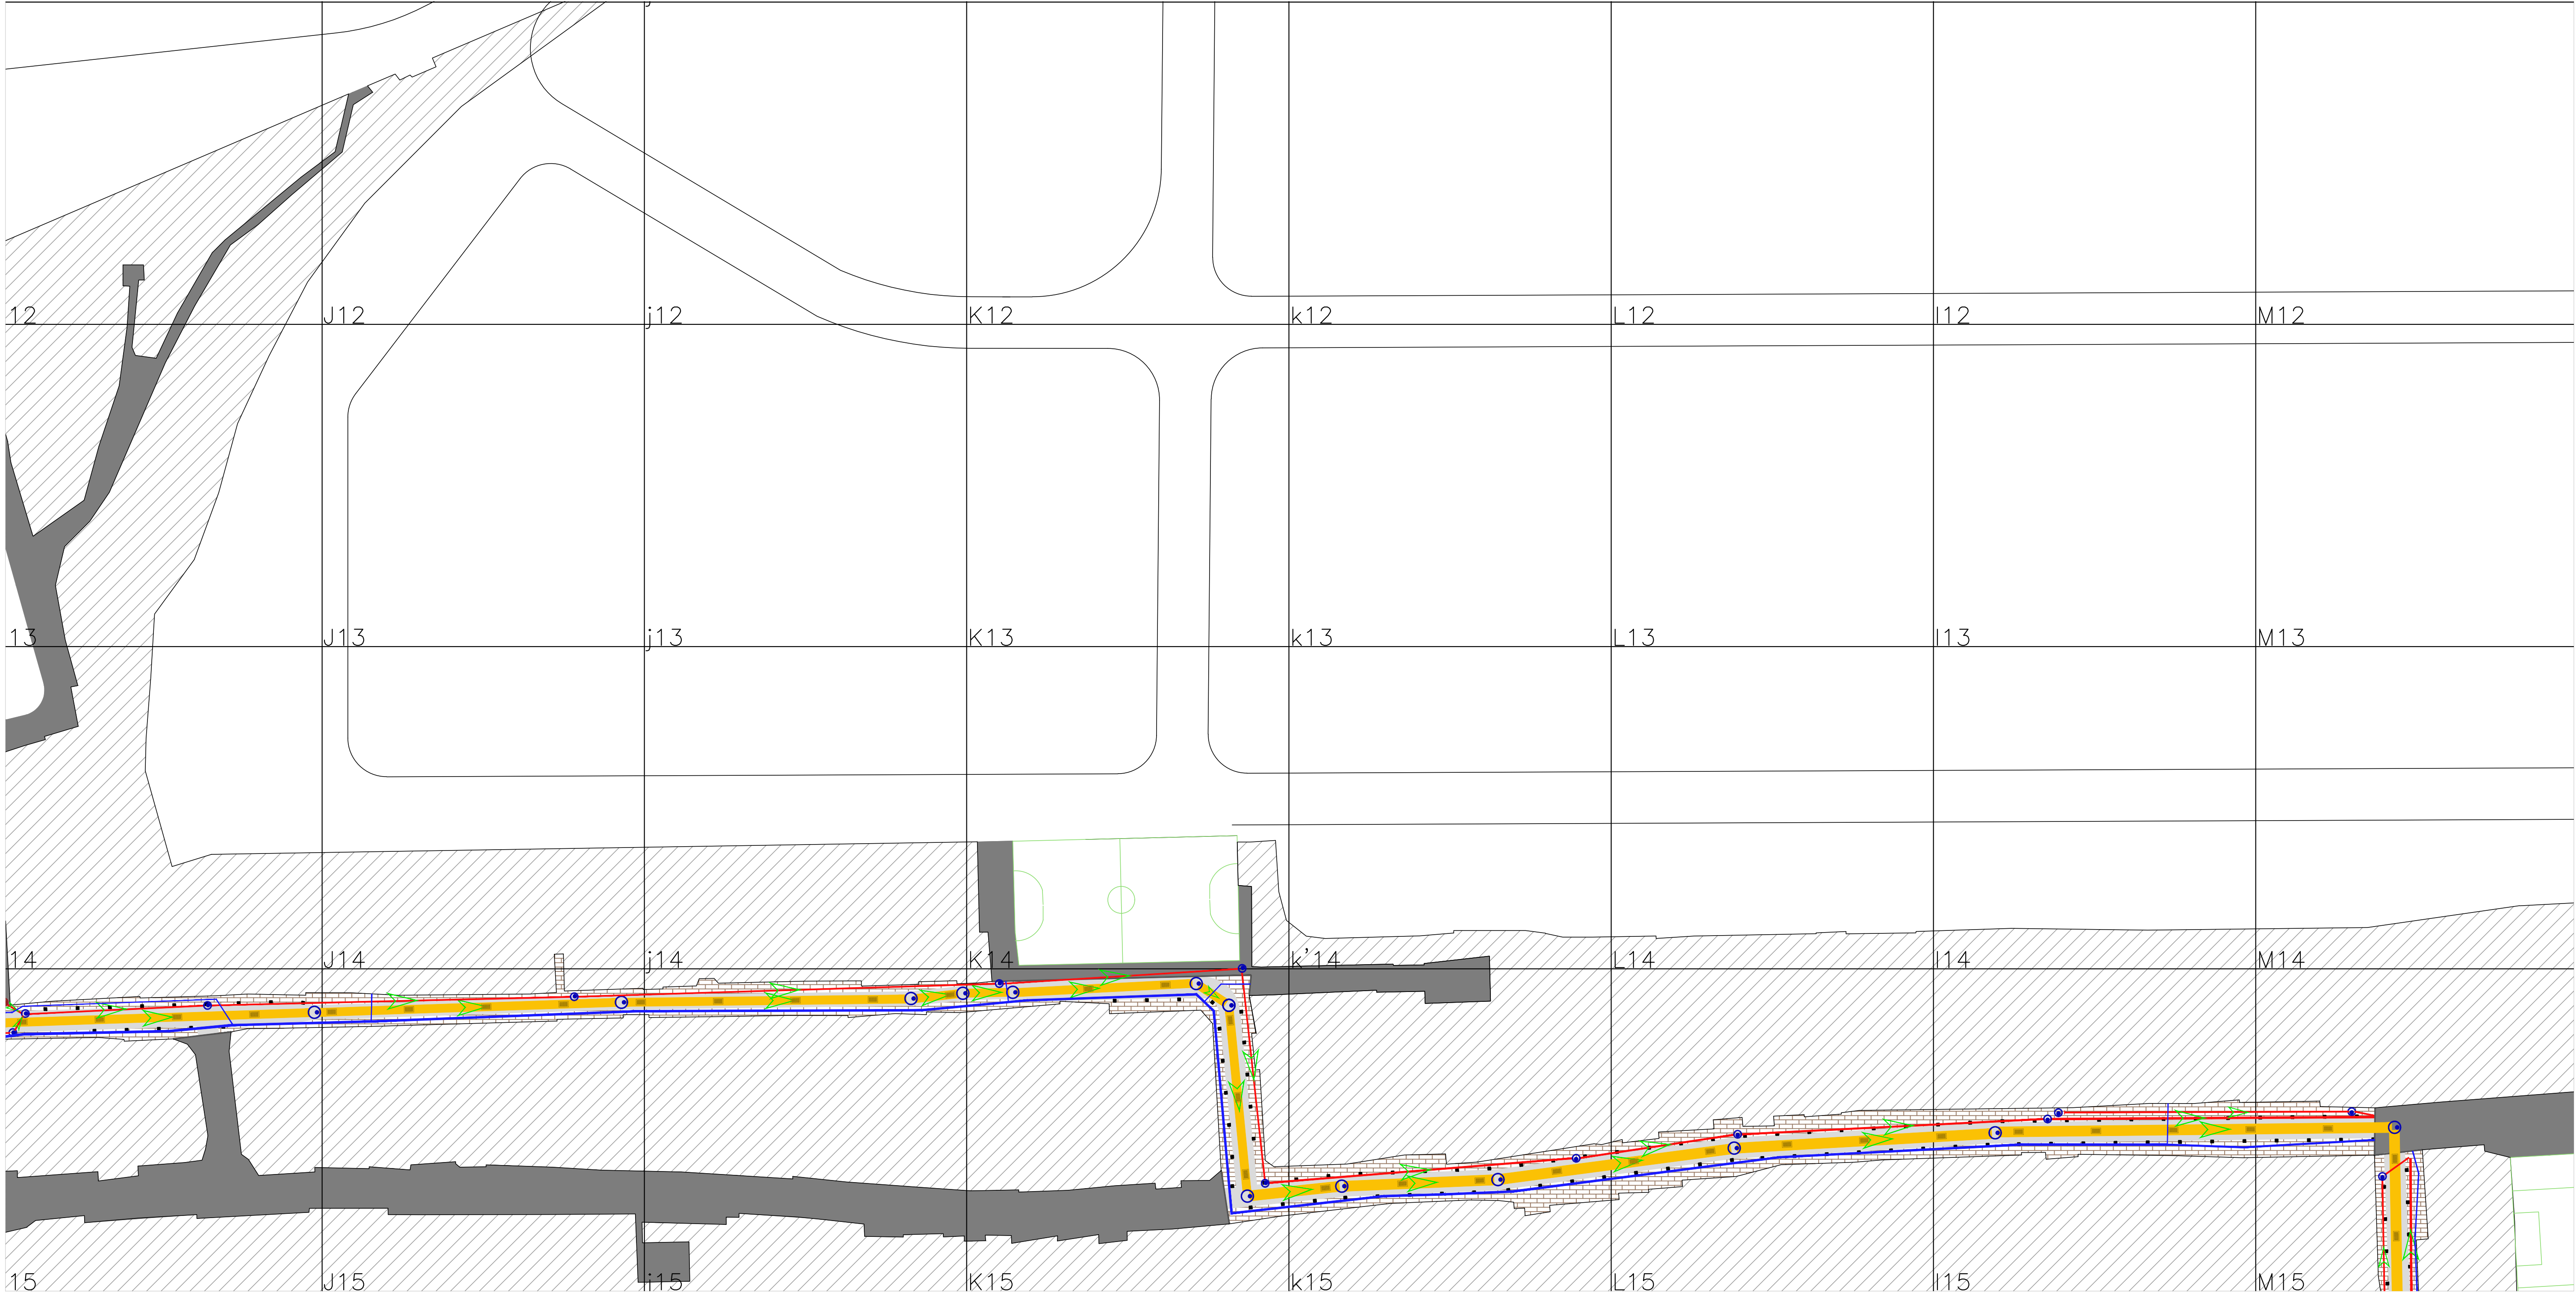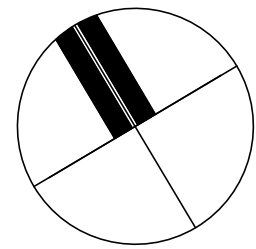

PLANO UBICACIÓN - SIN ESCALA

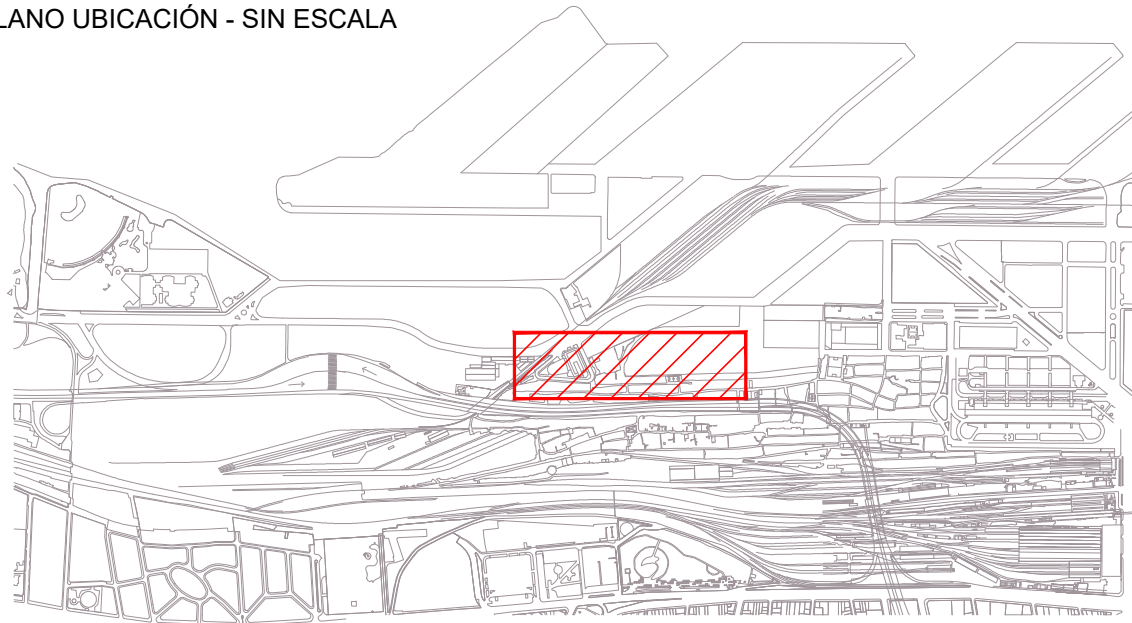

NOTAS:

1. Niveles referidos a $\pm 0,00$ I.G.N.
2. La grilla tiene un tamaño de 50 m x 50 m.
3. Las trincheras para la futura instalación eléctrica deberán contar con derivaciones de hormigón armado y de la misma sección de la Trinchera para conexiones domiciliarias cada 25m aproximadamente.


- REFERENCIAS:
- Red Cloacal
 - Red Pluvial
 - Red de Agua
 - Trinchera para futura instalación eléctrica

PLANO APTO PARA LICITACIÓN, NO APTO PARA CONSTRUCCIÓN

2017

Jefatura de Gabinete de Ministros
Secretaría de Integración Social y Urbana - GCBA

NOMBRE OBRA: RENOVACIÓN DE INFRAESTRUCTURA PLANO: RI07COM-IS0102		DESCRIPCIÓN: INFRAESTRUCTURA DE SERVICIOS - SECTOR 7	
DIRECCIÓN GENERAL DE OBRAS PROYECTOS Y DISEÑO URBANO		REVISIÓN: R02	ESCALA: 1:500
ÁREA: BARRIO 31 CARLOS MUGICA		FECHA:	

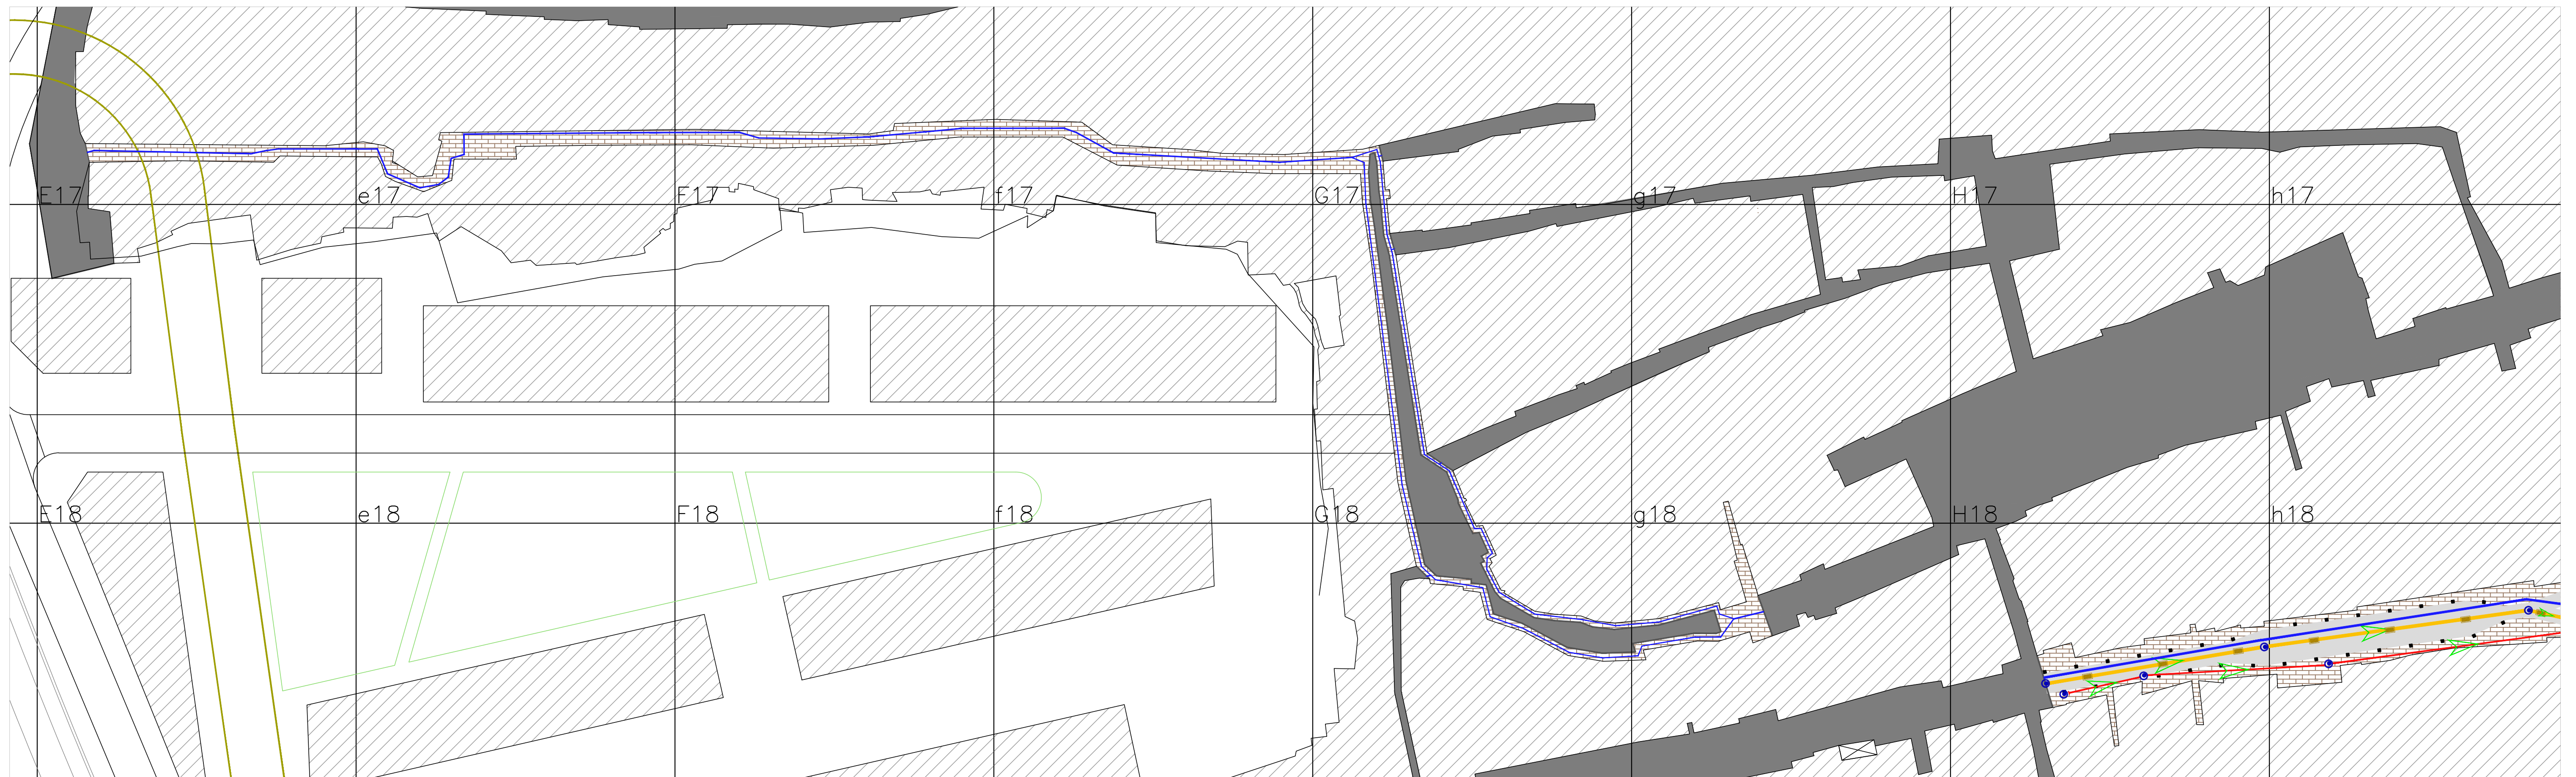

PLANO UBICACIÓN - SIN ESCALA

This architectural site plan, titled 'PLANO UBICACIÓN - SIN ESCALA', shows a complex urban layout. A red hatched rectangle highlights a specific area within the plan, indicating the location of the project. The plan includes various building footprints, streets, and open spaces, with the highlighted area situated in a central urban block.



REFERENCIAS:

	Red Cloacal
	Red Pluvial
	Red de Agua
	Trinchera para futura instalación eléctrica


2017

Jefatura de Gabinete de Ministros
Secretaría de Integración Social y Urbana - GCBA

NOMBRE OBRA: RENOVACIÓN DE INFRAESTRUCTURA PLANO: RI08COB-IS0101		DESCRIPCIÓN: INFRAESTRUCTURA DE SERVICIOS - SECTOR 8
DIRECCIÓN GENERAL DE OBRAS PROYECTOS Y DISEÑO URBANO		REVISIÓN: R02
ÁREA: BARRIO 31 CARLOS MUGICA		ESCALA: 1:500
		FECHA:

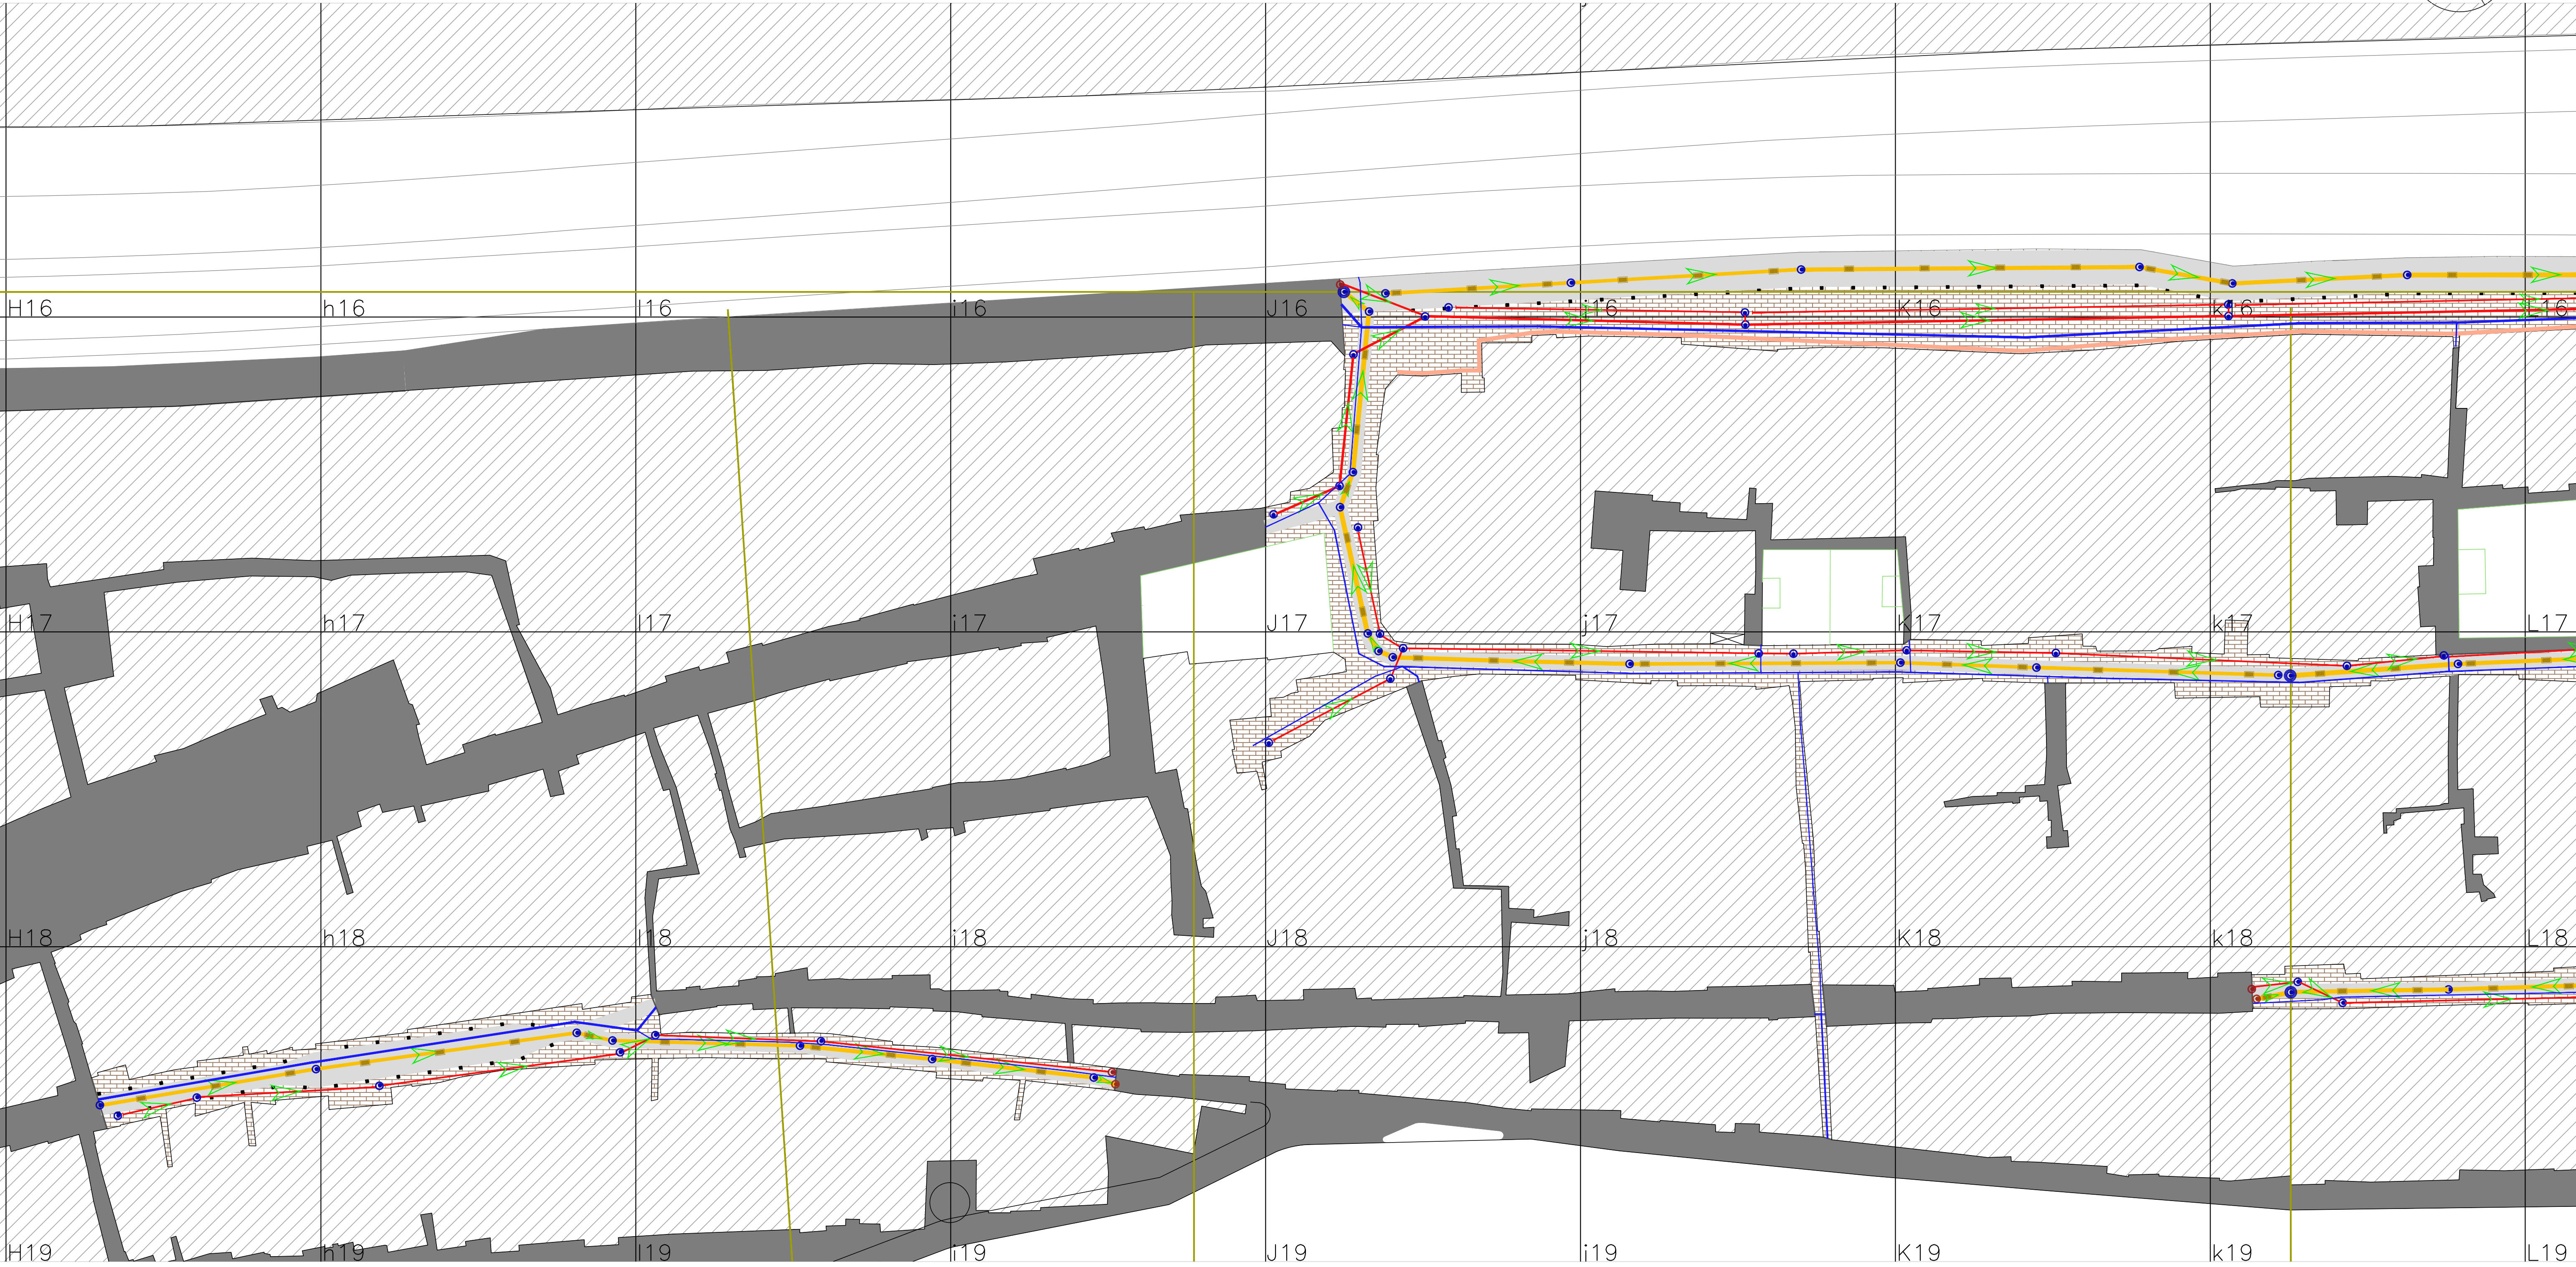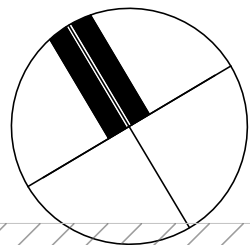

PLANO UBICACIÓN - SIN ESCALA

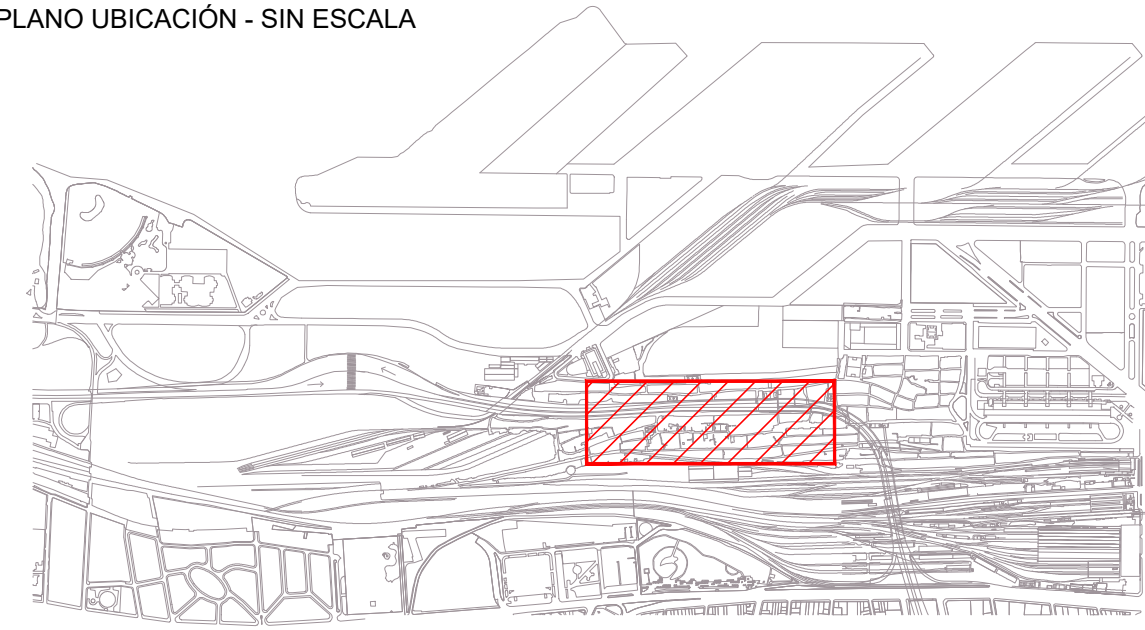

NOTAS:

1. Niveles referidos a +/-0,00 I.G.N.
2. La grilla tiene un tamaño de 50 m x 50 m.
3. Las trincheras para la futura instalación eléctrica deberán contar con derivaciones de hormigón armado y de la misma sección de la Trinchera para conexiones domiciliarias cada 25m aproximadamente.



- REFERENCIAS:
- Red Cloacal
 - Red Pluvial
 - Red de Agua
 - Trinchera para futura instalación eléctrica

PLANO APTO PARA LICITACIÓN, NO APTO PARA CONSTRUCCIÓN

2017

Jefatura de Gabinete de Ministros
Secretaría de Integración Social y Urbana - GCBA

NOMBRE OBRA: RENOVACIÓN DE INFRAESTRUCTURA PLANO: RI09FER-IS0101	DESCRIPCIÓN: INFRAESTRUCTURA DE SERVICIOS - SECTOR 9
DIRECCIÓN GENERAL DE OBRAS PROYECTOS Y DISEÑO URBANO	REVISIÓN: R02 ESCALA: 1:500
ÁREA: BARRIO 31 CARLOS MUGICA	FECHA:

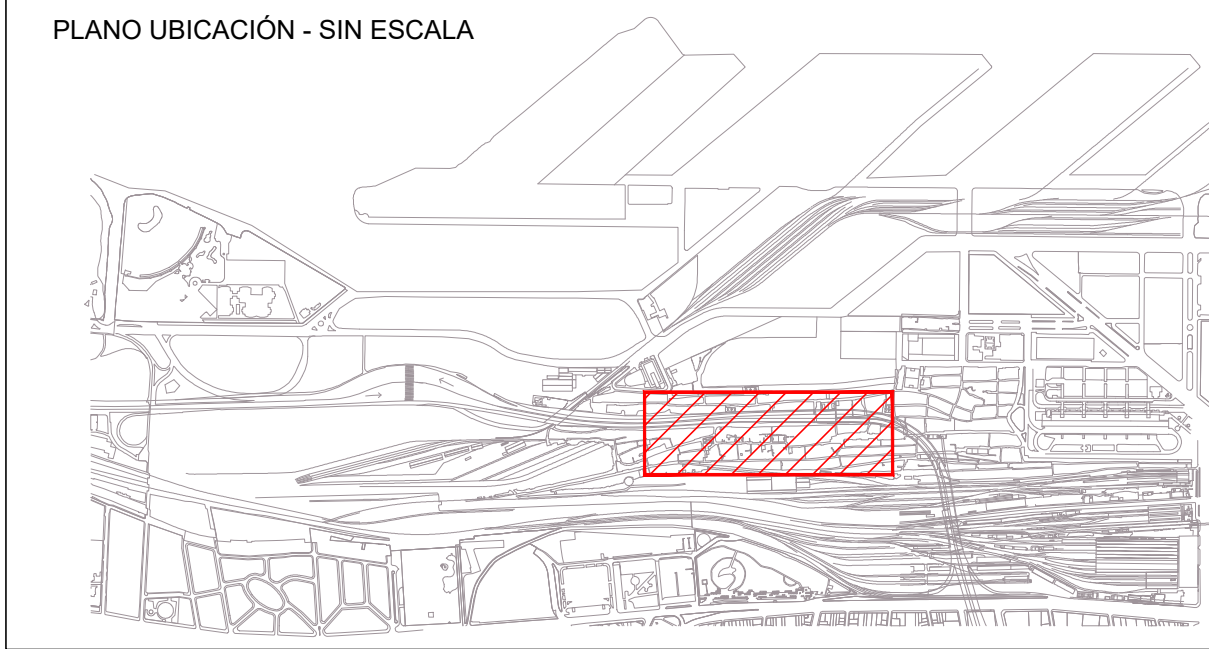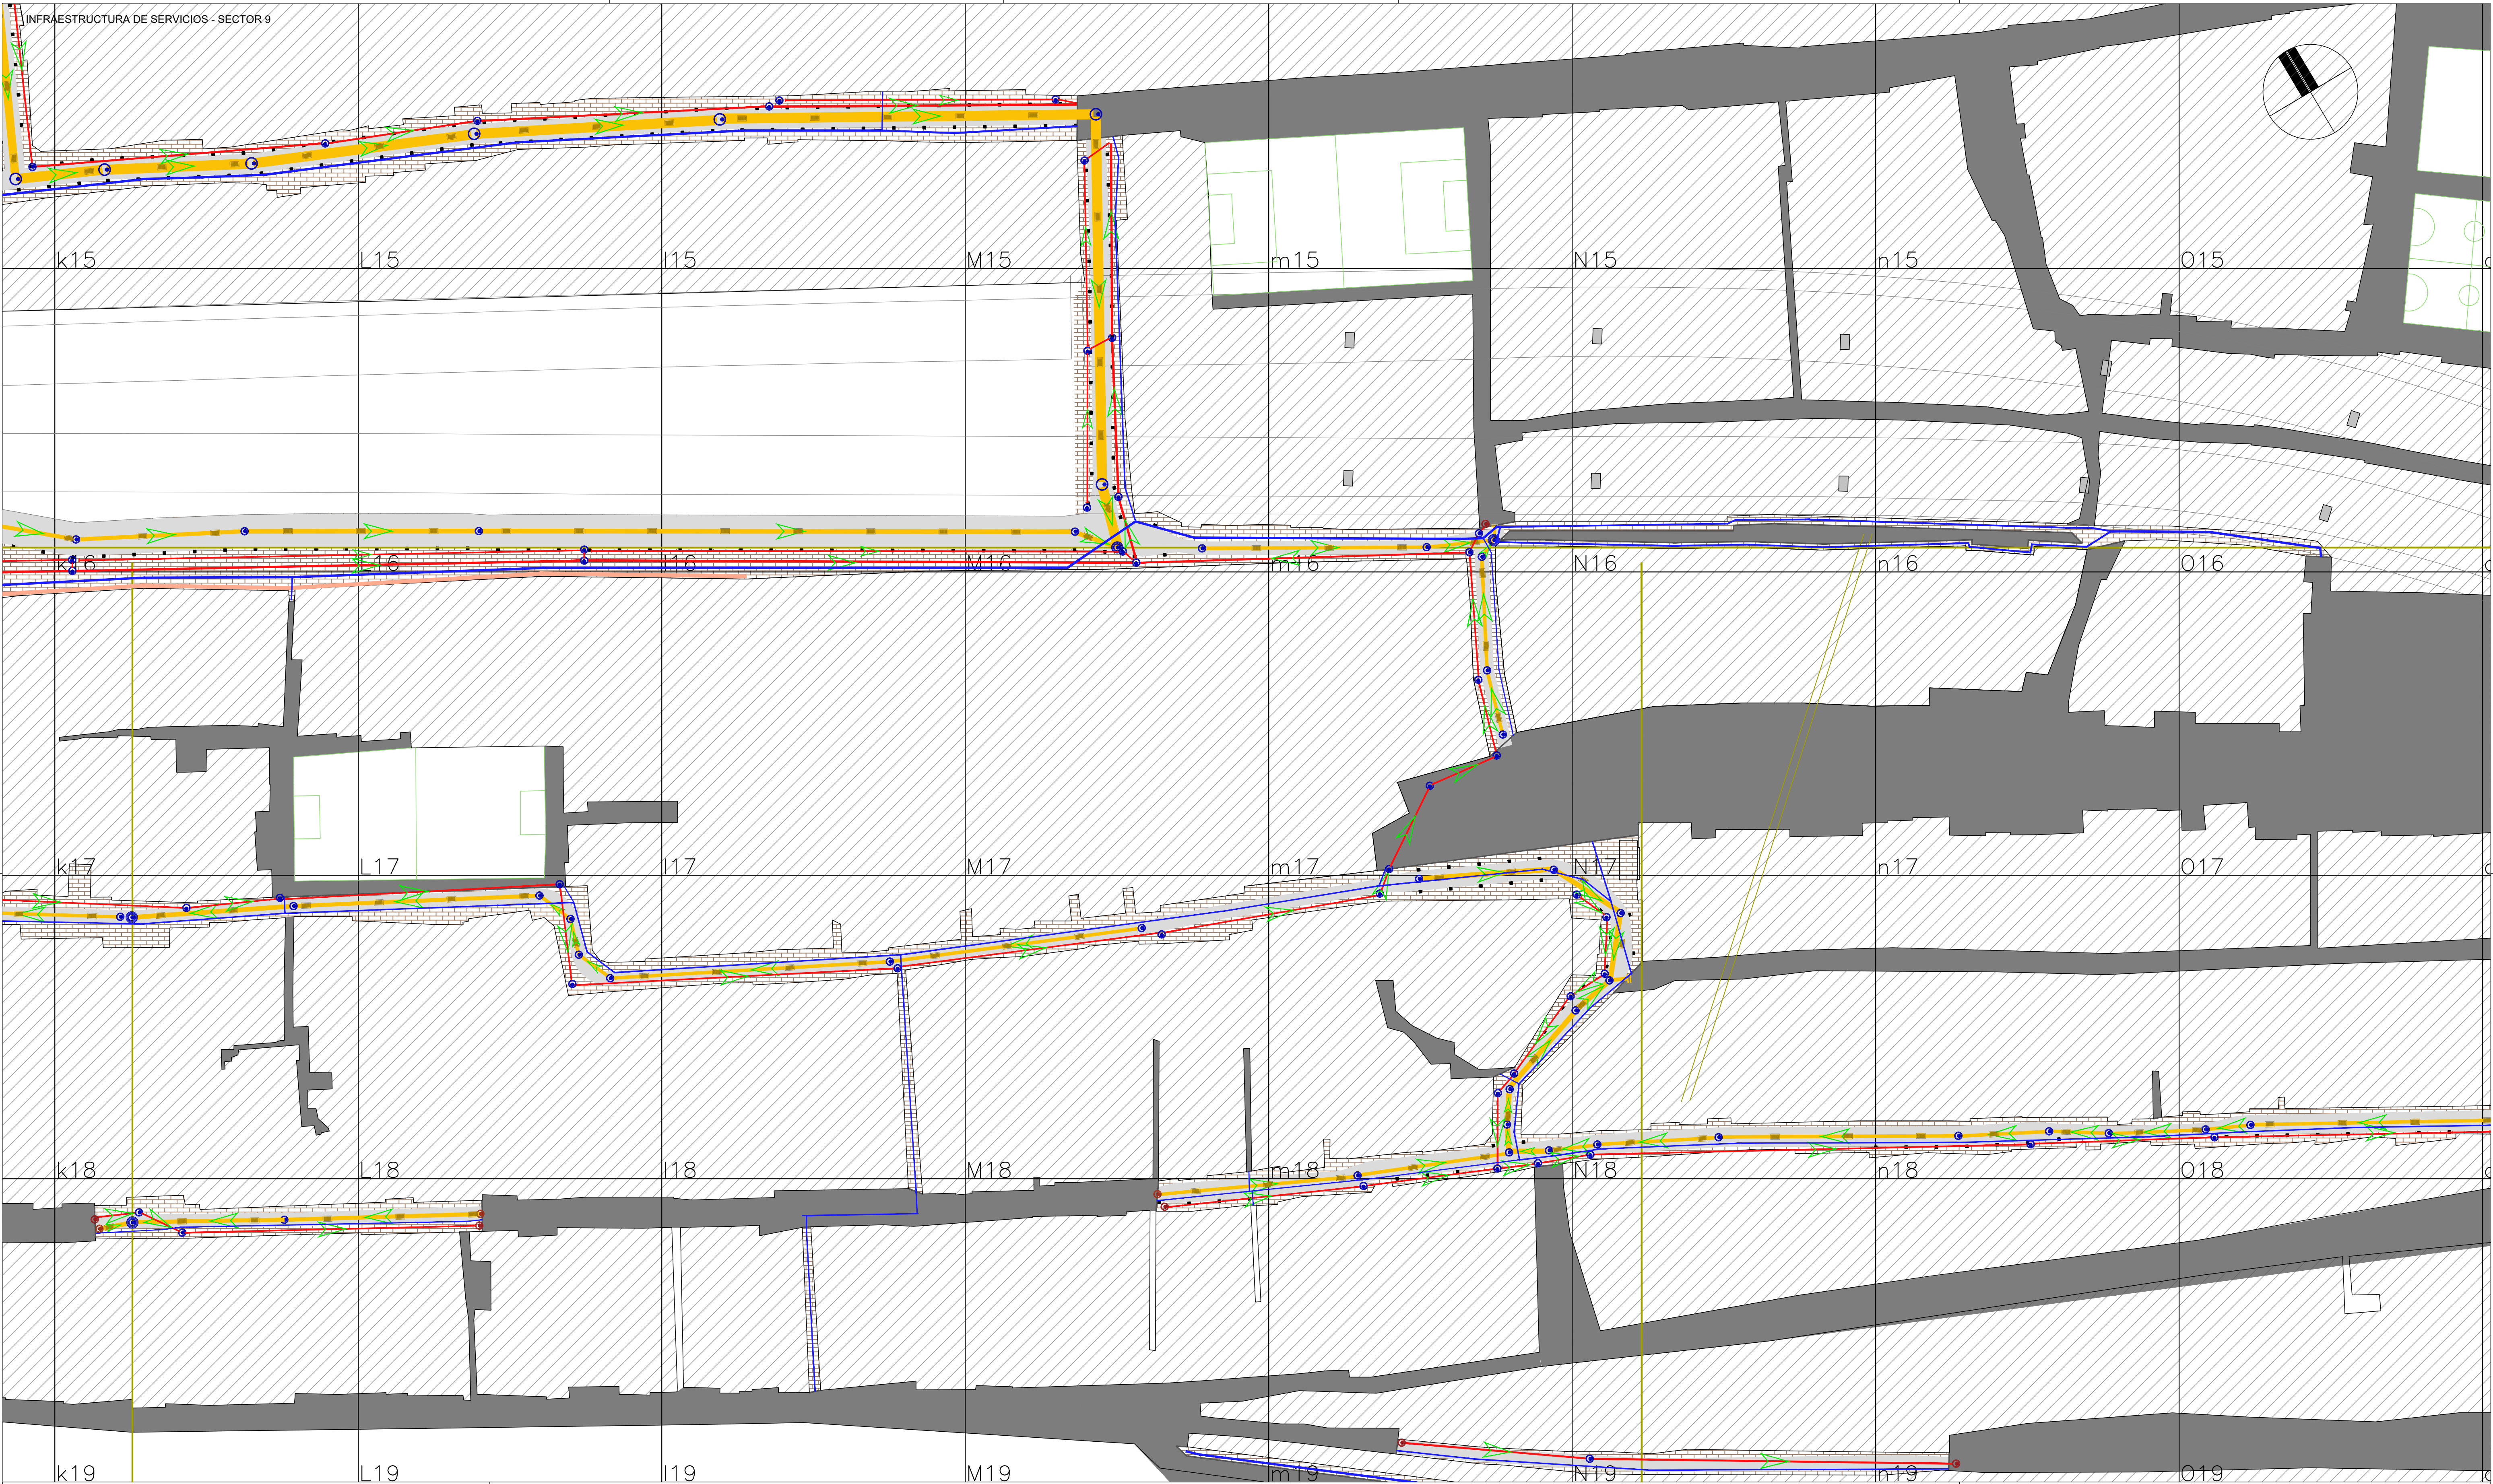

NOTAS:

1. Niveles referidos a $\pm 0,00$ I.G.N.
2. La grilla tiene un tamaño de 50 m x 50 m.
3. Las trincheras para la futura instalación eléctrica deberán contar con derivaciones de hormigón armado y de la misma sección de la Trinchera para conexiones domiciliarias cada 25m aproximadamente.




- REFERENCIAS:
- Red Cloacal
 - Red Pluvial
 - Red de Agua
 - Trinchera para futura instalación eléctrica

PLANO APTO PARA LICITACIÓN, NO APTO PARA CONSTRUCCIÓN

2017

Jefatura de Gabinete de Ministros
Secretaría de Integración Social y Urbana - GCBA

NOMBRE OBRA: RENOVACIÓN DE INFRAESTRUCTURA DE SERVICIOS - SECTOR 9	DESCRIPCIÓN: INFRAESTRUCTURA DE SERVICIOS - SECTOR 9
PLANO: R09FER-IS0102	REVISIÓN: R02
DIRECCIÓN GENERAL DE OBRAS PROYECTOS Y DISEÑO URBANO	ESCALA: 1:500
ÁREA: BARRIO 31 CARLOS MUGICA	FECHA:

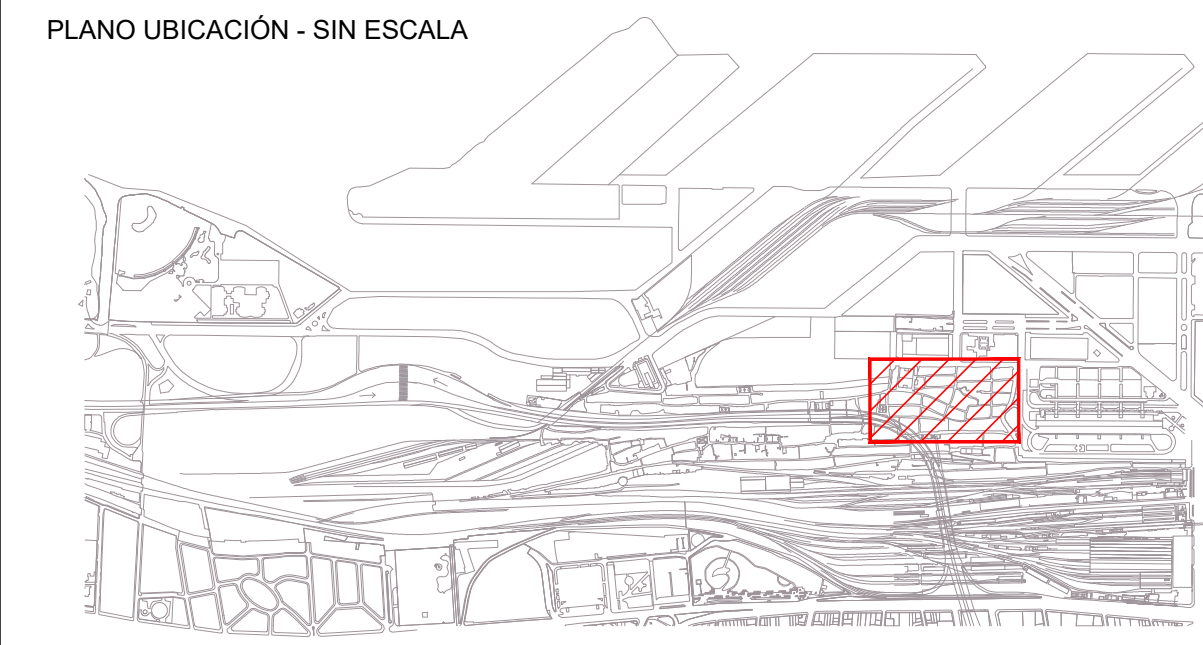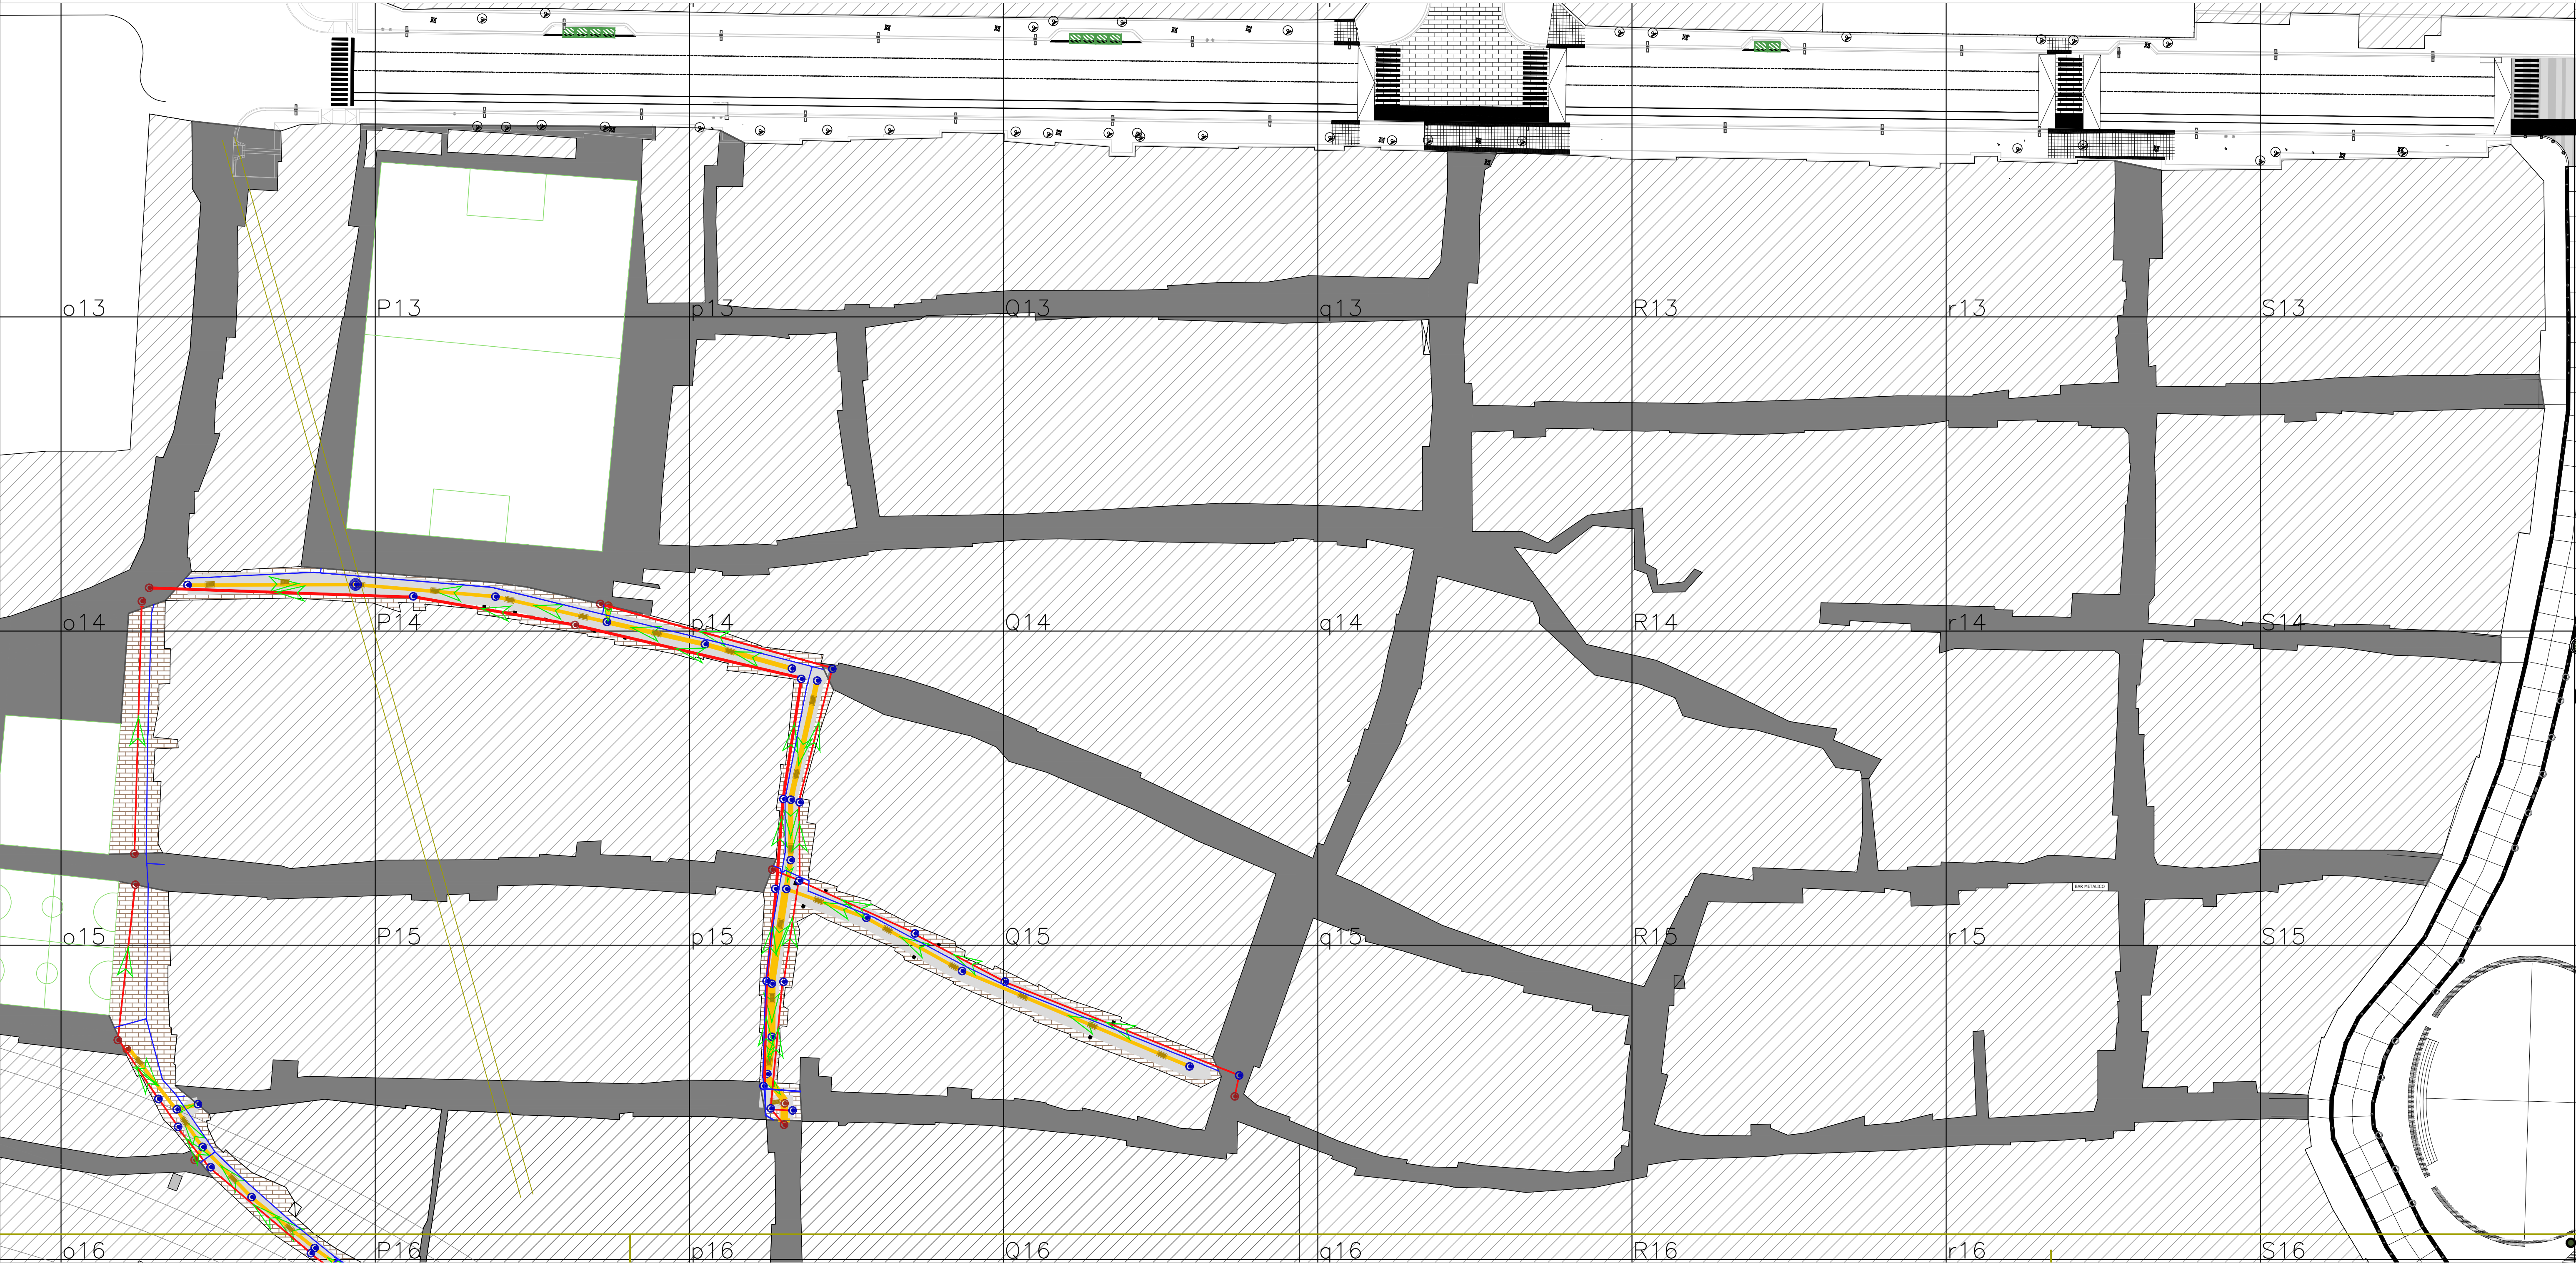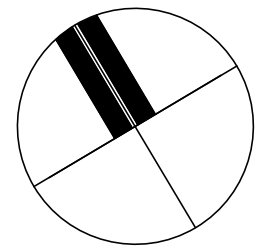




NOTAS:

1. Niveles referidos a $\pm 0,00$ I.G.N.
2. La grilla tiene un tamaño de 50 m x 50 m.
3. Las trincheras para la futura instalación eléctrica deberán contar con derivaciones de hormigón armado y de la misma sección de la Trinchera para conexiones domiciliarias cada 25m aproximadamente.

- REFERENCIAS:
- Red Cloacal
 - Red Pluvial
 - Red de Agua
 - Trinchera para futura instalación eléctrica

PLANO APTO PARA LICITACIÓN, NO APTO PARA CONSTRUCCIÓN

2017		Jefatura de Gabinete de Ministros Secretaría de Integración Social y Urbana - GCBA	
NOMBRE OBRA: RENOVACIÓN DE INFRAESTRUCTURA DE SERVICIOS - SECTOR 11		DESCRIPCIÓN: INFRAESTRUCTURA DE SERVICIOS - SECTOR 11	
DIRECCIÓN GENERAL DE OBRAS PROYECTOS Y DISEÑO URBANO		REVISIÓN: R02	
ÁREA: BARRIO 31 CARLOS MUGICA		ESCALA: 1:500	
		FECHA:	

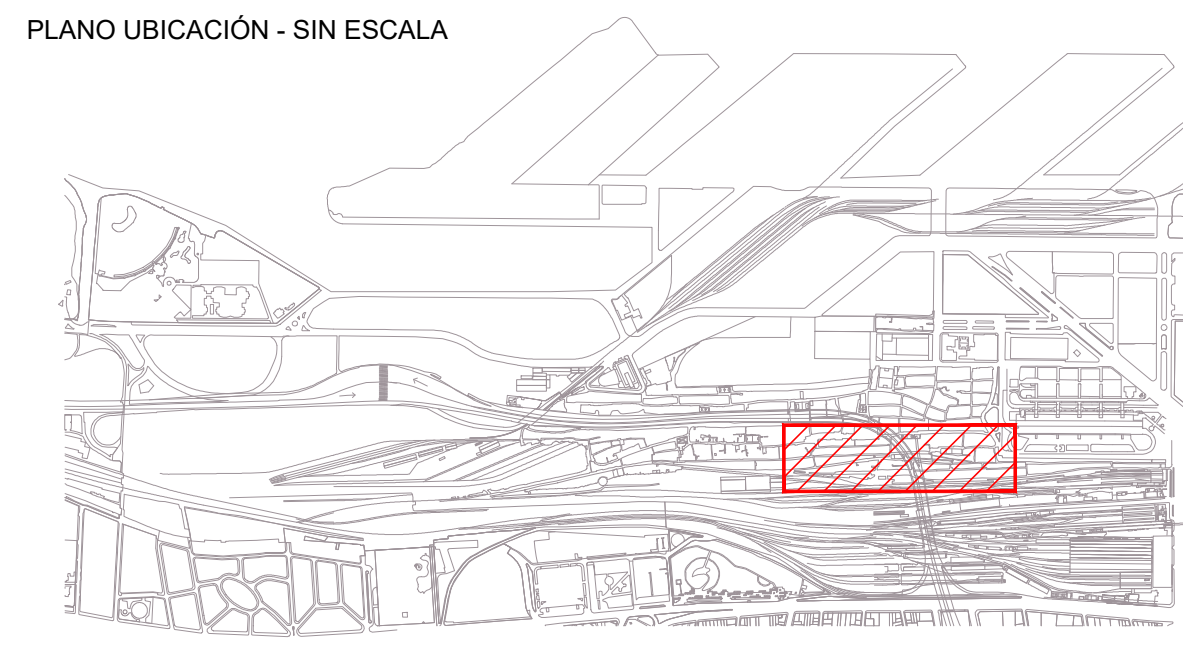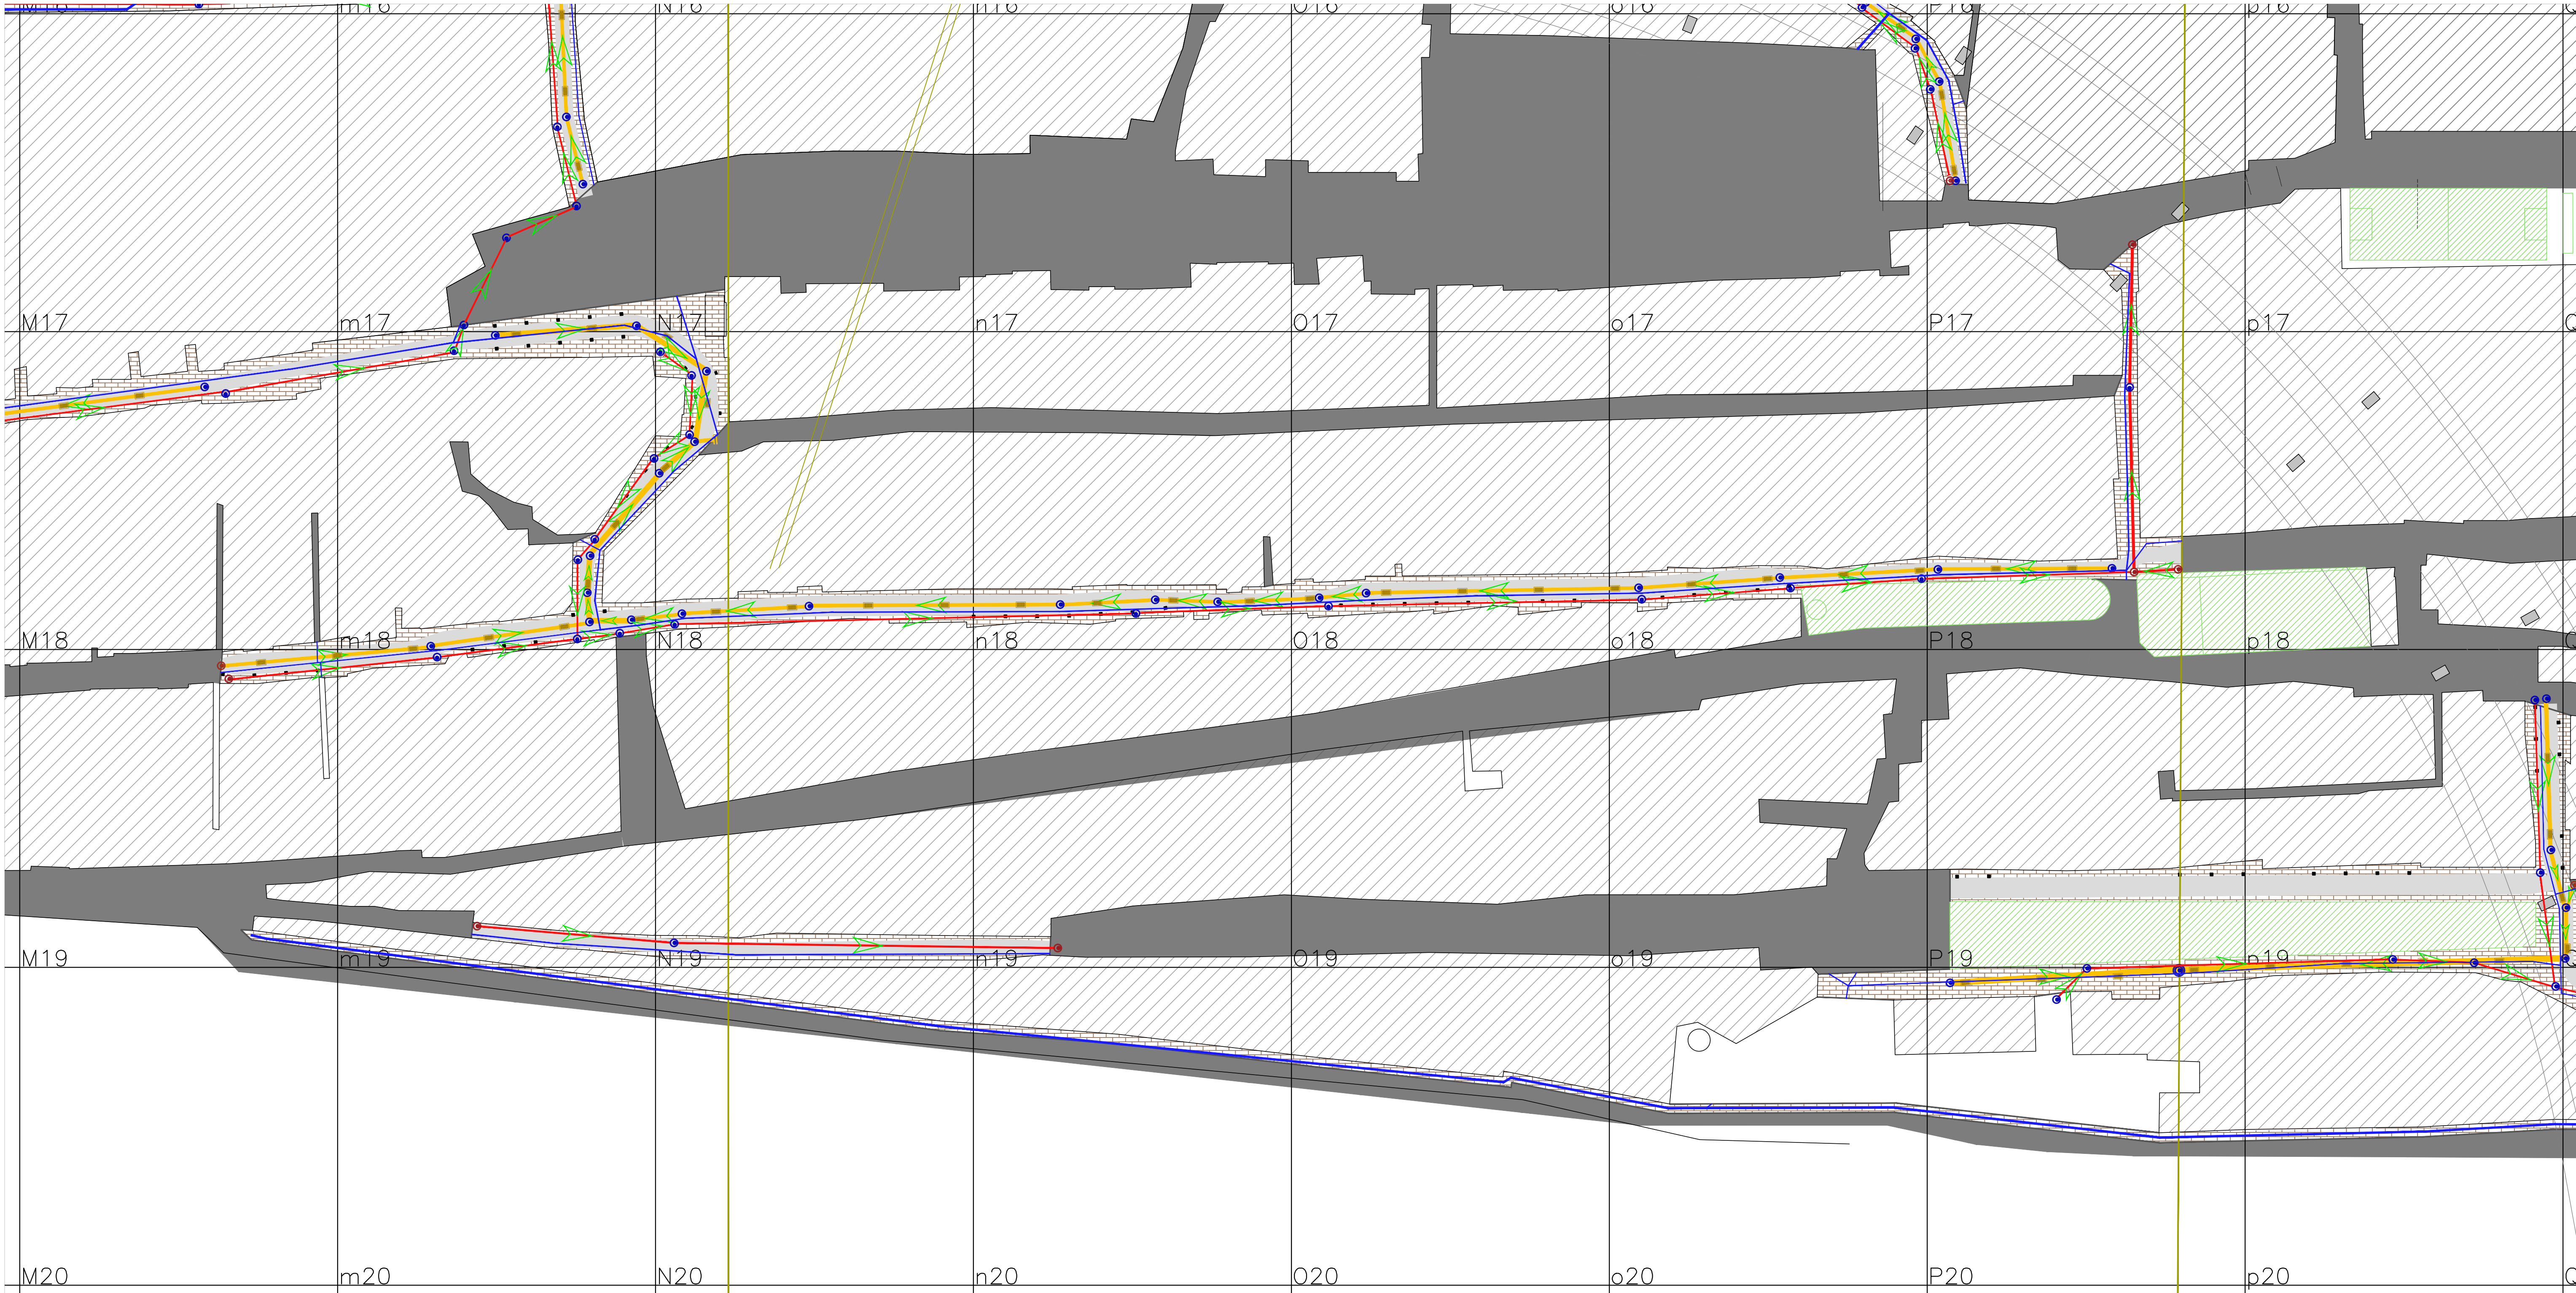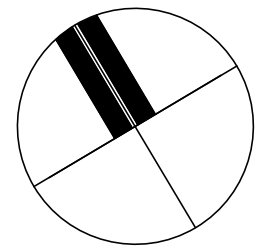




NOTAS:

1. Niveles referidos a $\pm 0,00$ I.G.N.
2. La grilla tiene un tamaño de 50 m x 50 m.
3. Las trincheras para la futura instalación eléctrica deberán contar con derivaciones de hormigón armado y de la misma sección de la Trinchera para conexiones domiciliarias cada 25m aproximadamente.

- REFERENCIAS:
- Red Cloacal
 - Red Pluvial
 - Red de Agua
 - Trinchera para futura instalación eléctrica

PLANO APTO PARA LICITACIÓN, NO APTO PARA CONSTRUCCIÓN

2017		Jefatura de Gabinete de Ministros Secretaría de Integración Social y Urbana - GCBA	
NOMBRE OBRA: RENOVACIÓN DE INFRAESTRUCTURA DE SERVICIOS - SECTOR 12		DESCRIPCIÓN: INFRAESTRUCTURA DE SERVICIOS - SECTOR 12	
DIRECCIÓN GENERAL DE OBRAS PROYECTOS Y DISEÑO URBANO		REVISIÓN: R02	
ÁREA: BARRIO 31 CARLOS MUGICA		ESCALA: 1:500	
		FECHA:	

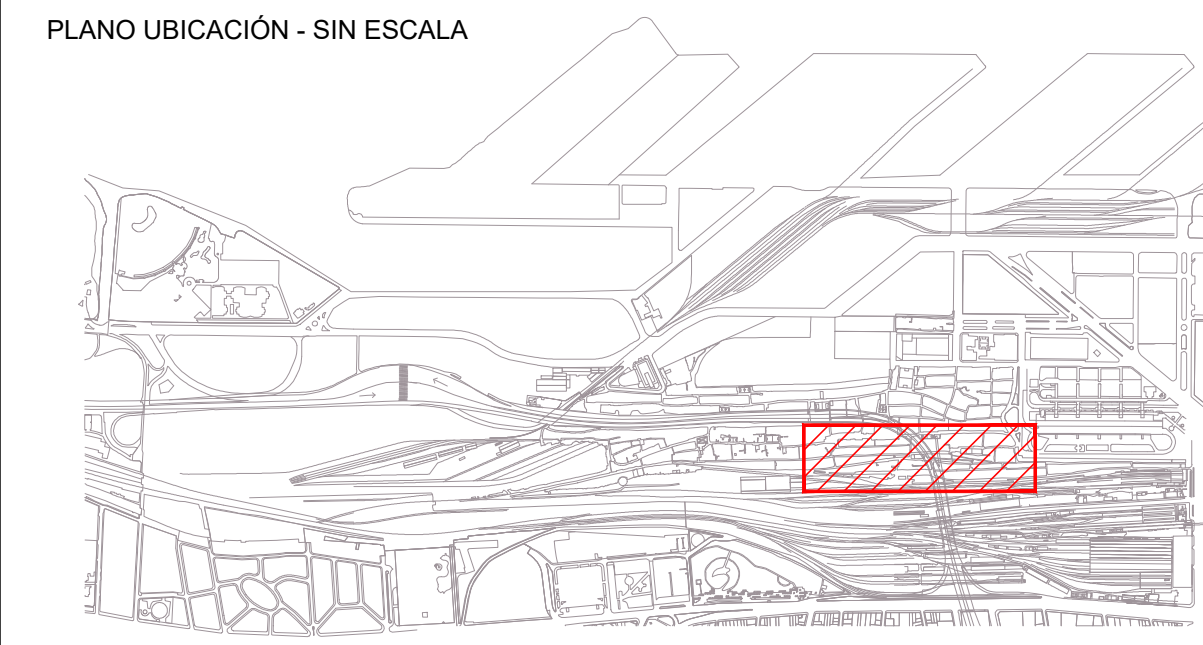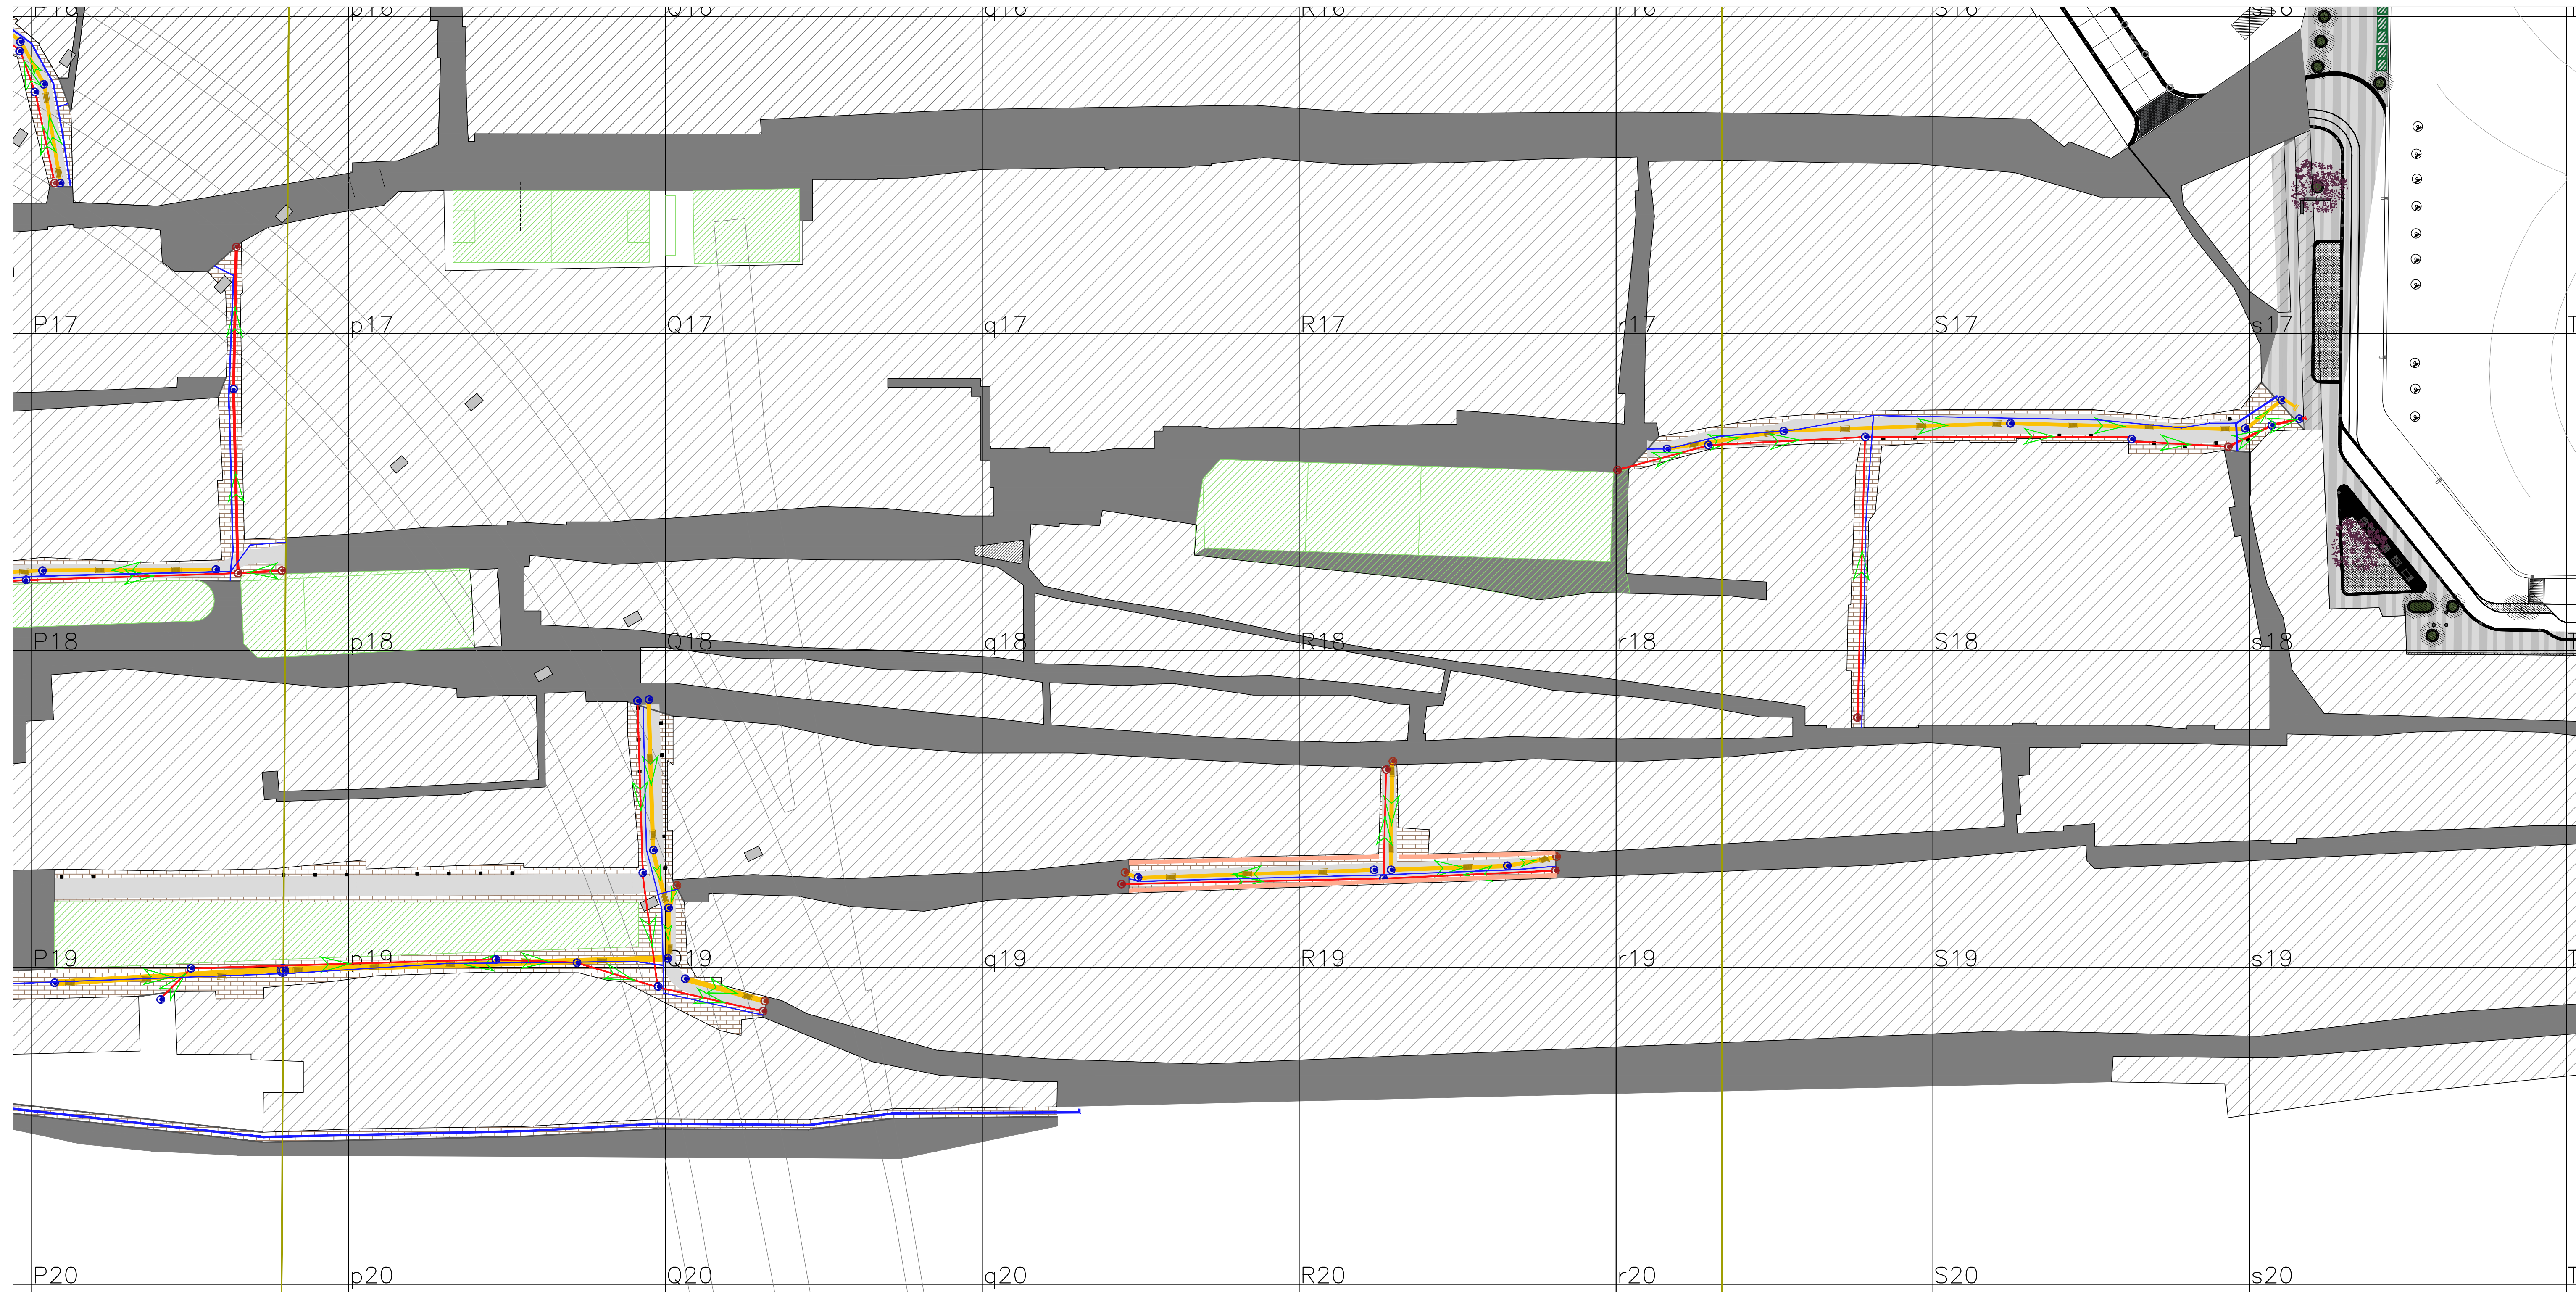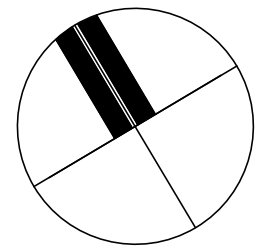

NOTAS:

1. Niveles referidos a $\pm 0,00$ I.G.N.
2. La grilla tiene un tamaño de 50 m x 50 m.
3. Las trincheras para la futura instalación eléctrica deberán contar con derivaciones de hormigón armado y de la misma sección de la Trinchera para conexiones domiciliarias cada 25m aproximadamente.

- REFERENCIAS:
- Red Cloacal
 - Red Pluvial
 - Red de Agua
 - Trinchera para futura instalación eléctrica

PLANO APTO PARA LICITACIÓN, NO APTO PARA CONSTRUCCIÓN

2017

Jefatura de Gabinete de Ministros
Secretaría de Integración Social y Urbana - GCBA

NOMBRE OBRA: RENOVACIÓN DE INFRAESTRUCTURA
PLANO: R12FPE-IS0102

DESCRIPCIÓN: INFRAESTRUCTURA
DE SERVICIOS - SECTOR 12


DIRECCIÓN GENERAL DE OBRAS PROYECTOS Y DISEÑO URBANO

REVISIÓN: R02

ÁREA: BARRIO 31 CARLOS MUGICA

ESCALA: 1:500

FECHA:

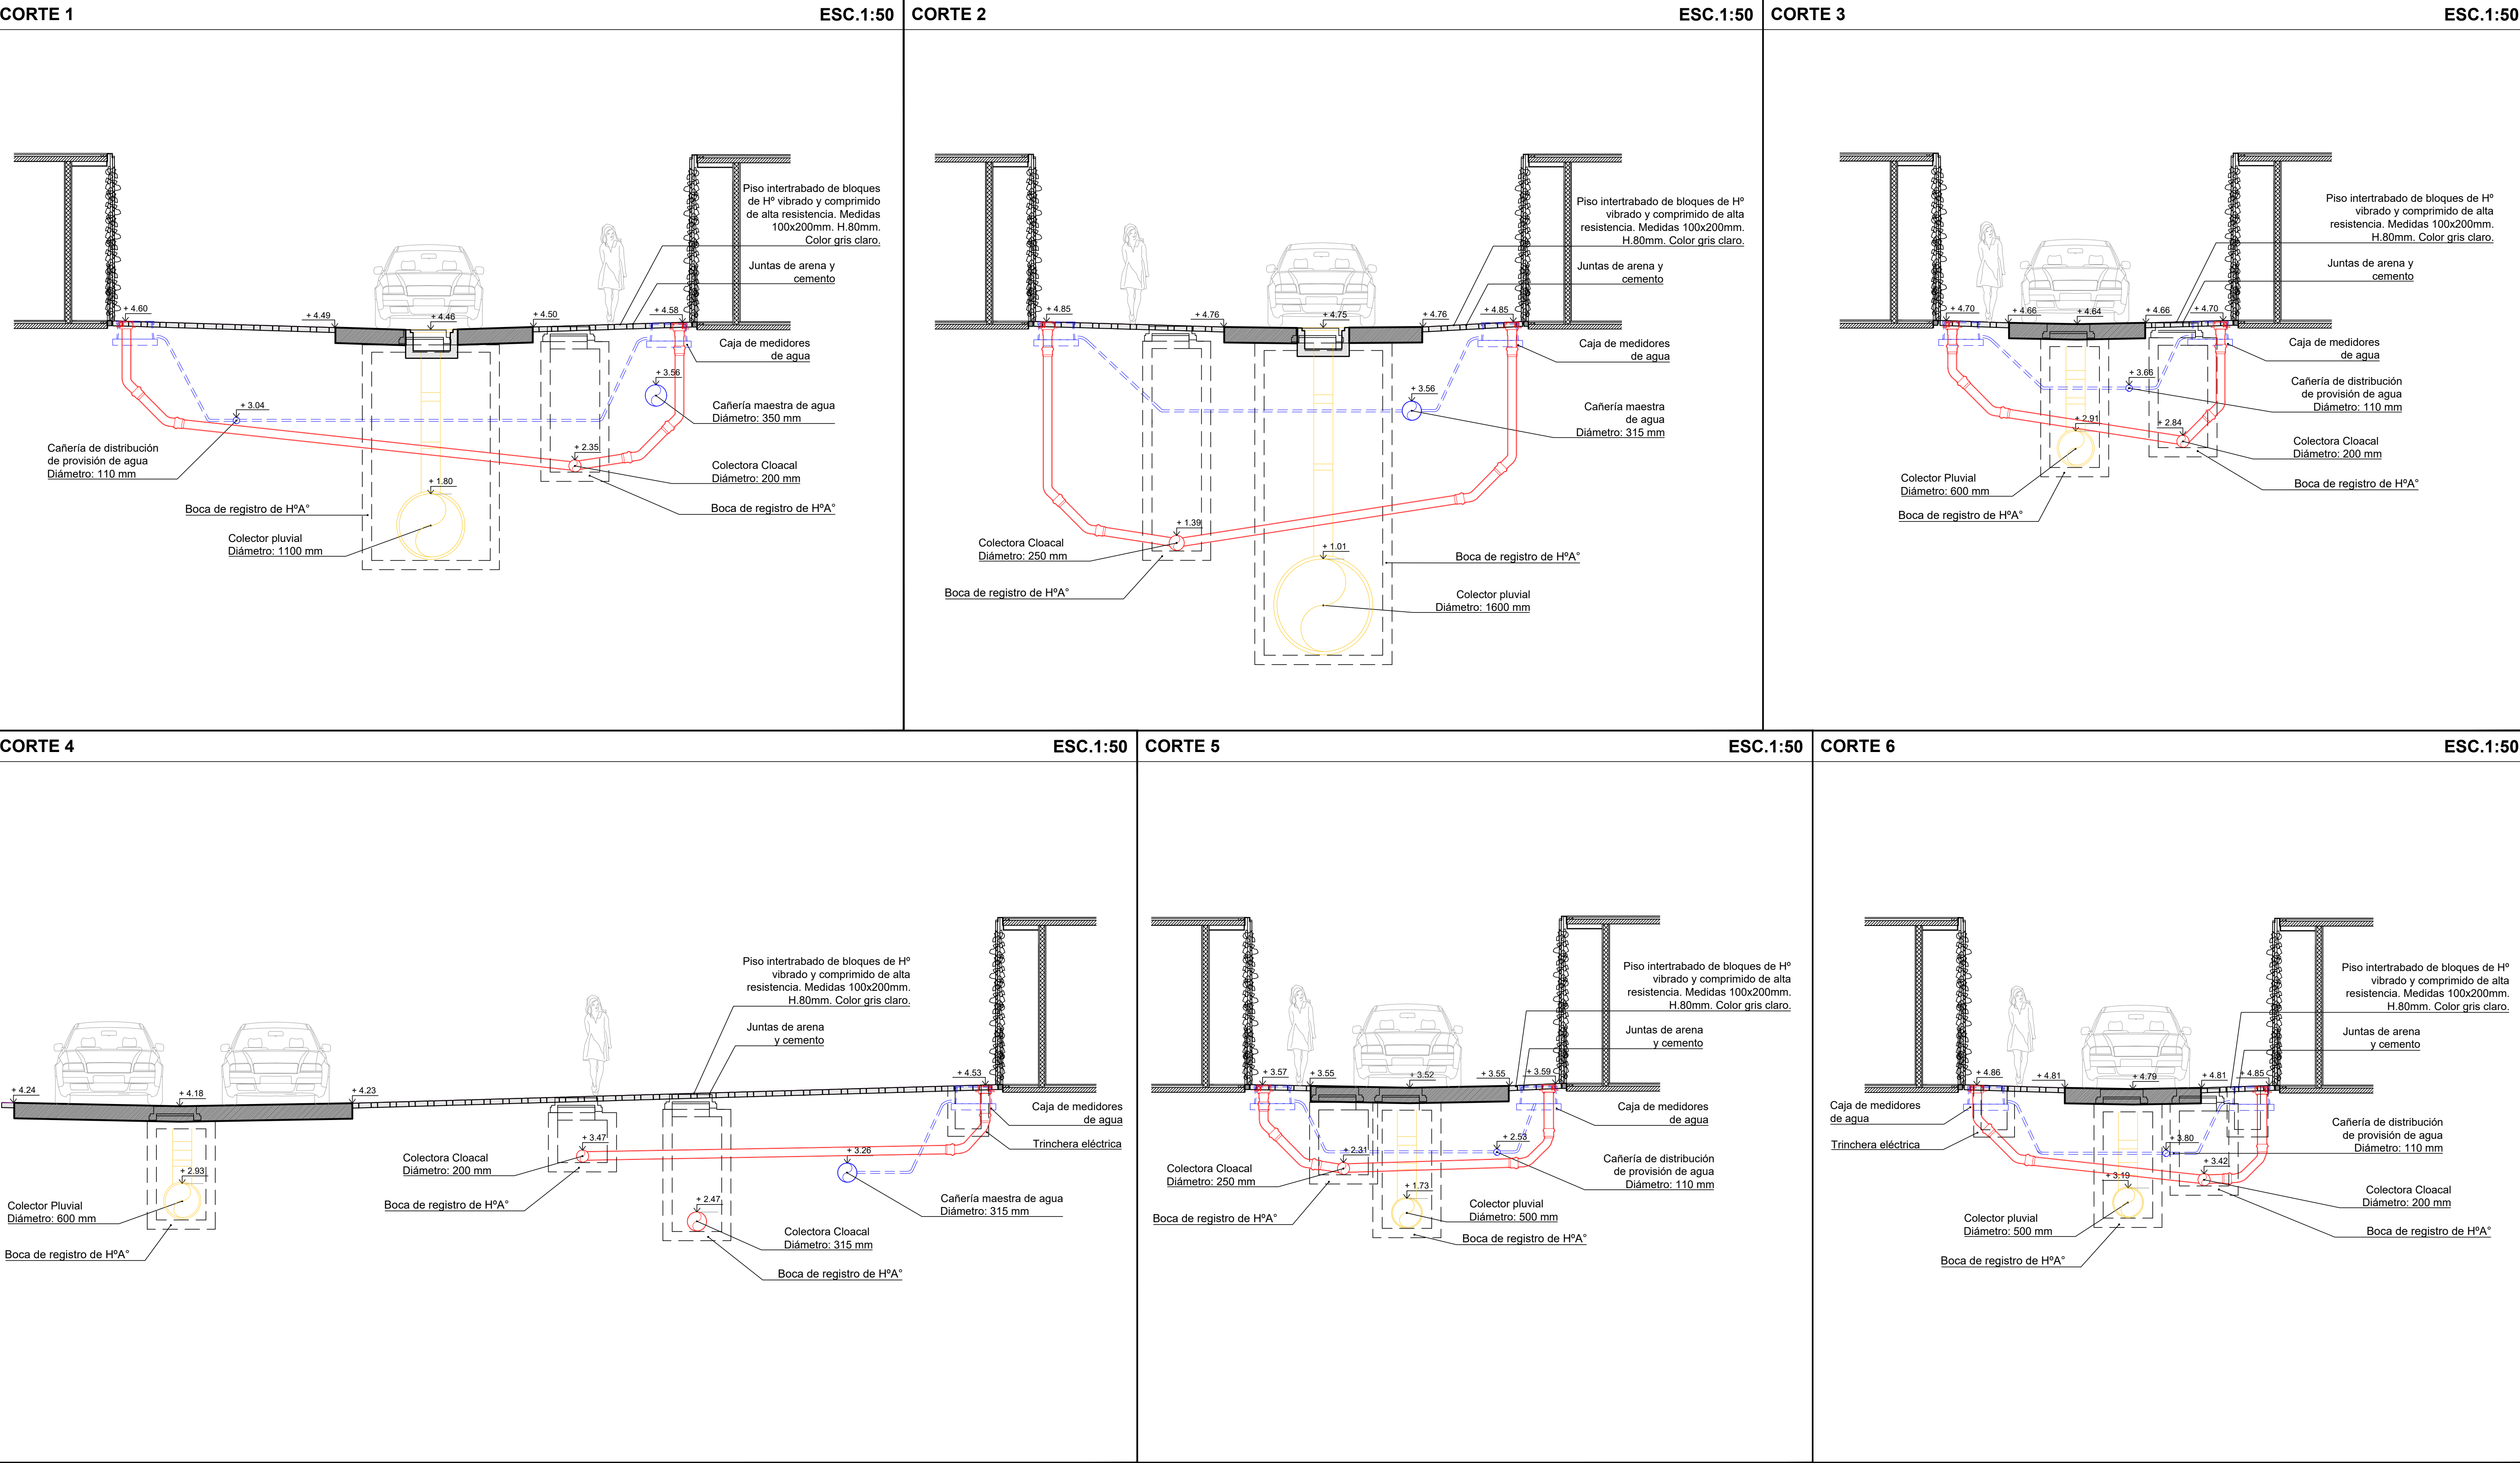

PLANO UBICACIÓN — SIN ESCALA

NOTAS:

1. Niveles referidos a +/−0,00 I.G.N.
2. Las conexiones cloacales domiciliarias deberán tener una pendiente mínima de 1,67%.

REFERENCIAS:

Red Cloacal

Red Pluvial

Red de Agua

PLANO APTO PARA LICITACIÓN, NO APTO PARA CONSTRUCCIÓN

2017

Jefatura de Gabinete de Ministros
Secretaría de Integración Social y Urbana — GCBA

NOMBRE OBRA:RENOVACIÓN DE INFRAESTRUCTURA
PLANO: RIO0GEN—ISO201

DESCRIPCIÓN: CORTES
INFRAESTRUCTURA


DIRECCIÓN GENERAL DE OBRAS PROYECTOS Y DISEÑO URBANO

REVISIÓN: R02
ESCALA: 1:50
FECHA:


ÁREA: BARRIO 31 CARLOS MUGICA

A1: 840x594


DETALLE CONEXIÓN CLOACAL
PLANTA CONEXIÓN DOMICILIARIA 1:50

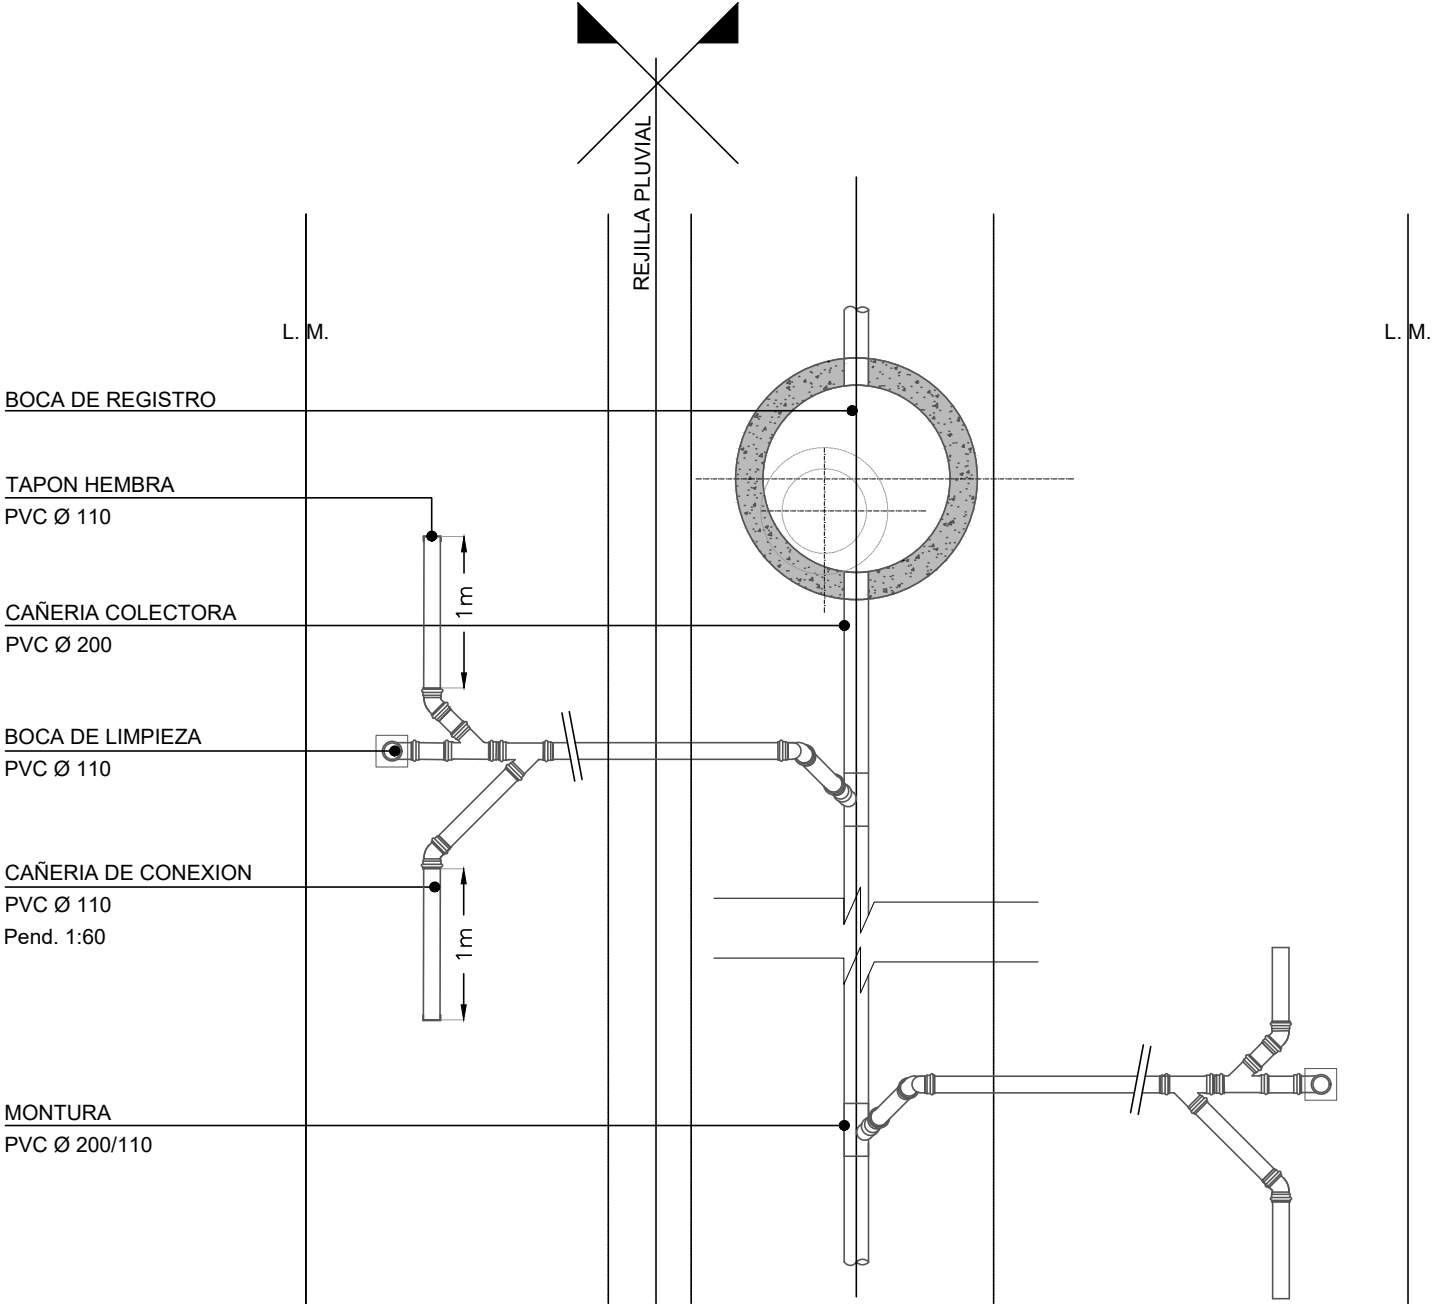

TAPA 1:10

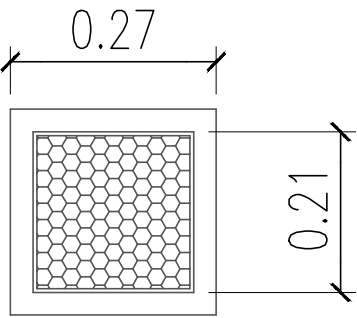

CORTE 1:10

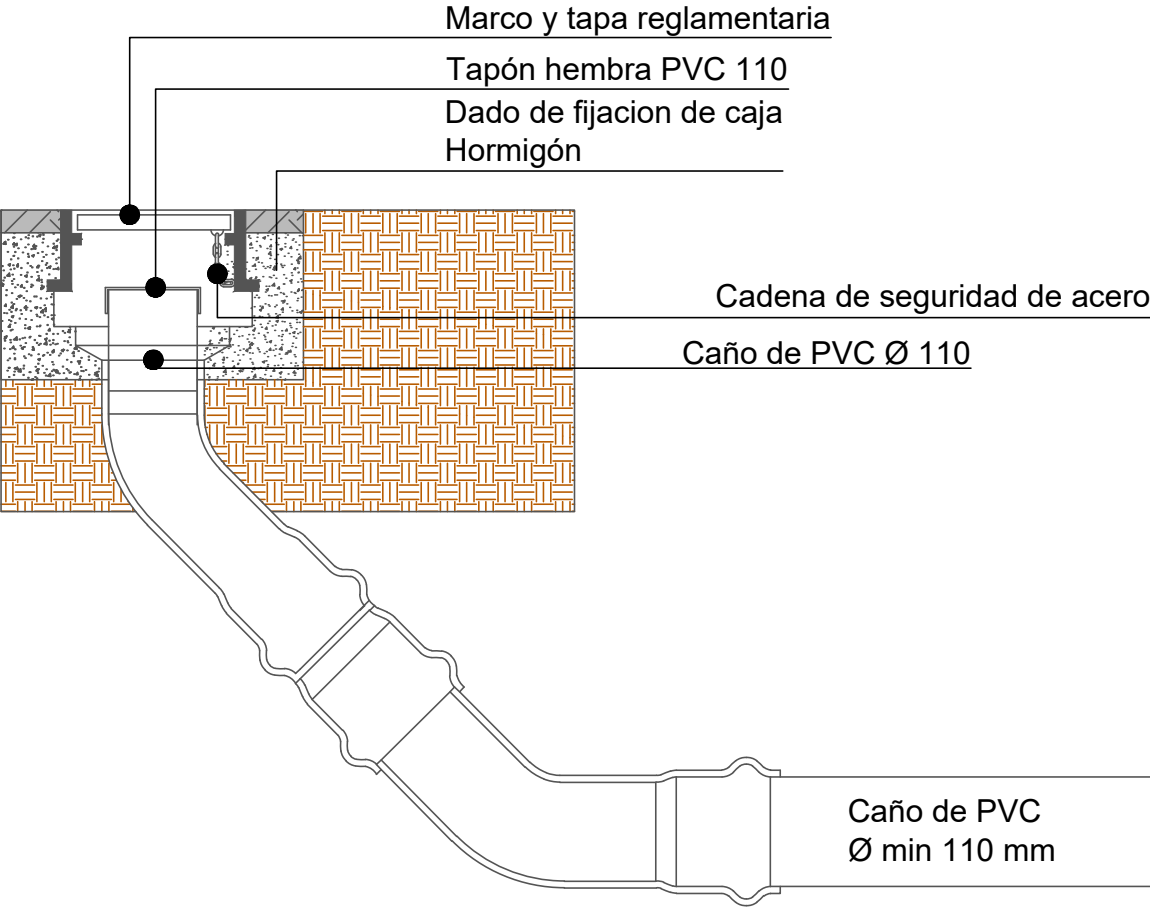

NOTAS:

REFERENCIAS:

2017

PLANO APTO PARA LICITACIÓN, NO APTO PARA CONSTRUCCIÓN

Jefatura de Gabinete de Ministros

Secretaría de Integración Social y Urbana - GCBA

NOMBRE OBRA: RENOVACIÓN DE INFRAESTRUCTURA PLANO: RI00GEN-CL0201		DESCRIPCIÓN: DETALLE CONEXIÓN CLOACAL	
DIRECCIÓN GENERAL DE OBRAS PROYECTOS Y DISEÑO URBANO ÁREA: BARRIO 31 CARLOS MUGICA		REVISIÓN: R01	
		ESCALA: 1:10 / 1:50	
		FECHA:	