



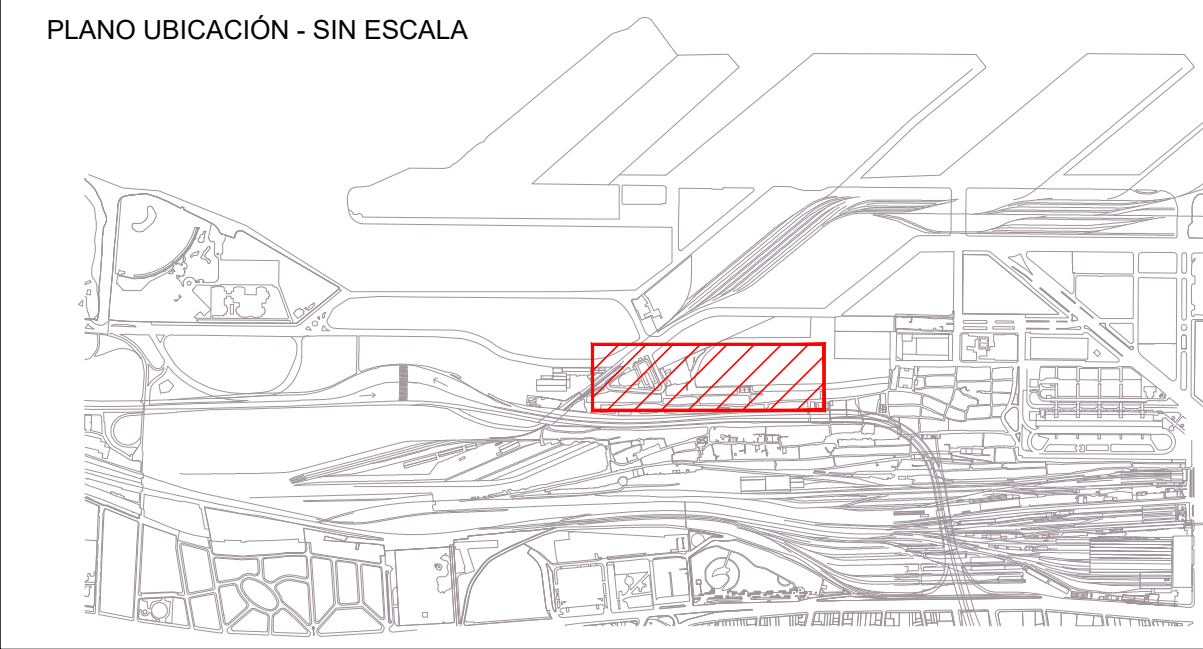

ANEXO 11

Documentación del Proyecto Pluviales

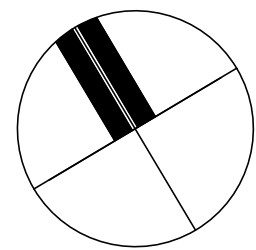

NOTAS:

1.Niveles referidos a ± 0.00 I.G.N.

2.Deberá ser verificado mediante cálculo correspondiente por la Empresa Contratista, los diámetros, pendientes y velocidades mínimas y máximas de la instalación en todo su recorrido, teniendo en cuenta las superficies de aporte correspondientes a tramos anteriores según se indica en plano de Master Plan.

3.La grilla de referencia conforma cuadrantes de 50 x 50 metros.

4.Todas las cañerías estarán formadas por tubos perfilados de PEAD aptos para cargas de tránsito. Unión mediante electrofusión.

5.Todos los niveles y cotas se encuentran indicados en metros.

 
REFERENCIAS:

 BOCA DE REGISTRO


 VINCULACIÓN A RÍO SUBTERRÁNEO

 CAÑERÍA PLUVIAL

 SENTIDO FLUJO

 NIVEL INTRADOS

  RÍOS SUBTERRÁNEOS

 COTAS PROGRESIVAS DE BOCAS DE REGISTRO


 SUMIDERO

PLANO APTO PARA LICITACIÓN, NO APTO PARA CONSTRUCCIÓN



Jefatura de Gabinete de Ministros
Secretaría de Integración Social y Urbana - GCBA

NOMBRE OBRA: RENOVACIÓN DE INFRAESTRUCTURA PLANO: RI07COM-PL0101	DESCRIPCIÓN: RED PLUVIAL - SECTOR 7
DIRECCIÓN GENERAL DE OBRAS PROYECTOS Y DISEÑO URBANO	REVISIÓN: R02
ÁREA: BARRIO 31 CARLOS MUGICA	ESCALA: 1:500
	FECHA:

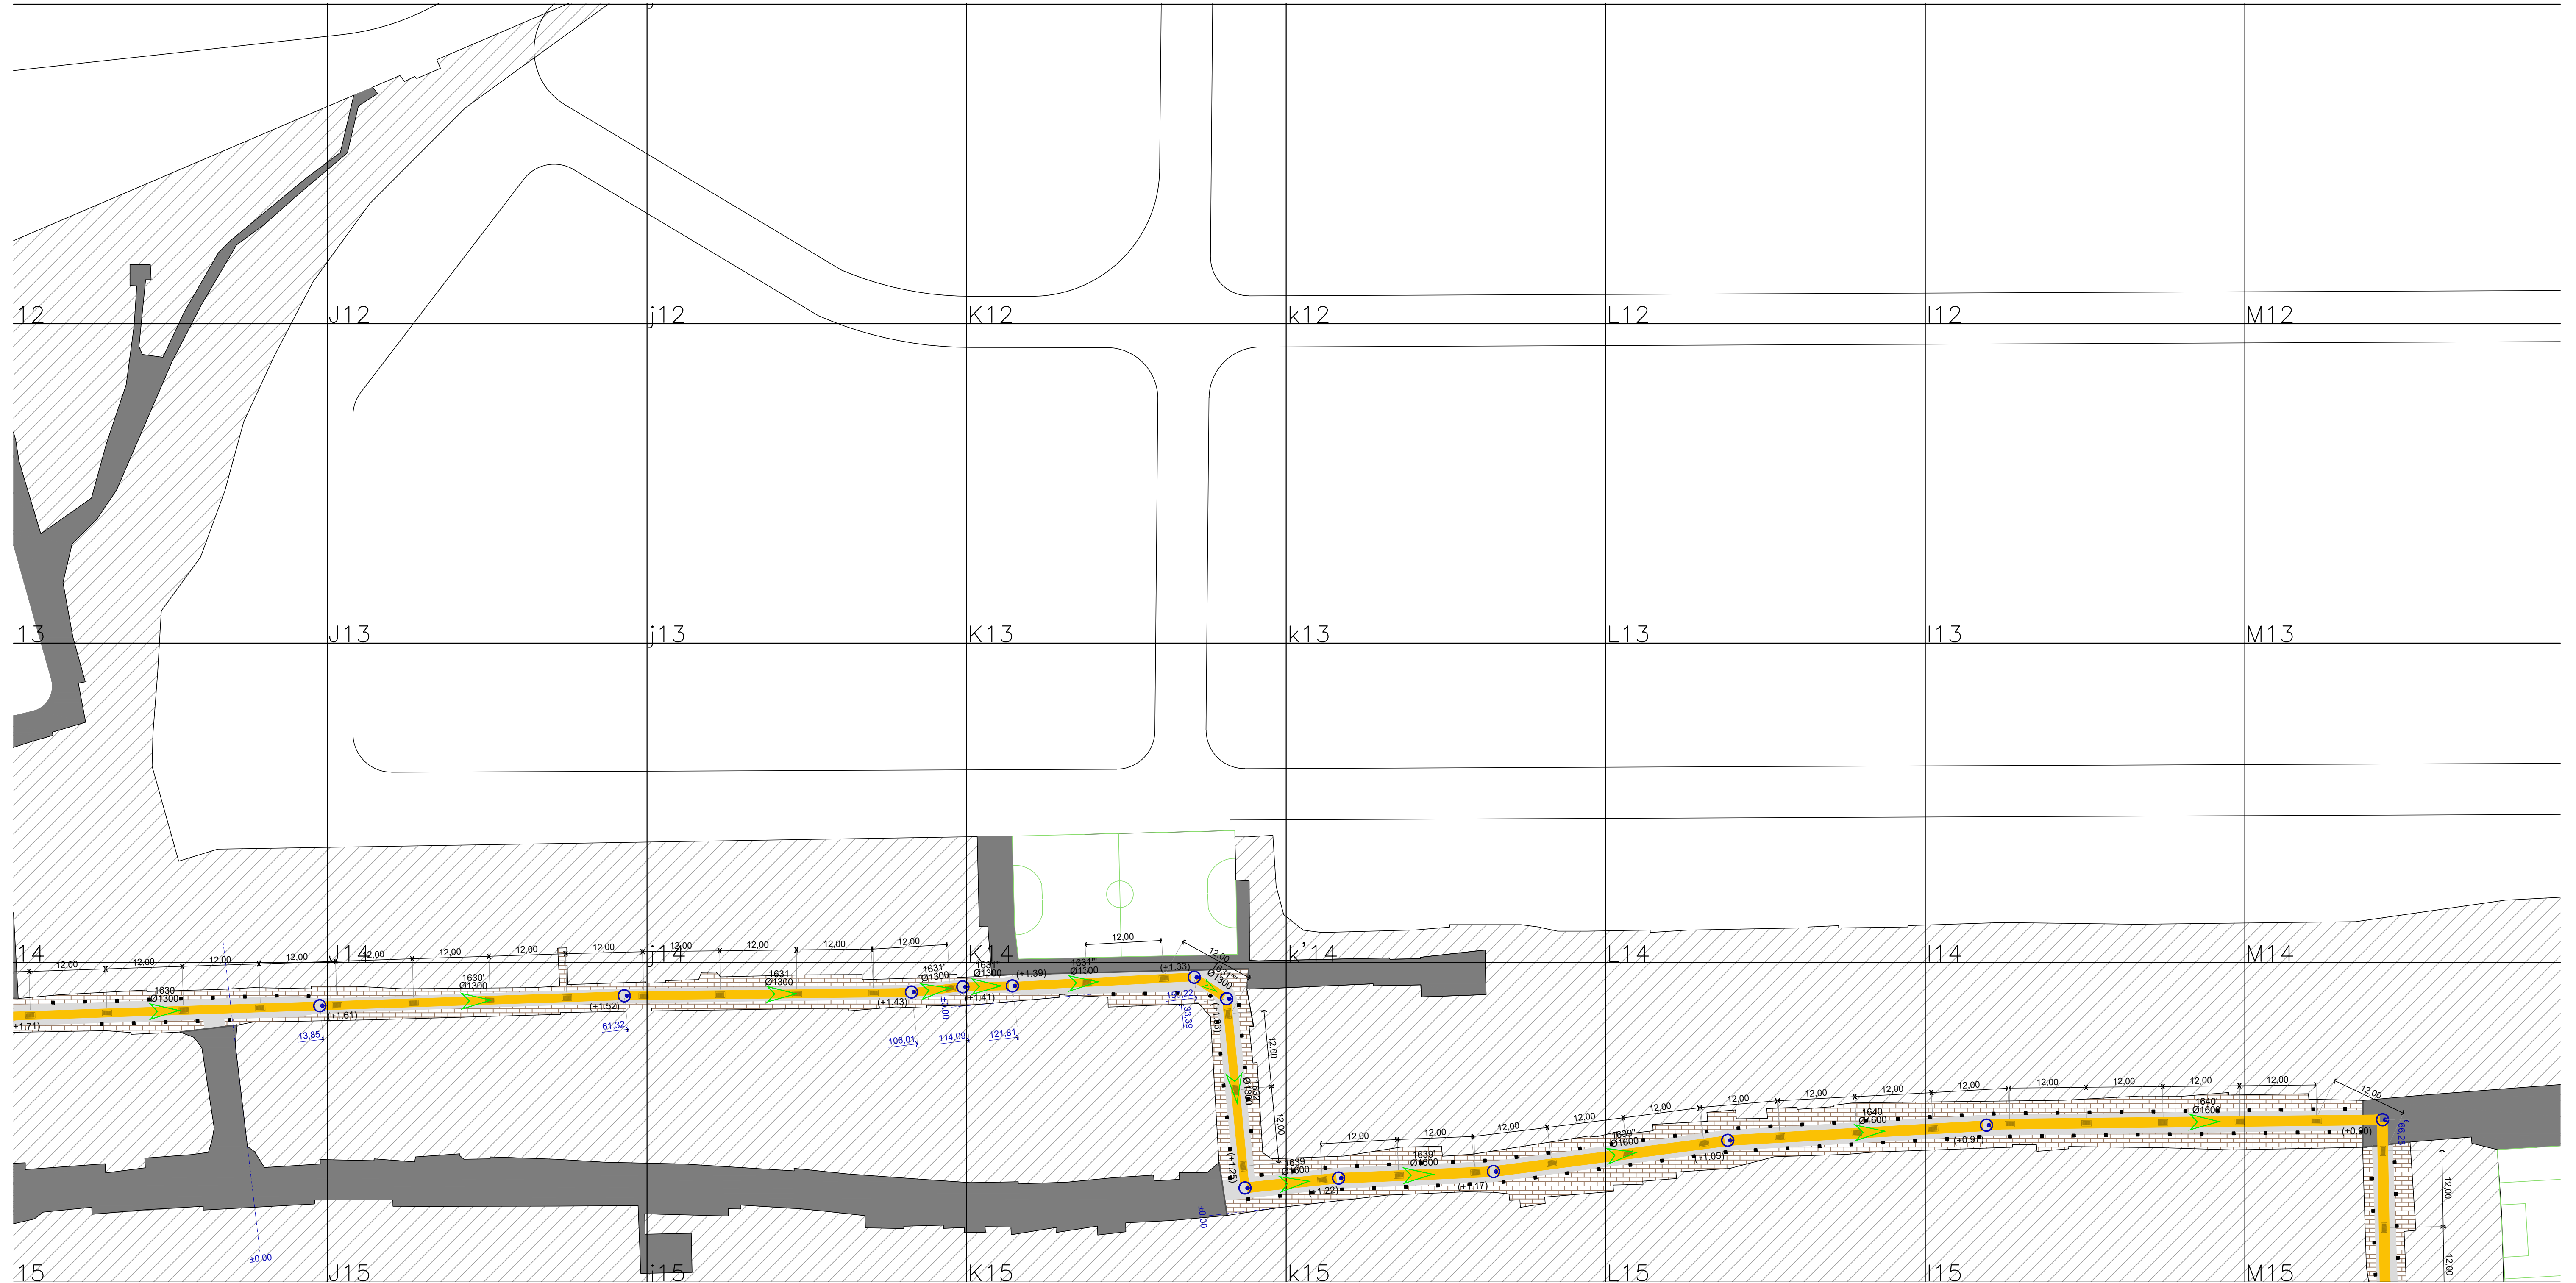


PLANO UBICACIÓN - SIN ESCALA

SUMIDERO

2017

ECHA:

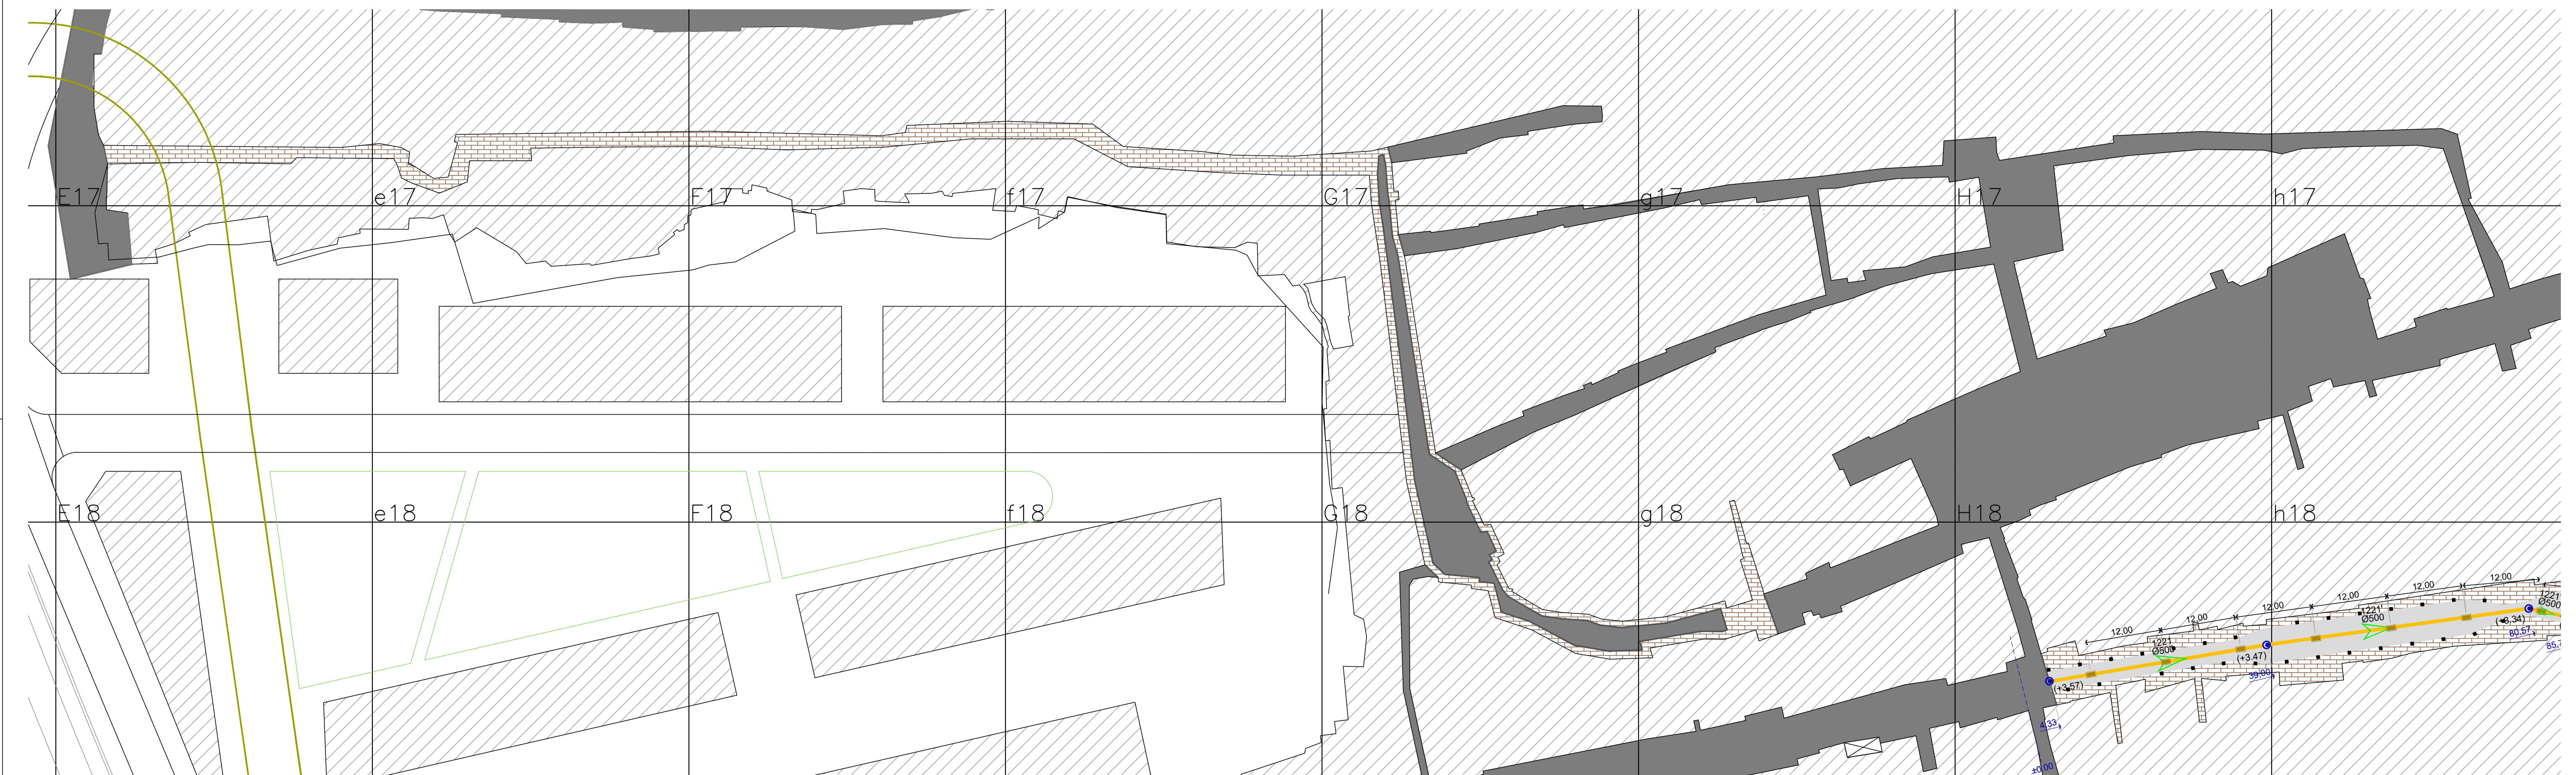

PLANO UBICACIÓN - SIN ESCALA


This architectural site plan, titled 'PLANO UBICACIÓN - SIN ESCALA', shows a complex urban layout. A red rectangle highlights the specific plot area of interest, which is situated within a larger urban context. The plan includes various building footprints, streets, and open spaces, providing a clear view of the building's location relative to its surroundings.

 CAÑERÍA PLUVIAL




SUMIDERO

ECHA:

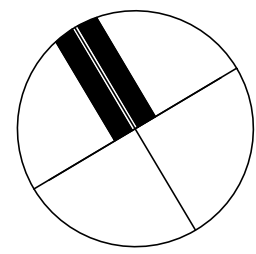

PLANO UBICACIÓN - SIN ESCALA

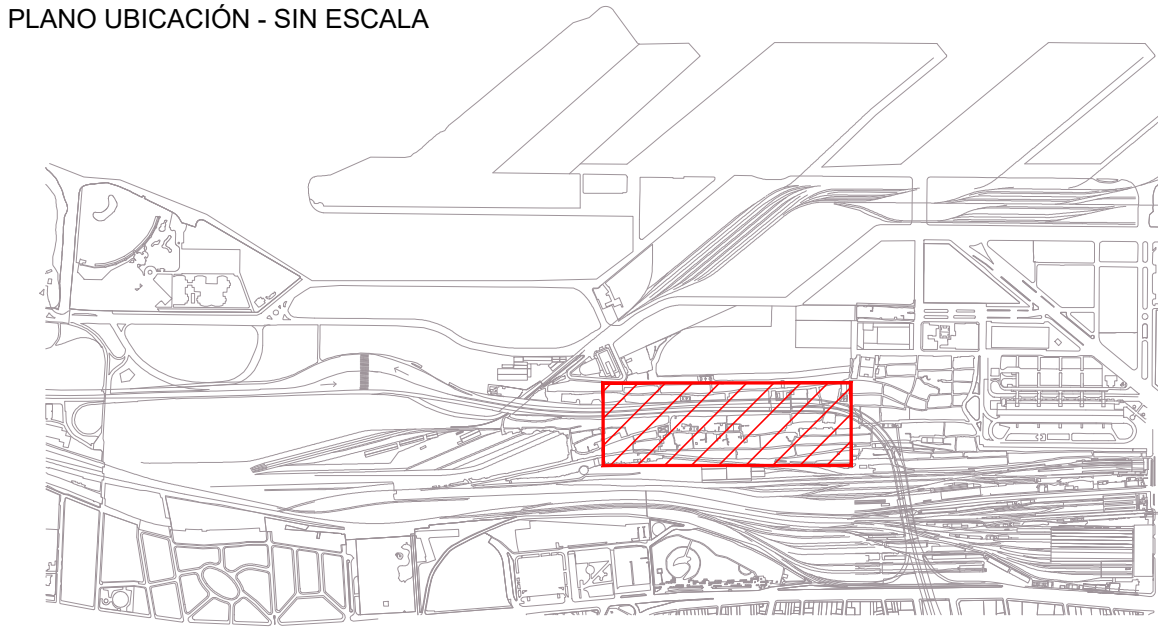

NOTAS:

- Niveles referidos a ± 0.00 I.G.N.
- Deberá ser verificado mediante cálculo correspondiente por la Empresa Contratista, los diámetros, pendientes y velocidades mínimas y máximas de la instalación en todo su recorrido, teniendo en cuenta las superficies de aporte correspondientes a tramos anteriores según se indica en plano de Master Plan.

REFERENCIAS:



BOCA DE REGISTRO



VINCULACIÓN A RÍO SUBTERRÁNEO

CAÑERÍA PLUVIAL



SENTIDO FLUJO

(± 0.00)

NIVEL INTRADOS



RIOS SUBTERRANEOS

0.00

COTAS PROGRESIVAS DE BOCAS DE REGISTRO



SUMIDERO

- La grilla de referencia conforma cuadrantes de 50 x 50 metros.
- Todas las cañerías estarán formadas por tubos perfilados de PEAD aptos para cargas de tránsito. Unión mediante electrofusión.
- Todos los niveles y cotas se encuentran indicados en metros.

PLANO APTO PARA LICITACIÓN, NO APTO PARA CONSTRUCCIÓN

2017

Jefatura de Gabinete de Ministros
Secretaría de Integración Social y Urbana - GCBA

NOMBRE OBRA: RENOVACIÓN DE INFRAESTRUCTURA
PLANO: SC09FER-PL0101

DESCRIPCIÓN: RED PLUVIAL -
SECTOR 9



DIRECCIÓN GENERAL DE OBRAS PROYECTOS Y DISEÑO URBANO

REVISIÓN: R02

ÁREA: BARRIO 31 CARLOS MUGICA



ESCALA: 1:500

FECHA:

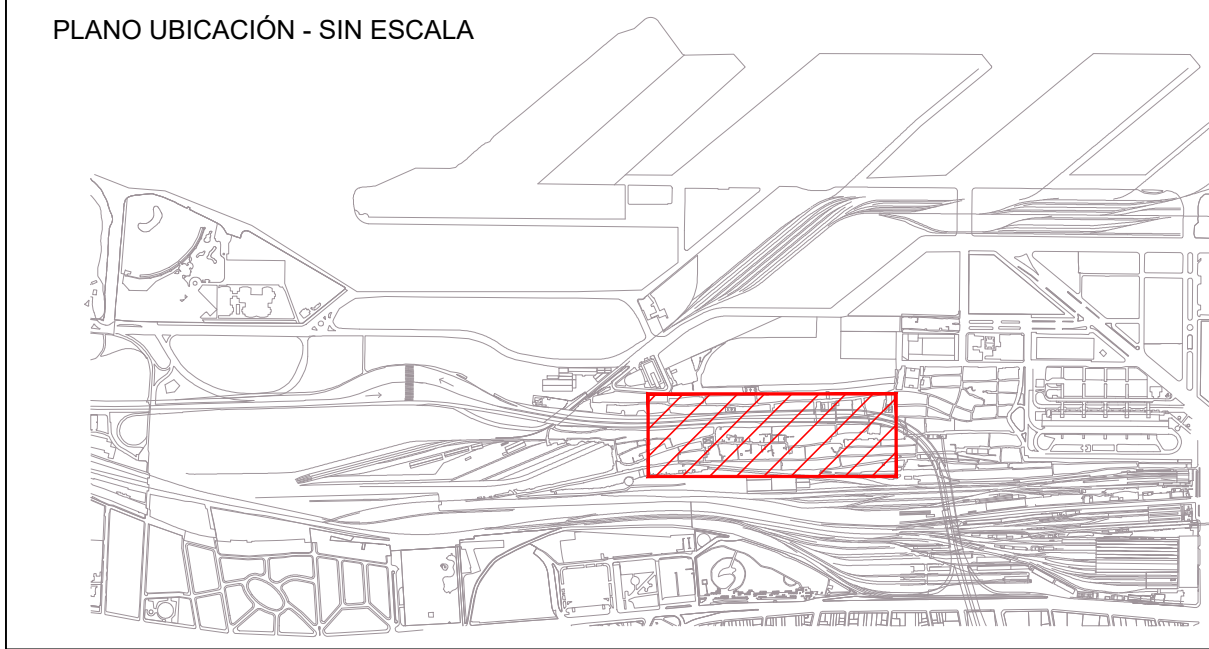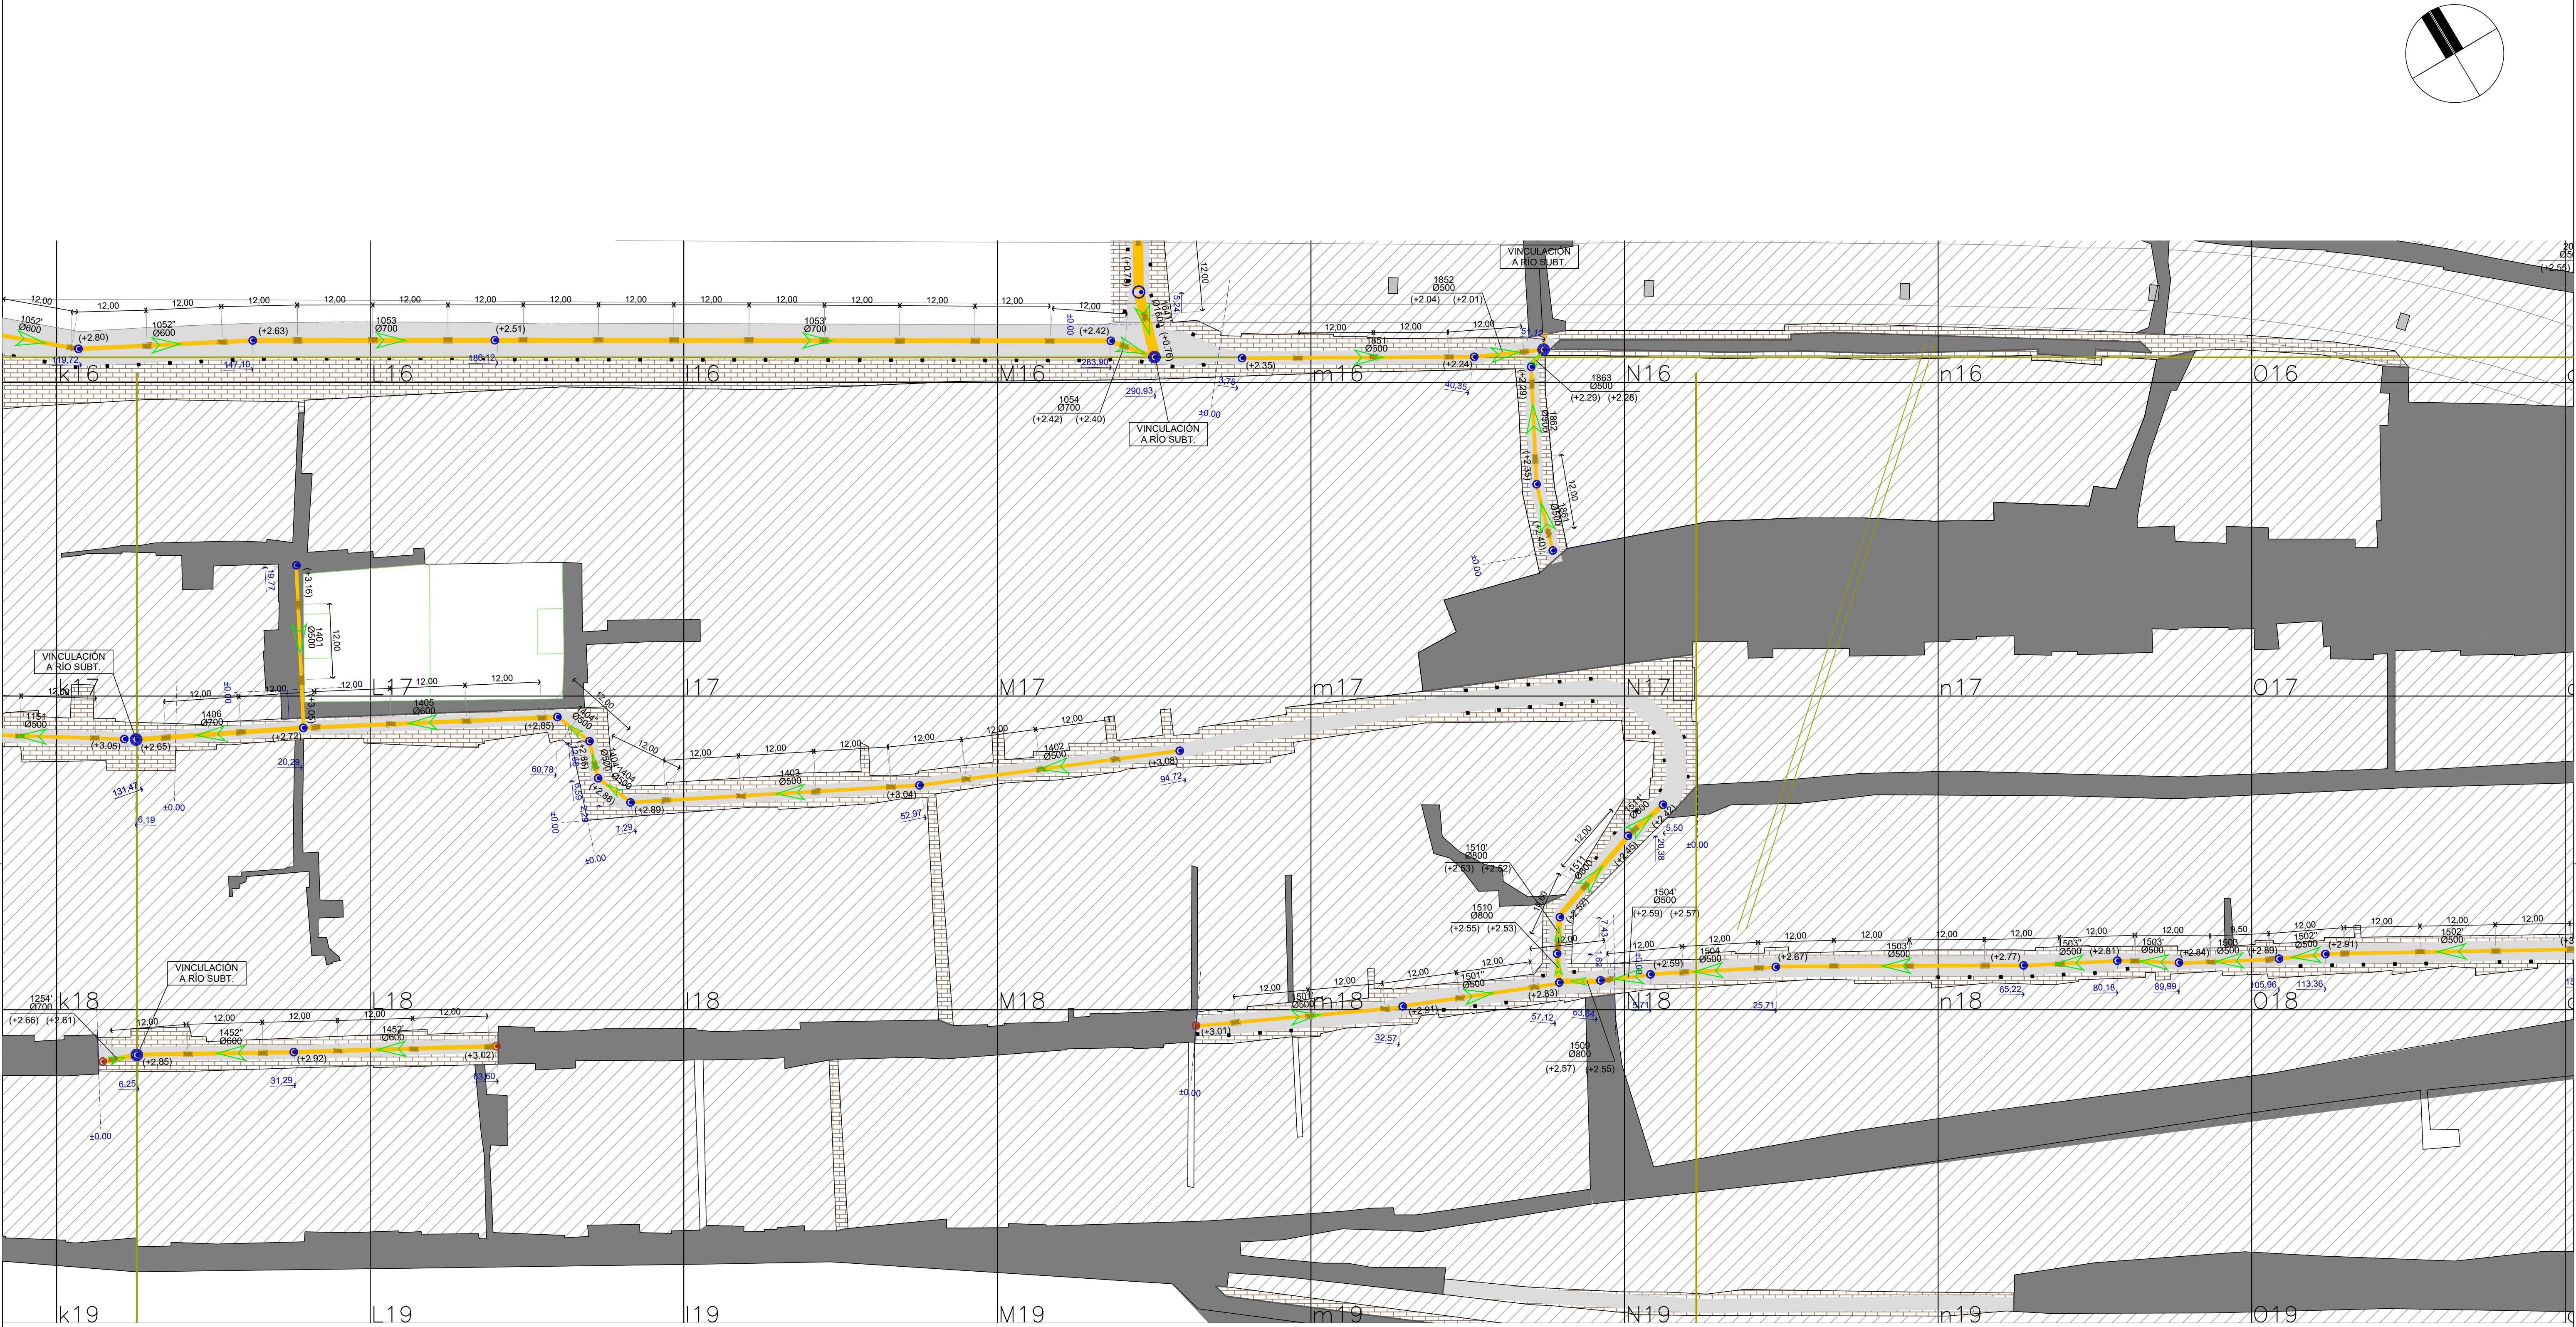


- PLANOS UBICACIÓN - SIN ESCALA
- NOTAS:
- Niveles referidos a ± 0.00 I.G.N.
 - Deberá ser verificado mediante cálculo correspondiente por la Empresa Contratista, los diámetros, pendientes y velocidades mínimas y máximas de la instalación en todo su recorrido, teniendo en cuenta las superficies de aporte correspondientes a tramos anteriores según se indica en plano de Master Plan.
 - La grilla de referencia conforma cuadrantes de 50 x 50 metros.
 - Todas las cañerías estarán formadas por tubos perfilados de PEAD aptos para cargas de tránsito. Unión mediante electrofusión.
 - Todos los niveles y cotas se encuentran indicados en metros.
- REFERENCIAS:
- BOCA DE REGISTRO
 - VINCULACIÓN A RÍO SUBTERRÁNEO
 - CAÑERÍA PLUVIAL
 - SENTIDO FLUJO
 - NIVEL INTRADOS (± 0.00)
 - RÍOS SUBTERRÁNEOS
 - COTAS PROGRESIVAS DE BOCAS DE REGISTRO
 - SUMIDERO

PLANO APTO PARA LICITACIÓN, NO APTO PARA CONSTRUCCIÓN	
2017	
Jefatura de Gabinete de Ministros Secretaría de Integración Social y Urbana - GCBA	
NOMBRE OBRA: RENOVACIÓN DE INFRAESTRUCTURA PLANO: RI09FER-PL0102	DESCRIPCIÓN: RED PLUVIAL - SECTOR 9
DIRECCIÓN GENERAL DE OBRAS PROYECTOS Y DISEÑO URBANO	REVISIÓN: R02
ÁREA: BARRIO 31 CARLOS MUGICA	ESCALA: 1:500
	FECHA:

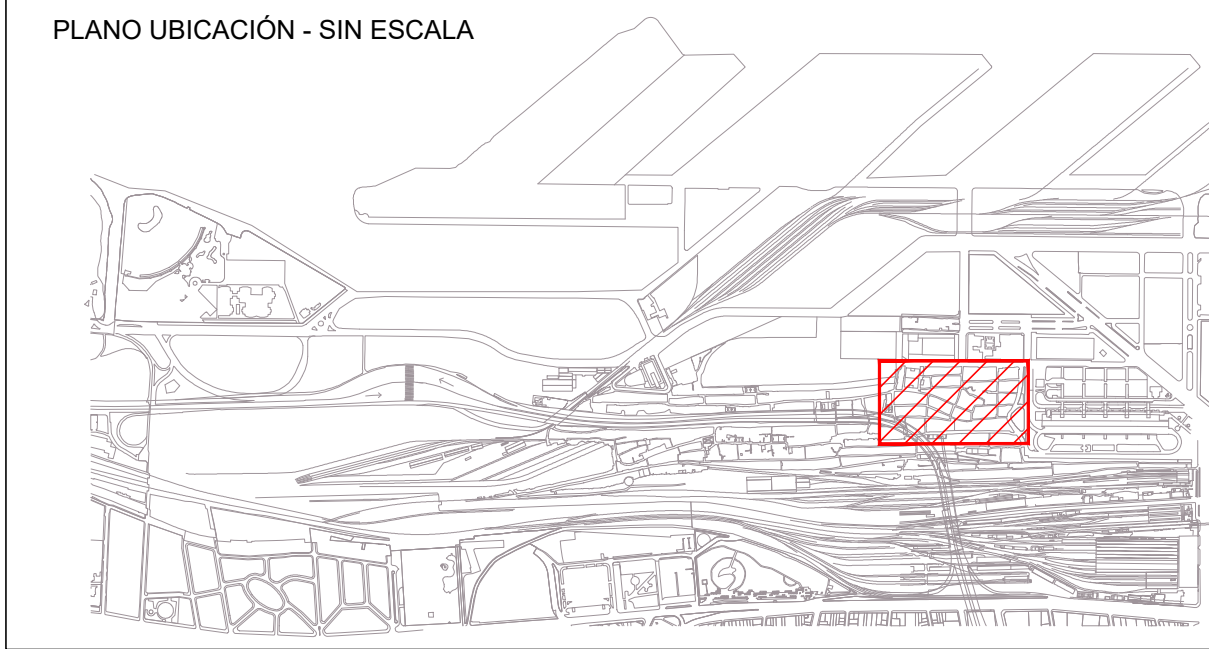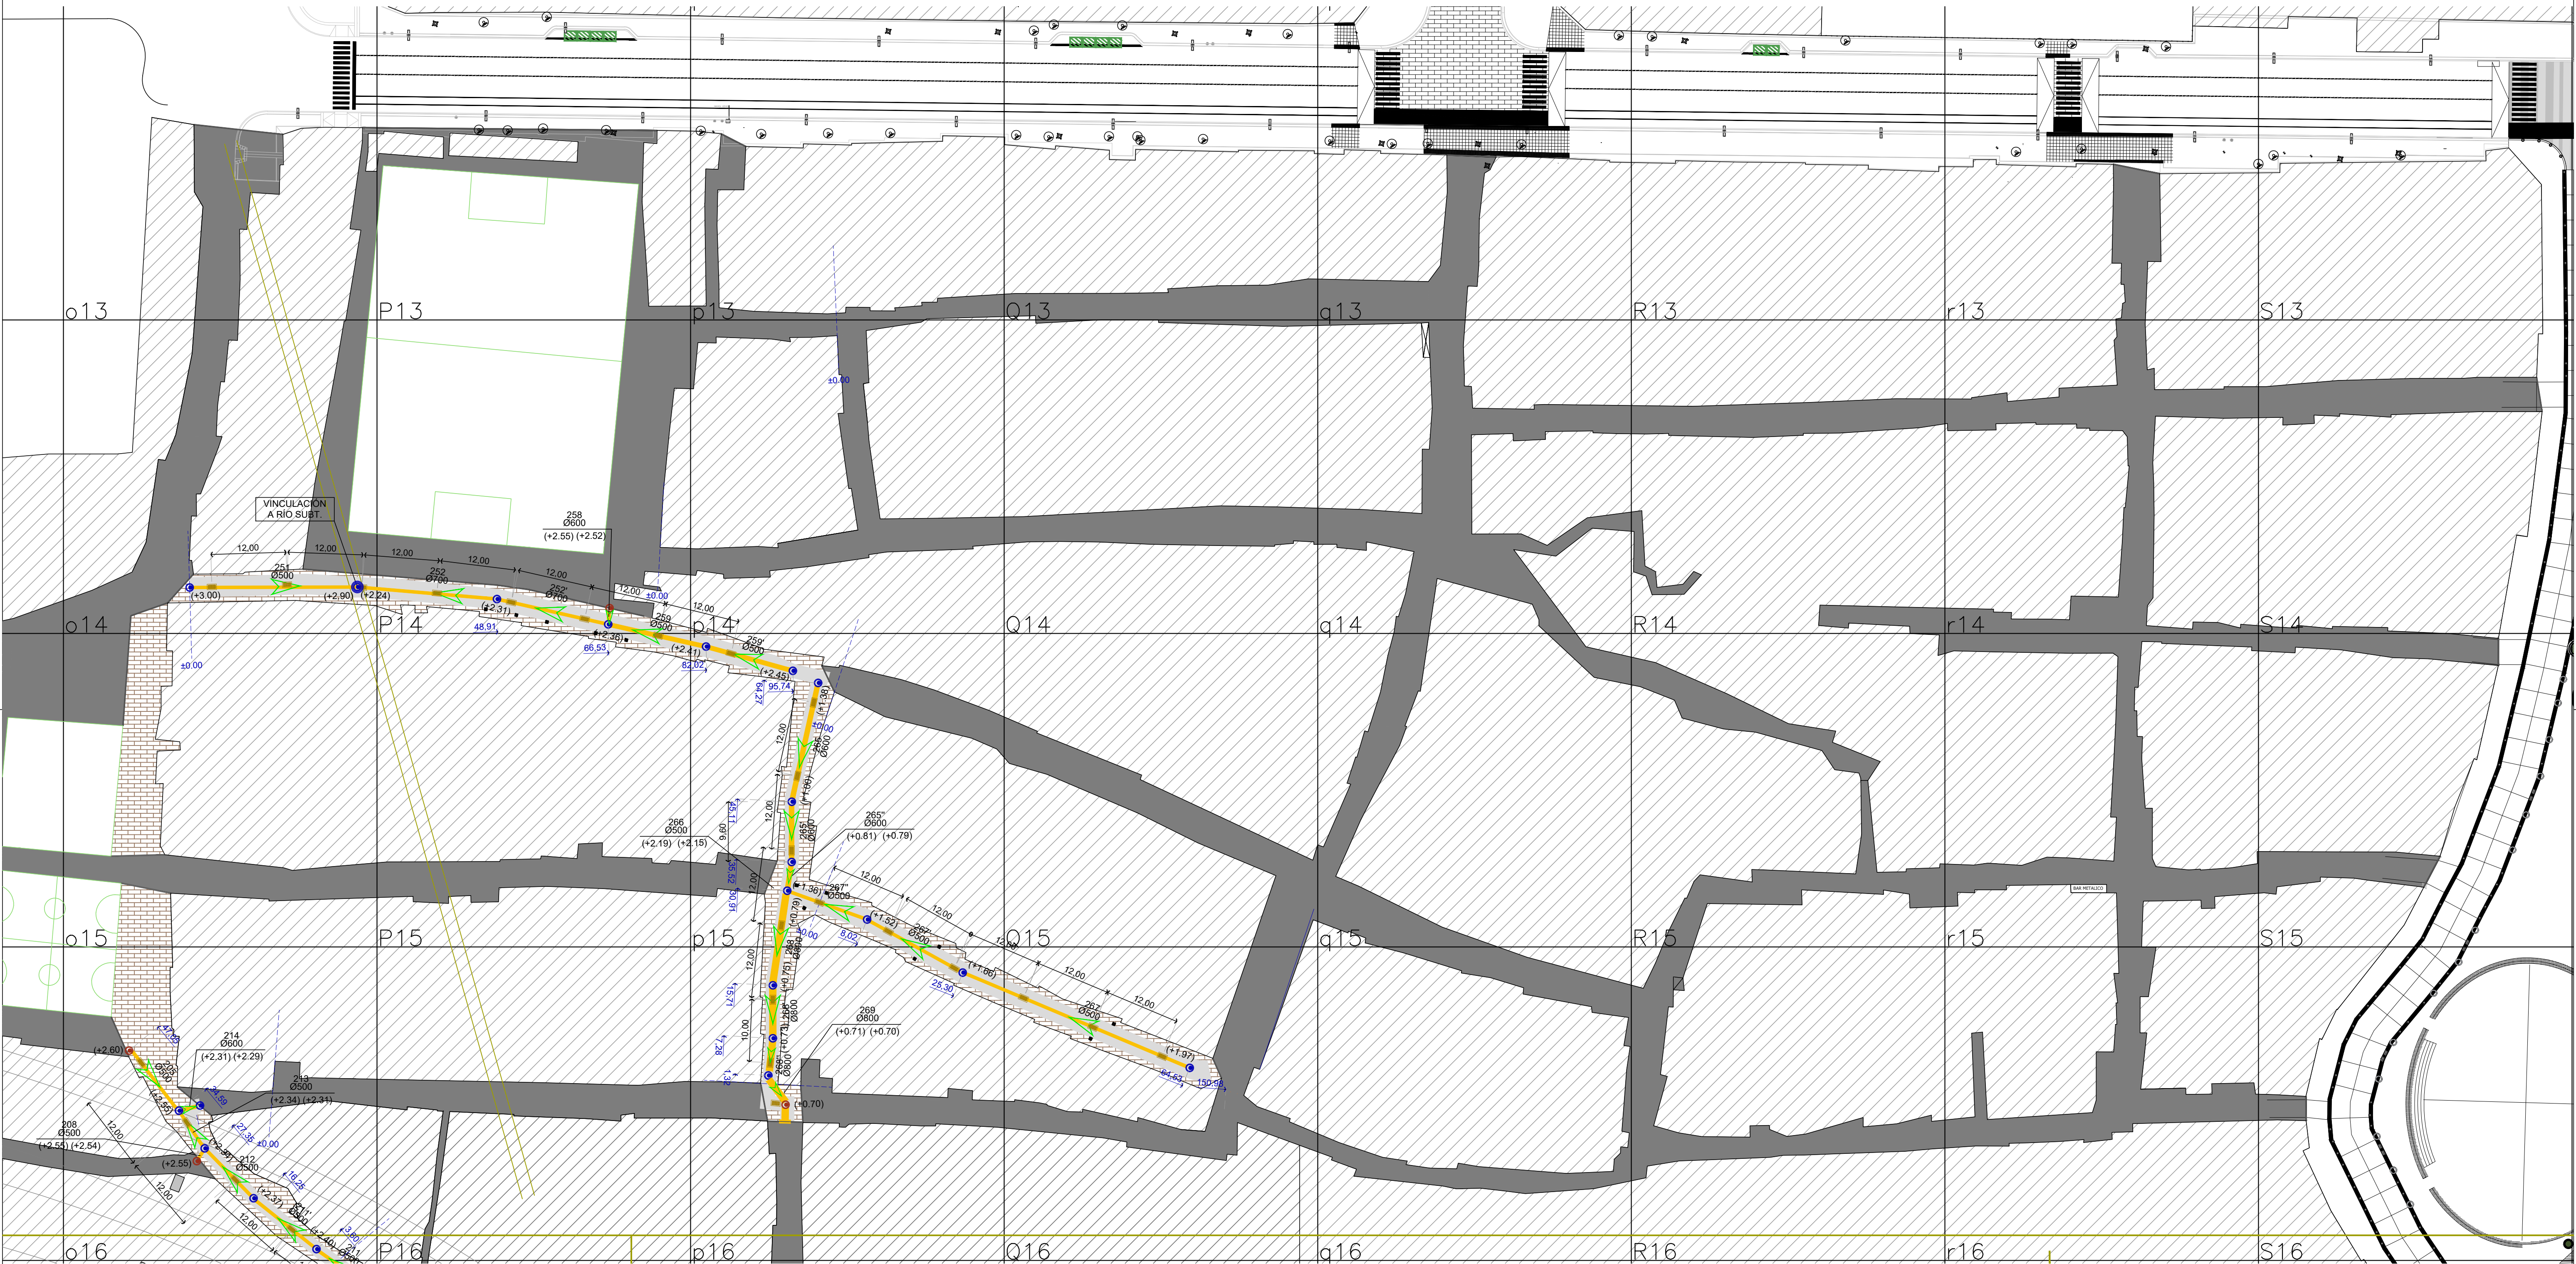

- PLANOS UBICACIÓN - SIN ESCALA
- NOTAS:
- Niveles referidos a ± 0.00 I.G.N.
 - Deberá ser verificado mediante cálculo correspondiente por la Empresa Contratista, los diámetros, pendientes y velocidades mínimas y máximas de la instalación en todo su recorrido, teniendo en cuenta las superficies de aporte correspondientes a tramos anteriores según se indica en plano de Master Plan.
 - La grilla de referencia conforma cuadrantes de 50 x 50 metros.
 - Todas las cañerías estarán formadas por tubos perfilados de PEAD aptos para cargas de tránsito. Unión mediante electrofusión.
 - Todos los niveles y cotas se encuentran indicados en metros.
- REFERENCIAS:
- BOCA DE REGISTRO
 - VINCULACIÓN A RÍO SUBTERRÁNEO
 - CAÑERÍA PLUVIAL
 - SENTIDO FLUJO
 - NIVEL INTRADOS (± 0.00)
 - RÍOS SUBTERRÁNEOS
 - COTAS PROGRESIVAS DE BOCAS DE REGISTRO
 - SUMIDERO



PLANO APTO PARA LICITACIÓN, NO APTO PARA CONSTRUCCIÓN	
2017	
Jefatura de Gabinete de Ministros Secretaría de Integración Social y Urbana - GCBA	
NOMBRE OBRA: RENOVACIÓN DE INFRAESTRUCTURA PLANO: RI11GUE-PL0101	DESCRIPCIÓN: RED PLUVIAL - SECTOR 11
DIRECCIÓN GENERAL DE OBRAS PROYECTOS Y DISEÑO URBANO	REVISIÓN: R02
ÁREA: BARRIO 31 CARLOS MUGICA	ESCALA: 1:500
	FECHA:

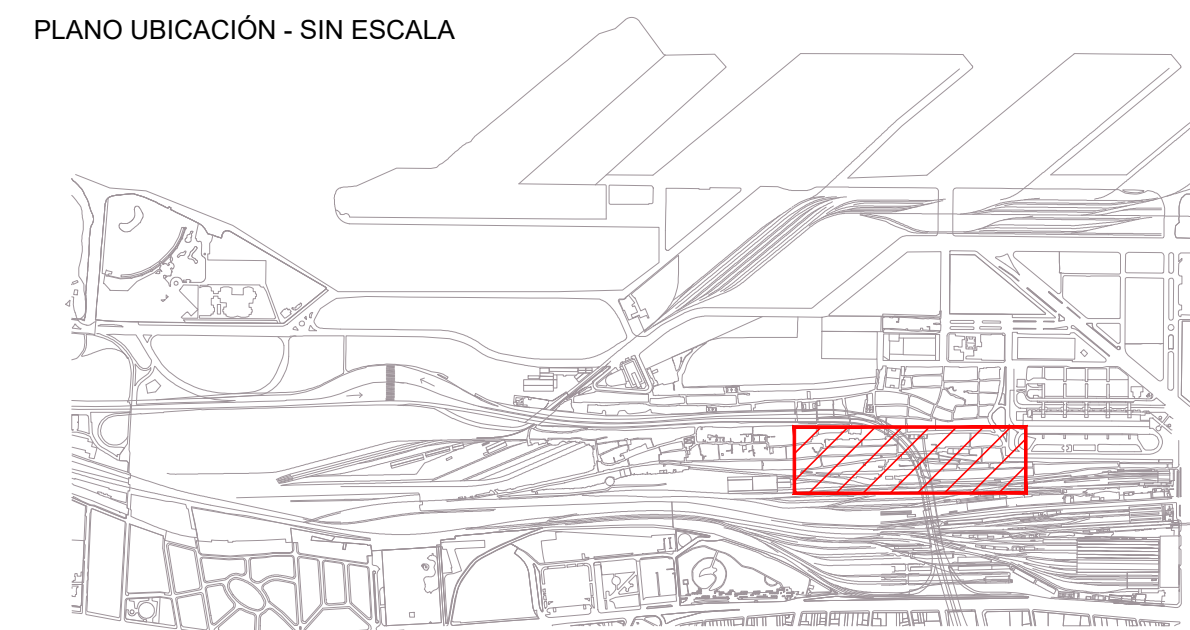


SLIMIDERO

PLANO APTO PARA LICITACIÓN, NO APTO PARA CONSTRUCCIÓN

ESCALA. 1.3

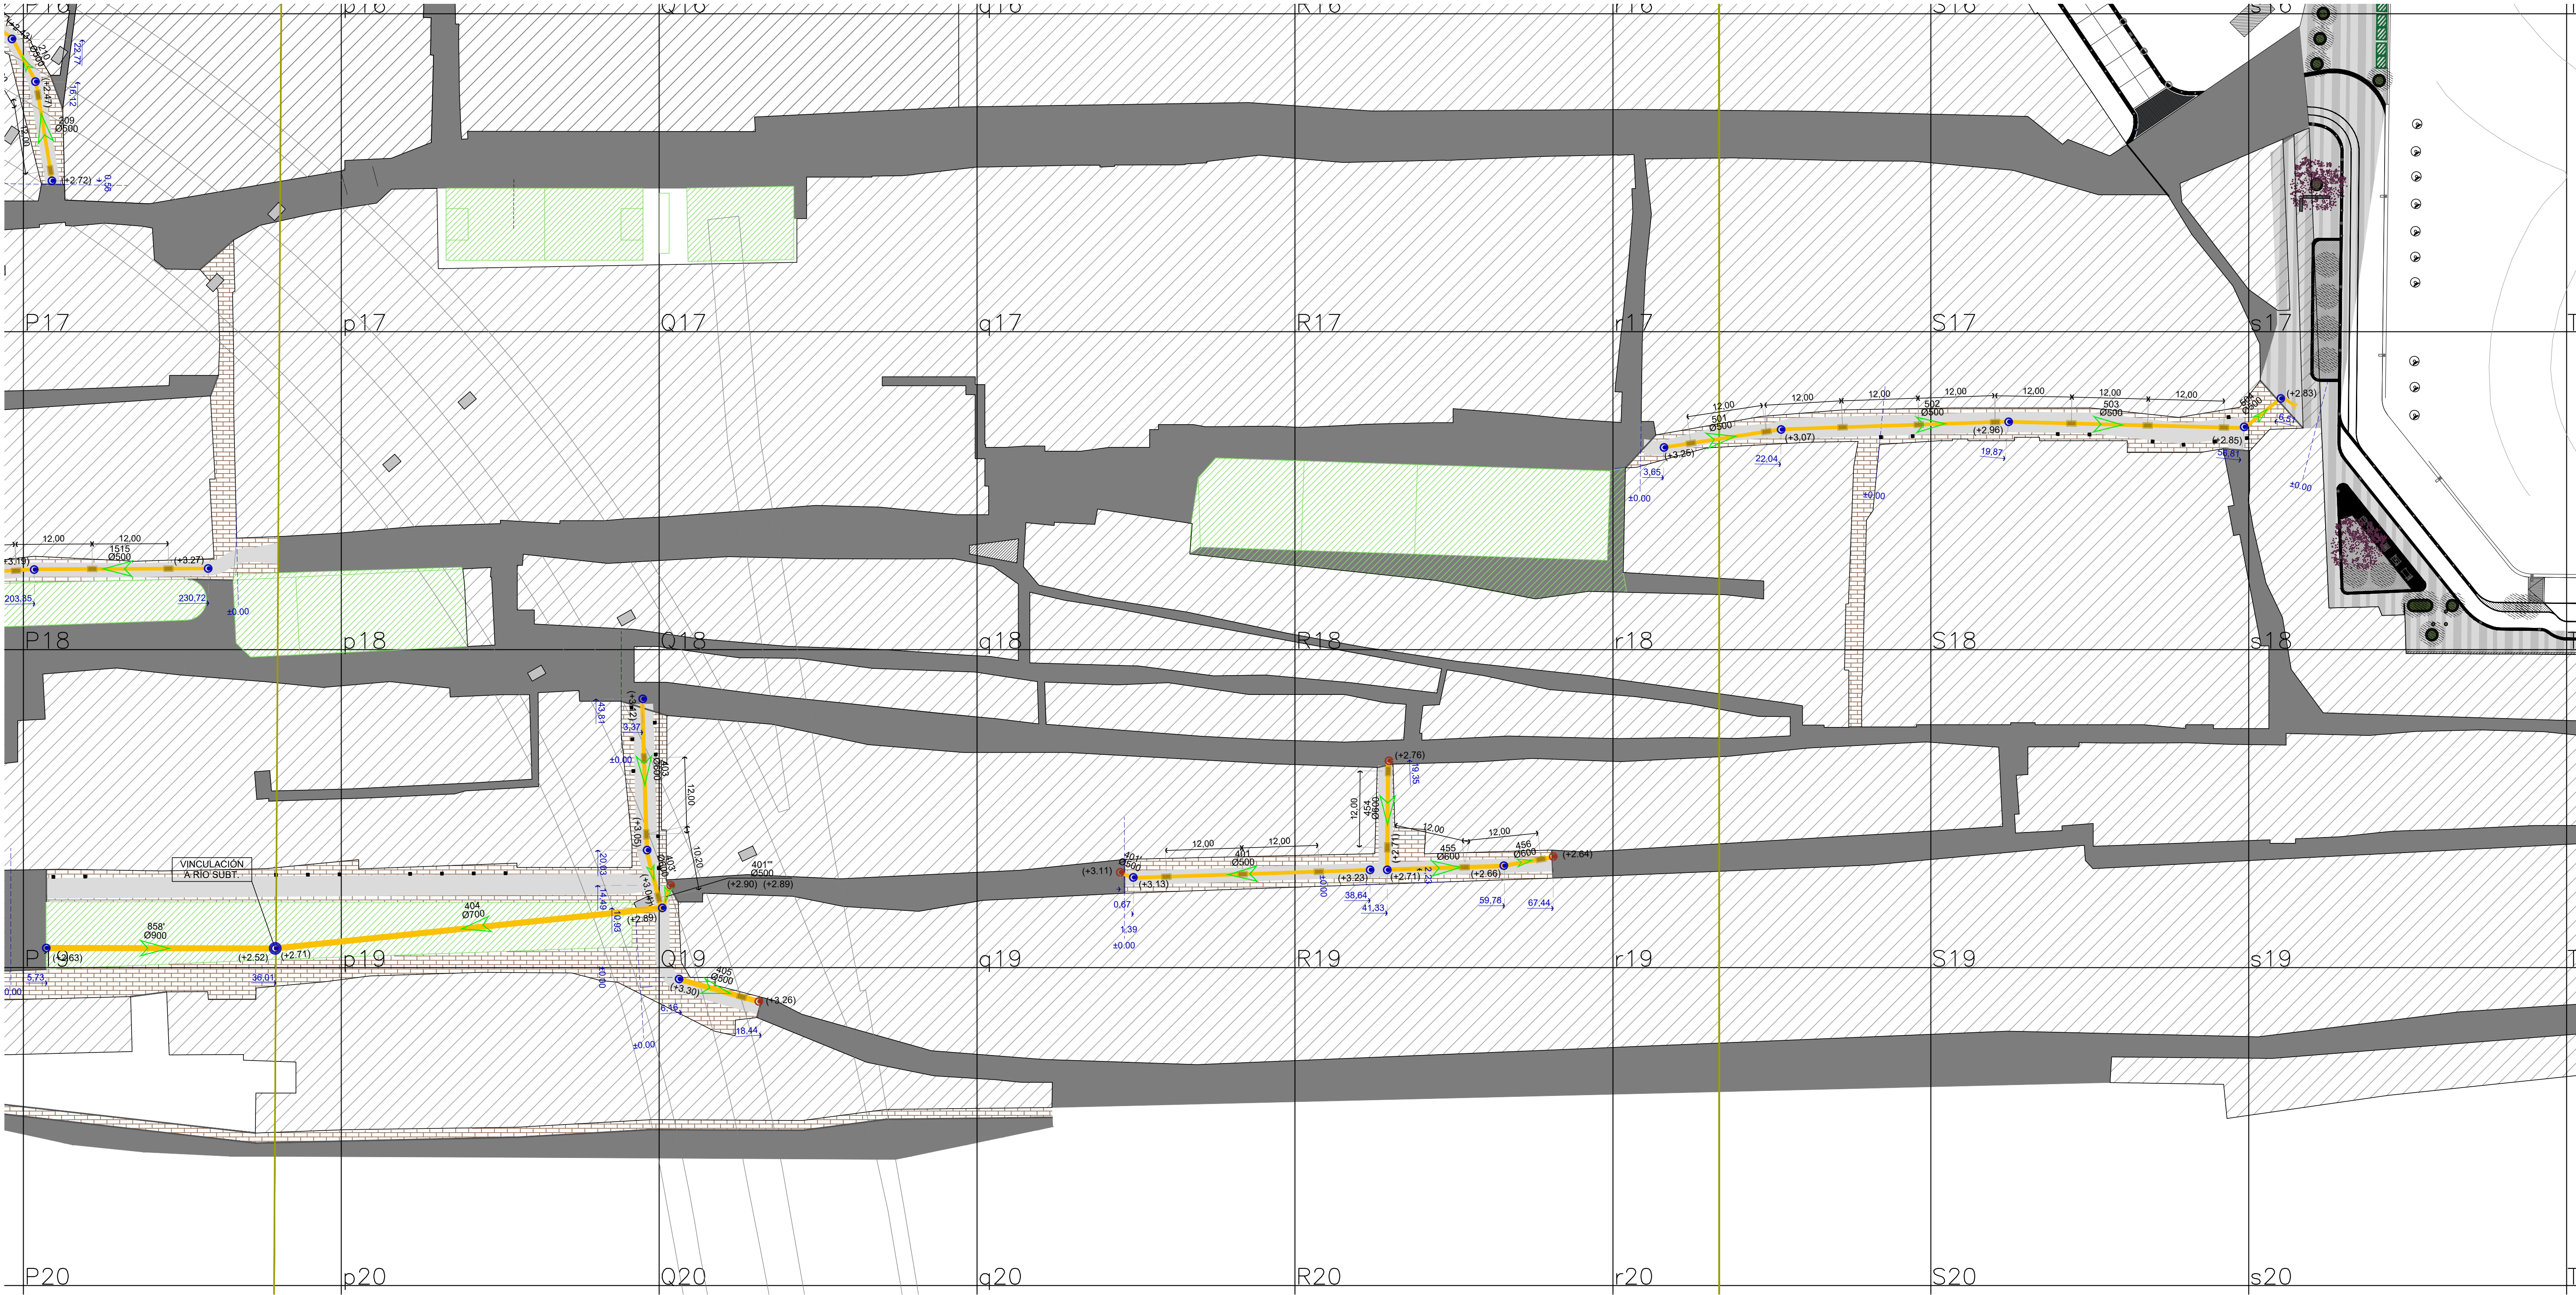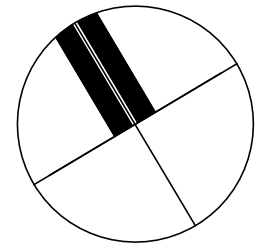

PLANO UBICACIÓN - SIN ESCALA

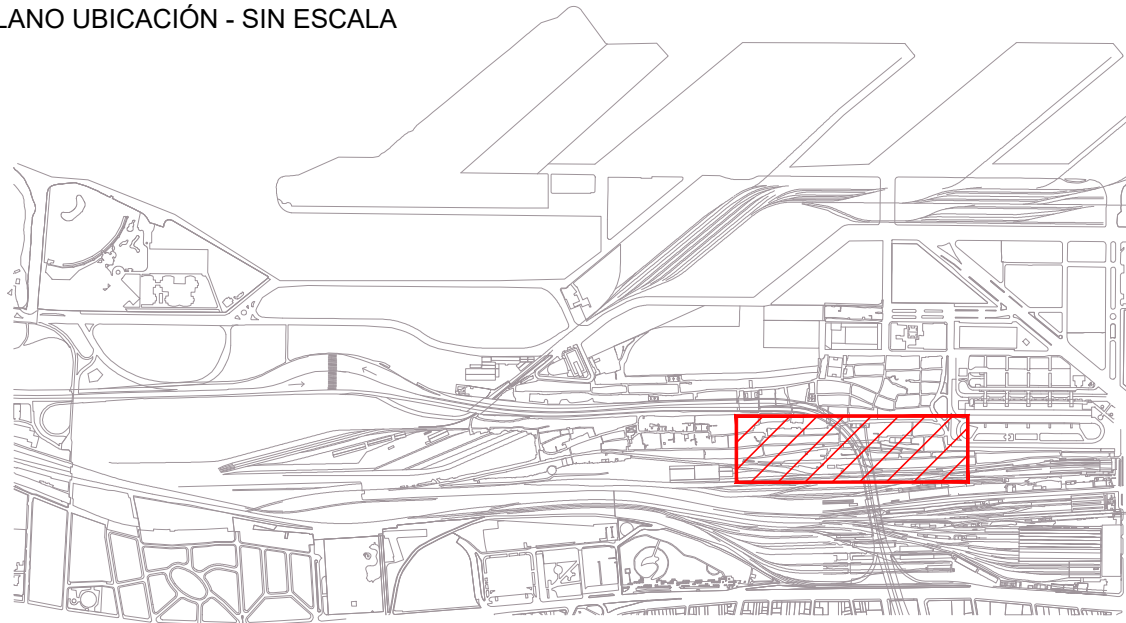

NOTAS:

- 1.Niveles referidos a ± 0.00 I.G.N.
- 2.Deberá ser verificado mediante cálculo correspondiente por la Empresa Contratista, los diámetros, pendientes y velocidades mínimas y máximas de la instalación en todo su recorrido, teniendo en cuenta las superficies de aporte correspondientes a tramos anteriores según se indica en plano de Master Plan.

REFERENCIAS:



BOCA DE REGISTRO



VINCULACIÓN A RÍO SUBTERRÁNEO

CAÑERÍA PLUVIAL



SENTIDO FLUJO

(± 0.00)

NIVEL INTRADOS



RIOS SUBTERRANEOS

0.00

COTAS PROGRESIVAS DE BOCAS DE REGISTRO



SUMIDERO

- 3.La grilla de referencia conforma cuadrantes de 50 x 50 metros.
- 4.Todas las cañerías estarán formadas por tubos perfilados de PEAD aptos para cargas de tránsito. Unión mediante electrofusión.
- 5.Todos los niveles y cotas se encuentran indicados en metros.

PLANO APTO PARA LICITACIÓN, NO APTO PARA CONSTRUCCIÓN

2017

Jefatura de Gabinete de Ministros
Secretaría de Integración Social y Urbana - GCBA

NOMBRE OBRA: RENOVACIÓN DE INFRAESTRUCTURA
PLANO: R12FPE-PL0102

DESCRIPCIÓN: RED PLUVIAL -
SECTOR 12

DIRECCIÓN GENERAL DE OBRAS PROYECTOS Y DISEÑO URBANO

REVISIÓN: R02

ÁREA: BARRIO 31 CARLOS MUGICA

ESCALA: 1:500

FECHA: